



都市計画公園
幸呂内田公園

区画道路8-2

区画道路8-2
(42条第1項2号道路)

区画道路6-20
(42条第1項2号道路)


1Φ3W EM-CE14' -3CE5.5' (FEP30) 1L-2
警報 EM-AE1.2-2C (FEP30)
CATV (FEP30)
TEL (FEP30)
3L' (FEP30)

1Φ3W EM-CE14' -3CE5.5' (FEP30) 1L-2
3Φ3W EM-CE5.5' -4C (FEP30) 加圧P
CATV (FEP30)
TEL (FEP30)
3L' (FEP30)
3Φ3W EM-CE14' -3CE5.5' (FEP30) 太陽光
1Φ3W EM-CET100' E38' (FEP80) 1L-1
1Φ3W EM-CET100' E38' (FEP80) 2L-1
1Φ3W EM-CE14' -3CE5.5' (FEP30) 1L-2
3Φ3W EM-CE5.5' -4C (FEP30) 加圧P
3Φ3W EM-CE14' -3CE5.5' (FEP30) EV
TEL (FEP30)
CATV (FEP30)
EV (FEP30)
3L' (FEP30) × 2

構内第1柱 (CP-12-19-350)
(WHM, SOG柱)

高圧、TEL、CATV引込口

6kv EM-CET38' (FEP80)
GR EM-CE5.5' -2C (FEP30)
TEL (FEP30)
CATV (FEP30)
EV (FEP30)
3L' (FEP30) × 2
3L' (FEP30)

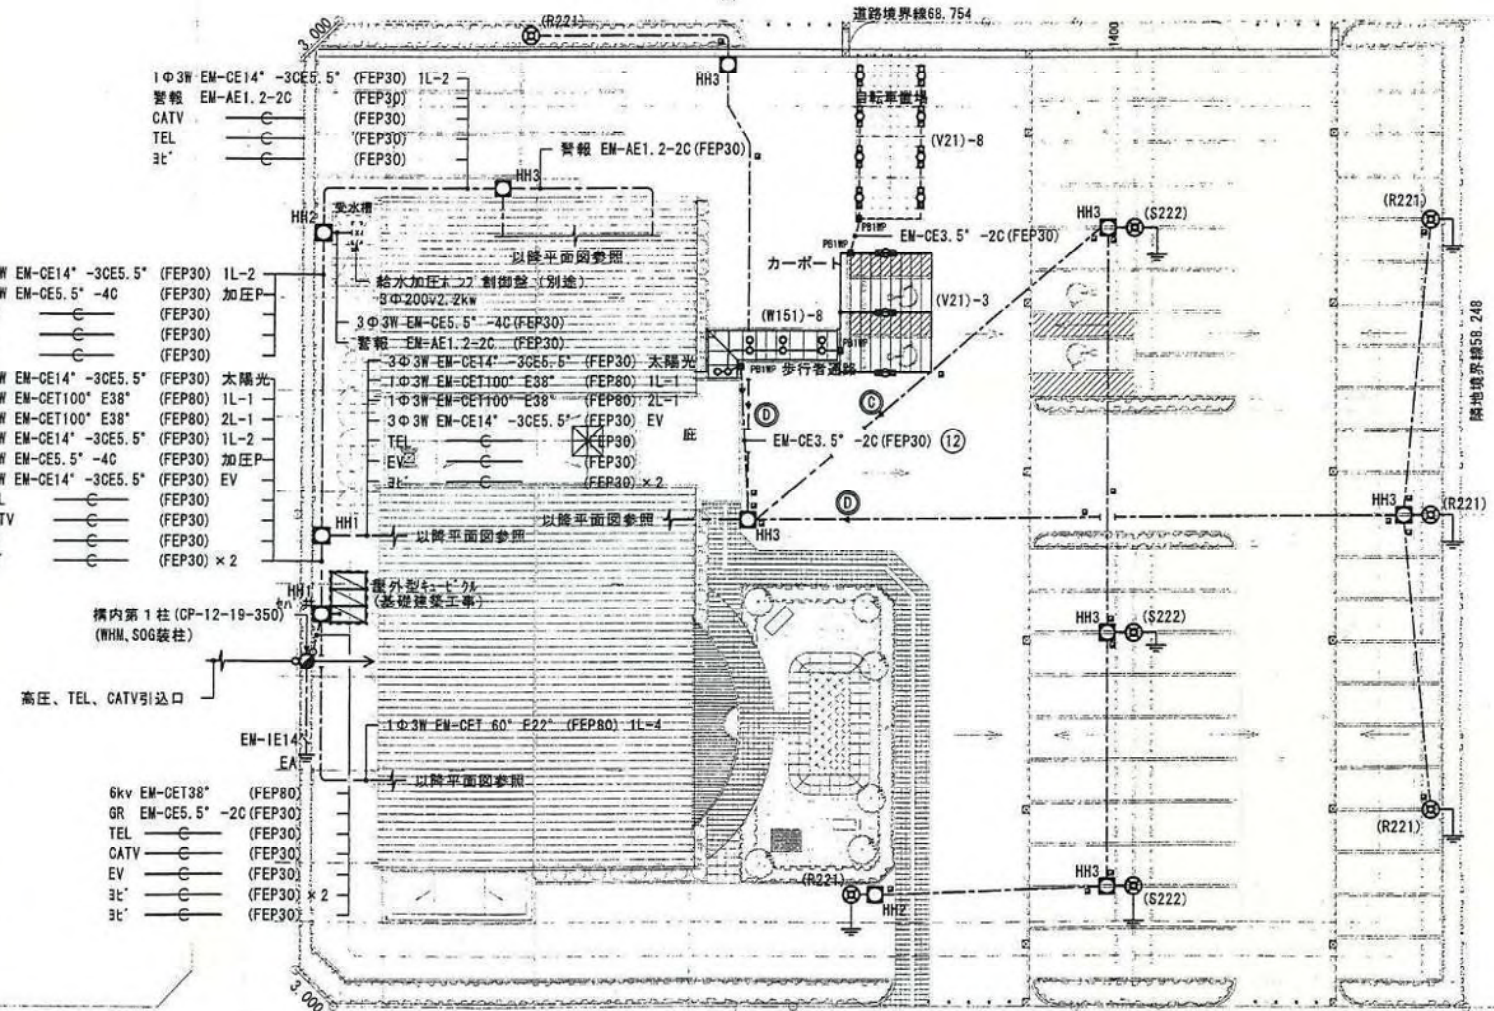

注 記

1) 特記なき配線配管は下記による。

- EM-CE5.5' -2C (FEP30)
- EM-CE3.5' -2C (FEP30) 露出
- EM-CE3.5' -2C (G22) 露出

2) ハンドホールは下記による。

- HH1 900×900×900 R2K-60
- HH2 600×600×900 R2K-60
- HH3 600×600×900 R8K-60

3) 図中 □ は埋設表示杭 (鉄製) を示す。

4) プルボックスは下記による。

- 200×200×100
- 但しWPIはステンレス製、防水型を示す。

課長	課長補佐	課系補佐	主査	担当

西部地域福祉センター (仮称) ・窓口センター建設に伴う電気工事	
平成20年 4月	図面名称
2/33	配 電 図
縮尺 1/300	代表者
R	図 製 図
豊橋市建設部建築課	
監理建築士 1級建築士登録第46846号 二村 達	


照明器具巻図																		
A321	FHF32w x 1	FSS9-321-PHH	B322	FHF32w x 2	FSS9-322-PHH	C322	FHF32w x 2	FRS26-322-PHH	D322	FHF32w x 2	FRS1EF1-322-PHH	E321	FHF32w x 1	FRS27-321-PHH	F323	FHP32w x 3	FR112-P323-PHH	
A161	FHF16w x 1					G322T	FHF32w x 2	FRS26-322-P301										
G321	FHT32w x 1	FRS21-H321-PHH	H200	LED	LRS1-200LM	I321	FHF32w x 1		J321	FHF32w x 1		K21	FL20w x 1		L41	IL40w x 1		
		蛍光色														防湿、防雨型		
M241	FHT24w x 1		N131	FPL18w x 1		O322	FHF32w x 2		P421	FHT42w x 1		Q31	JD30w x 1		R221	NH220w x 1	200v	
		防雨型		防犯防湿型、防雨型												防雨型		
				電球色		電球色						光線方カット型						
												安定器は一組型・高力率型とし、ランプ光束は25,000lm						
S222	NH220w x 2	200v				U201	MF200w x 1	照度4	V21	FL20w x 1	防雨型	W151	EFD15w x 1	防雨型	照明器具用基礎図			
		防雨型						200v、安定器内蔵型。電動昇降装置付										
																安定器は一組型・高力率型とし、ランプ光束は25,000lm		
																電圧昇降装置は200v、2接点方式。自動停止機構、落下防止機構付		


[illegible][illegible]

六	七	八	九	十	十一	十二	十三	十四	十五	十六	十七	十八	十九	二十	二十一	二十二	二十三	二十四	二十五	二十六	二十七	二十八	二十九	三十	三十一	三十二	三十三	三十四	三十五	三十六	三十七	三十八	三十九	四十	四十一	四十二	四十三	四十四	四十五	四十六	四十七	四十八	四十九	五十	五十一	五十二	五十三	五十四	五十五	五十六	五十七	五十八	五十九	六十	六十一	六十二	六十三	六十四	六十五	六十六	六十七	六十八	六十九	七十	七十一	七十二	七十三	七十四	七十五	七十六	七十七	七十八	七十九	八十	八十一	八十二	八十三	八十四	八十五	八十六	八十七	八十八	八十九	九十	九十一	九十二	九十三	九十四	九十五	九十六	九十七	九十八	九十九	一百
---	---	---	---	---	----	----	----	----	----	----	----	----	----	----	-----	-----	-----	-----	-----	-----	-----	-----	-----	----	-----	-----	-----	-----	-----	-----	-----	-----	-----	----	-----	-----	-----	-----	-----	-----	-----	-----	-----	----	-----	-----	-----	-----	-----	-----	-----	-----	-----	----	-----	-----	-----	-----	-----	-----	-----	-----	-----	----	-----	-----	-----	-----	-----	-----	-----	-----	-----	----	-----	-----	-----	-----	-----	-----	-----	-----	-----	----	-----	-----	-----	-----	-----	-----	-----	-----	-----	----

[illegible]

					西部地域福祉センター（仮称）・窓口センター建設に伴う電気工事							
					平成20年 4月		国庫名称		照明器具設置（2）			
					10/33							
課長	課長補佐	課長補佐	主査	担当	縮尺	No. SCALE	代施者	業種	業種	業種	業種	
豊後市建設部建築課					設計：0944-XXXX 監理：0944-XXXX 施工：0944-XXXX  西久留工務株式会社							
					管理棟竣工 1級建築士登録第40日45号二村 風							

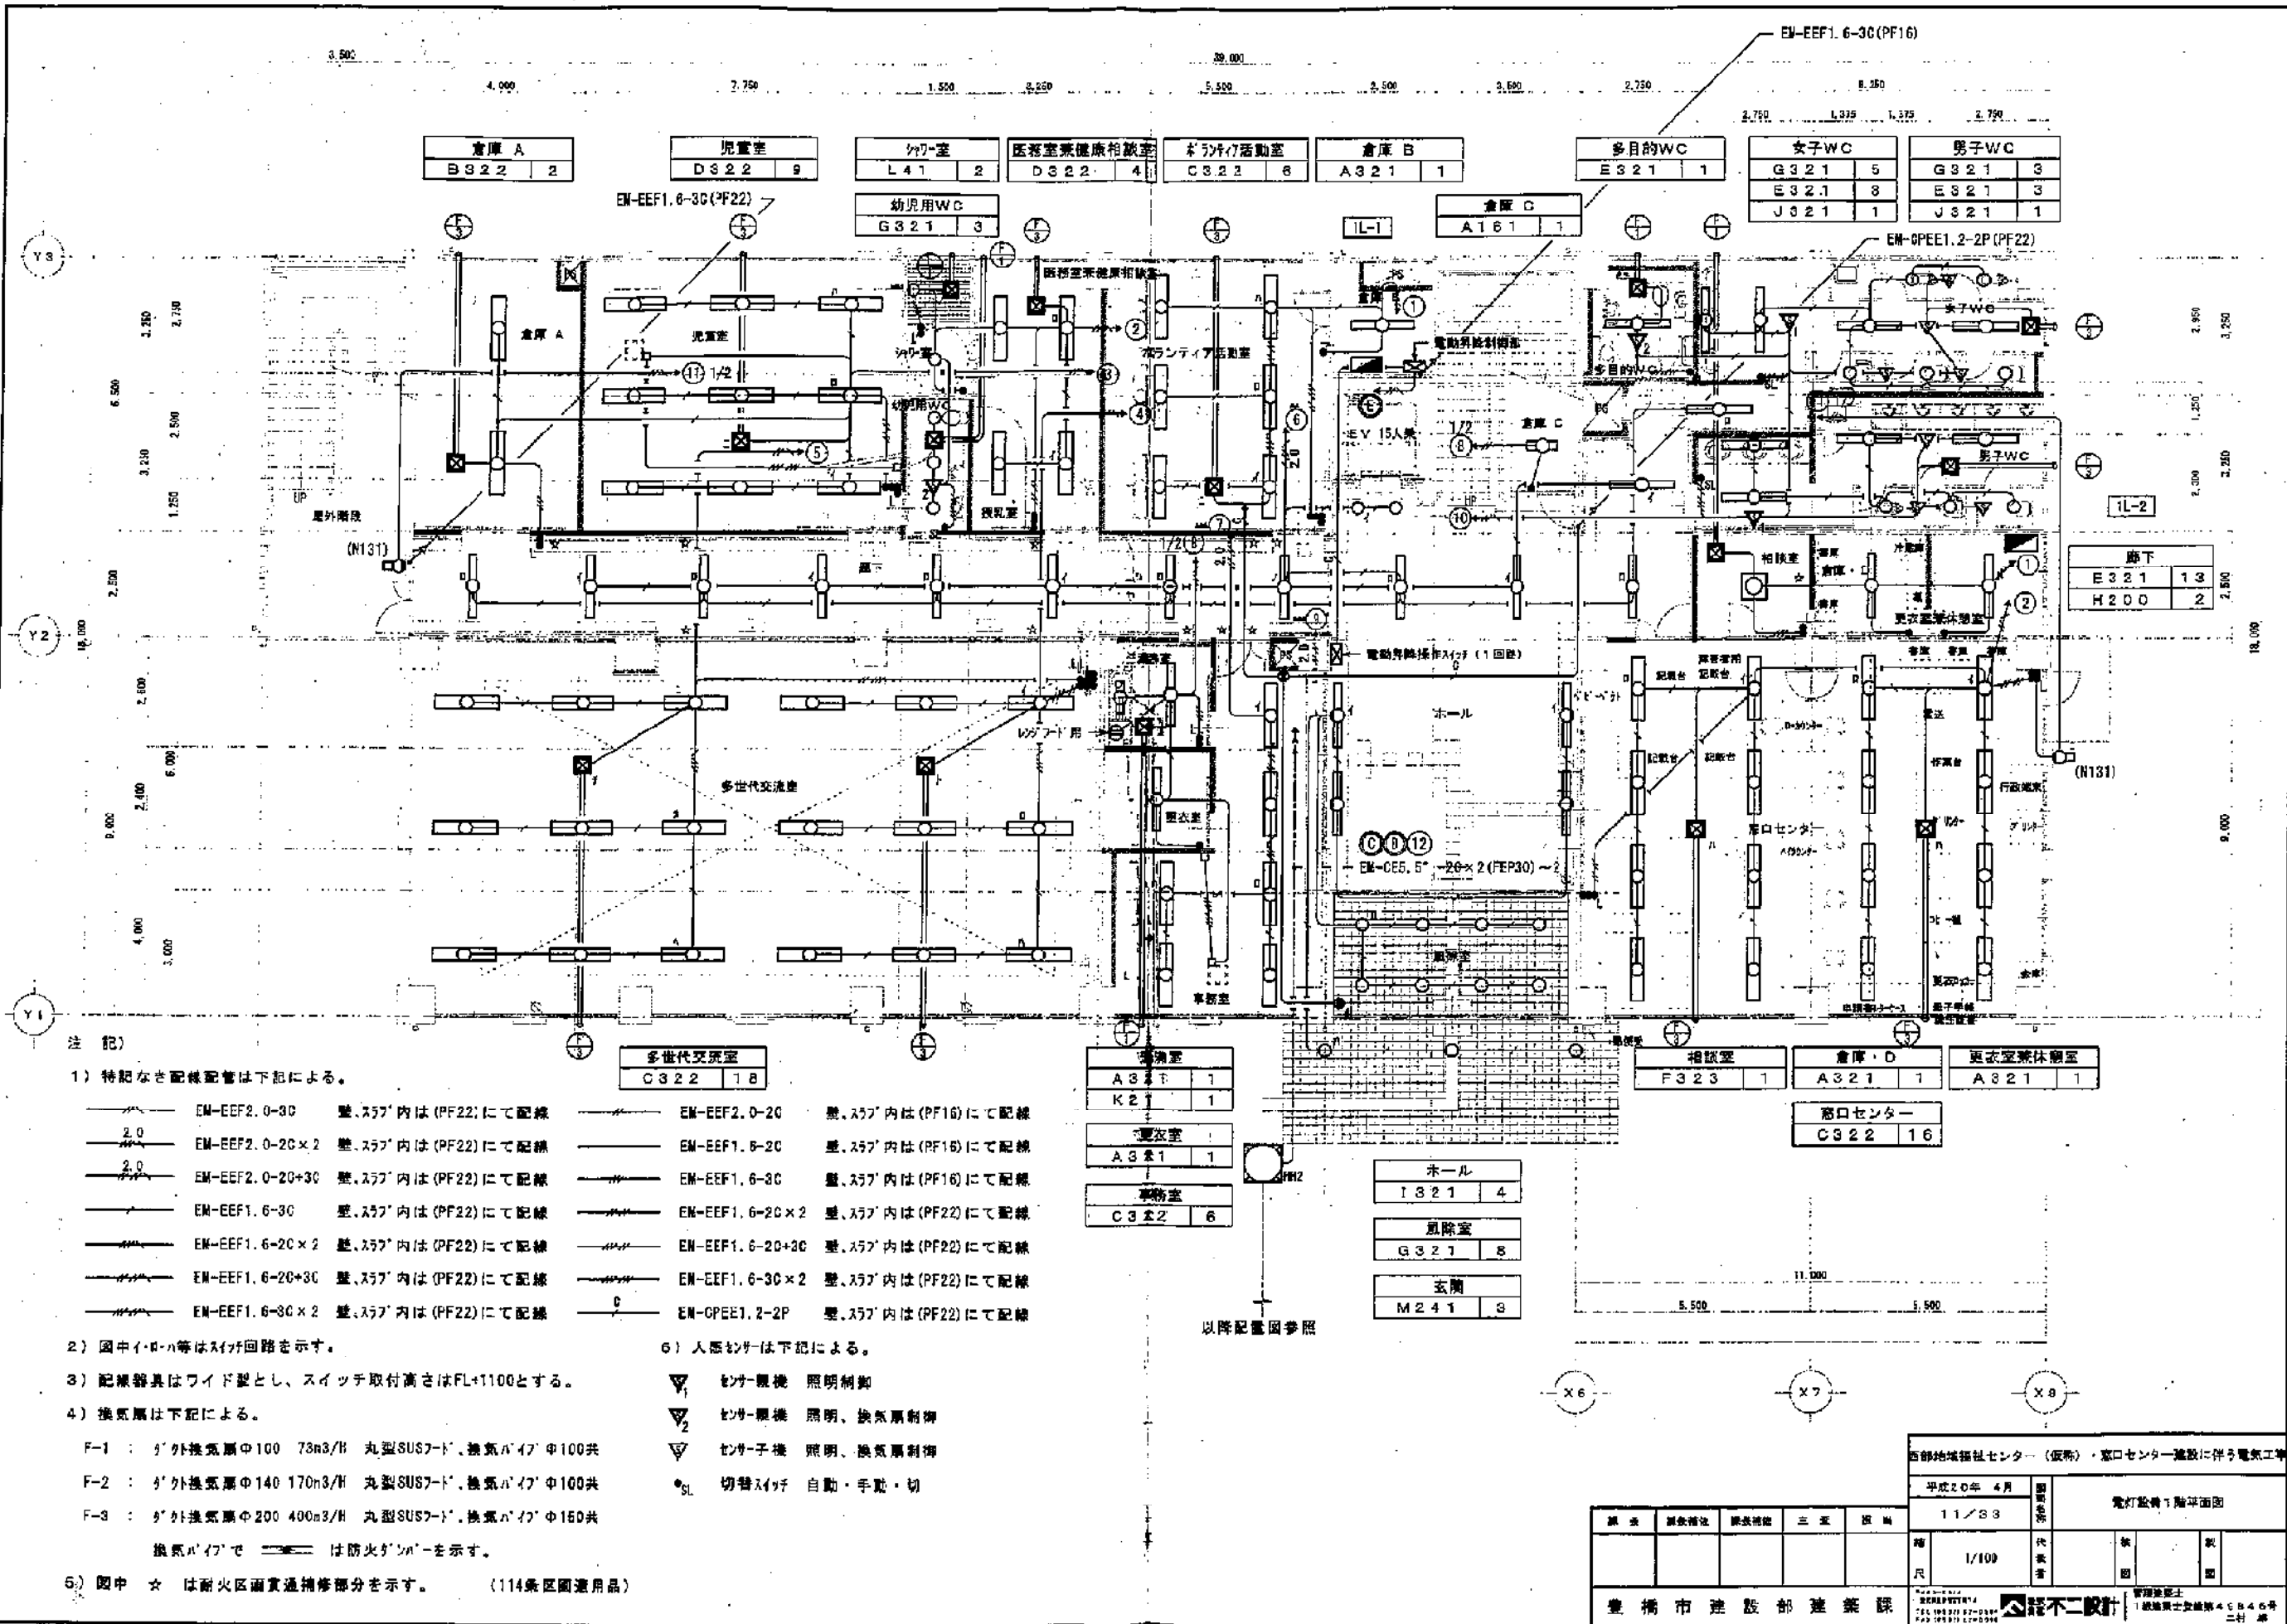

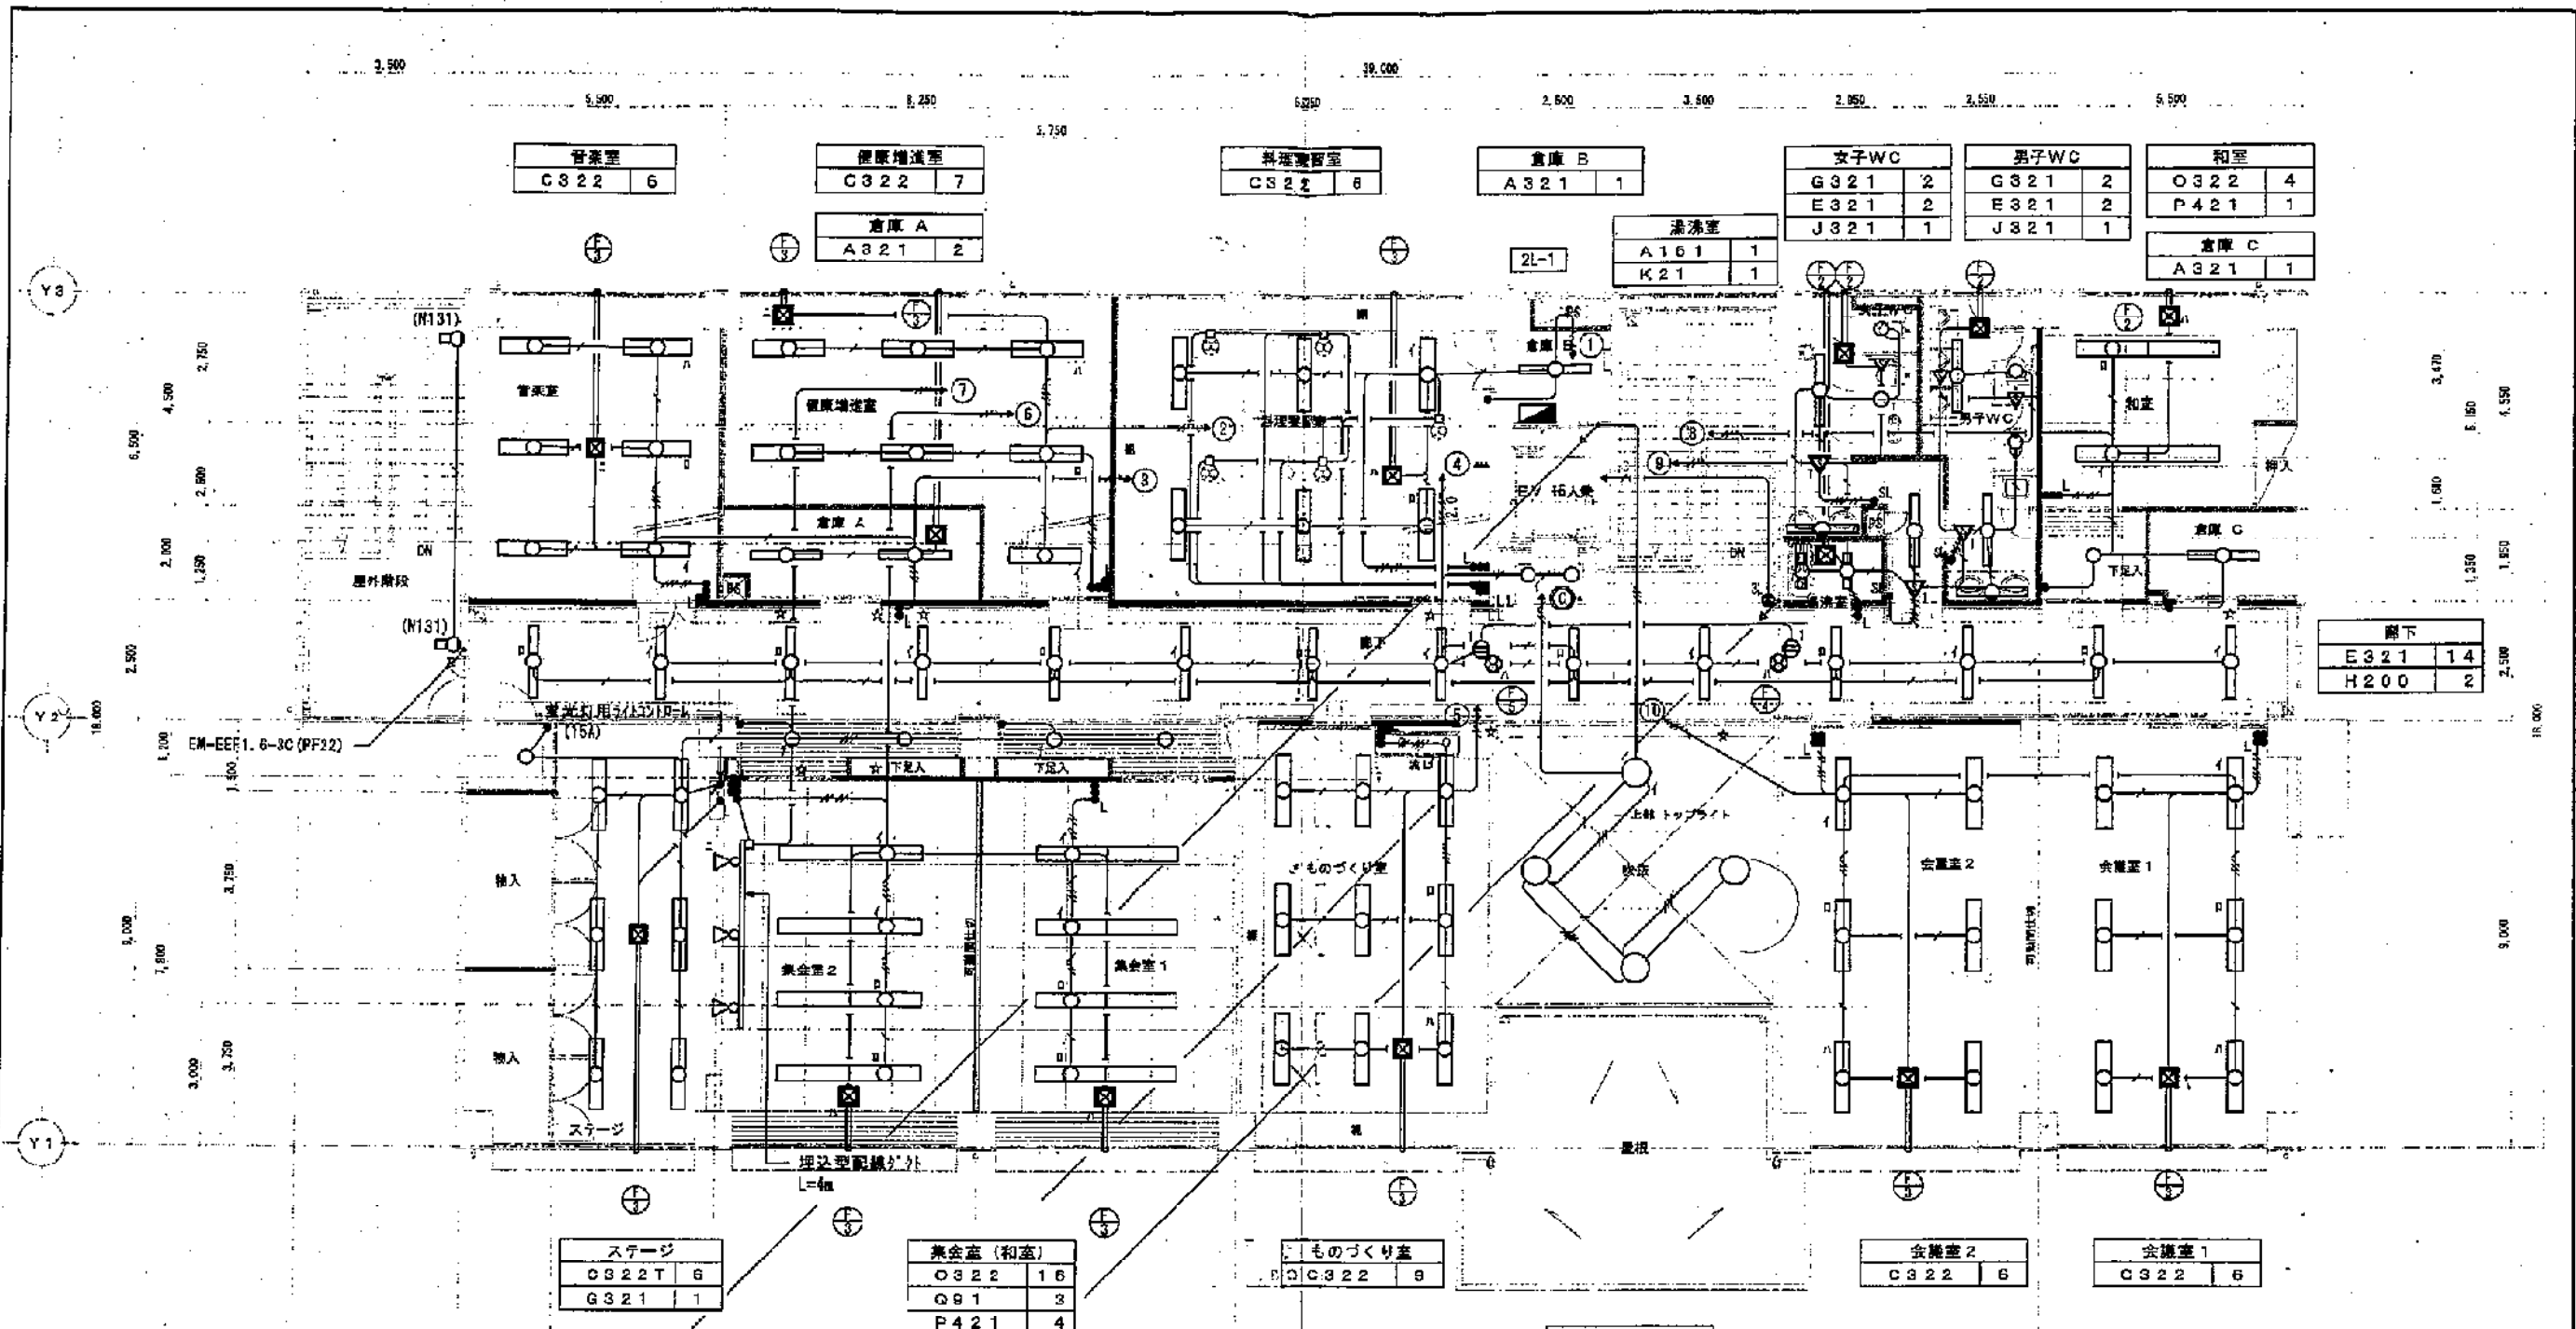

注 記)

1) 特記なき配線記号は下記による。

EN-EFF2.0-30	壁、ｽﾌﾟﾗｲﾝ内は(PF22)にて配線	EN-EFF2.0-20	壁、ｽﾌﾟﾗｲﾝ内は(PF16)にて配線
EN-EFF2.0-20×2	壁、ｽﾌﾟﾗｲﾝ内は(PF22)にて配線	EN-EFF1.6-20	壁、ｽﾌﾟﾗｲﾝ内は(PF16)にて配線
EN-EFF2.0-20+30	壁、ｽﾌﾟﾗｲﾝ内は(PF22)にて配線	EN-EFF1.6-30	壁、ｽﾌﾟﾗｲﾝ内は(PF16)にて配線
EN-EFF1.6-30	壁、ｽﾌﾟﾗｲﾝ内は(PF22)にて配線	EN-EFF1.6-20×2	壁、ｽﾌﾟﾗｲﾝ内は(PF22)にて配線
EN-EFF1.6-20×2	壁、ｽﾌﾟﾗｲﾝ内は(PF22)にて配線	EN-EFF1.6-20+30	壁、ｽﾌﾟﾗｲﾝ内は(PF22)にて配線
EN-EFF1.6-20+30	壁、ｽﾌﾟﾗｲﾝ内は(PF22)にて配線	EN-EFF1.6-30×2	壁、ｽﾌﾟﾗｲﾝ内は(PF22)にて配線
EN-EFF1.6-30×2	壁、ｽﾌﾟﾗｲﾝ内は(PF22)にて配線	EN-OPEE1.2-2P	壁、ｽﾌﾟﾗｲﾝ内は(PF22)にて配線

2) 図中・○・△等はスイッチ回路を示す。

3) 配線器具はワイド型とし、スイッチ取付高さはFL+1100とする。

4) 兼会議室、和室のﾌﾟﾚｯﾄはｶｰﾌﾟﾚｯﾄとする。

4) 換気扇は下記による。


F-1	： ｶﾞﾗｽ換気扇φ100 73m ³ /H 丸型SUSﾌﾞｰﾄﾞ、換気ﾊﾞｲﾌﾟφ100共
F-2	： ｶﾞﾗｽ換気扇φ140 170m ³ /H 丸型SUSﾌﾞｰﾄﾞ、換気ﾊﾞｲﾌﾟφ100共
F-3	： ｶﾞﾗｽ換気扇φ200 400m ³ /H 丸型SUSﾌﾞｰﾄﾞ、換気ﾊﾞｲﾌﾟφ150共
F-4	： 換気扇φ200格子なし 538m ³ /H ｶﾞﾗｽ-ｶﾊﾞｰ、木枠共
F-5	： 換気扇φ300格子なし 1200m ³ /H ｶﾞﾗｽ-ｶﾊﾞｰ、木枠共

5) 図中・☆ は耐火区画貫通補修部分を示す。


(114条区画補修用品)

6) 人感センサーは下記による。

△	センサー機 照明制御	▽	センサー機 照明、換気扇制御
▽	センサー機 照明、換気扇制御	△	切替スイッチ 自動・手動・切

 

西都地域福祉センター（仮称）・窓口センター建設に伴う電気工事			
平成20年 4月	図面番号	電灯設備2階平面図	
12/33	縮尺	1/100	
製	校	検	認
豊橋市建設部建築課	設計者	株式会社 不二設計	
〒430-0811 豊橋市東区東山4-1-1 電話 053-441-0001			

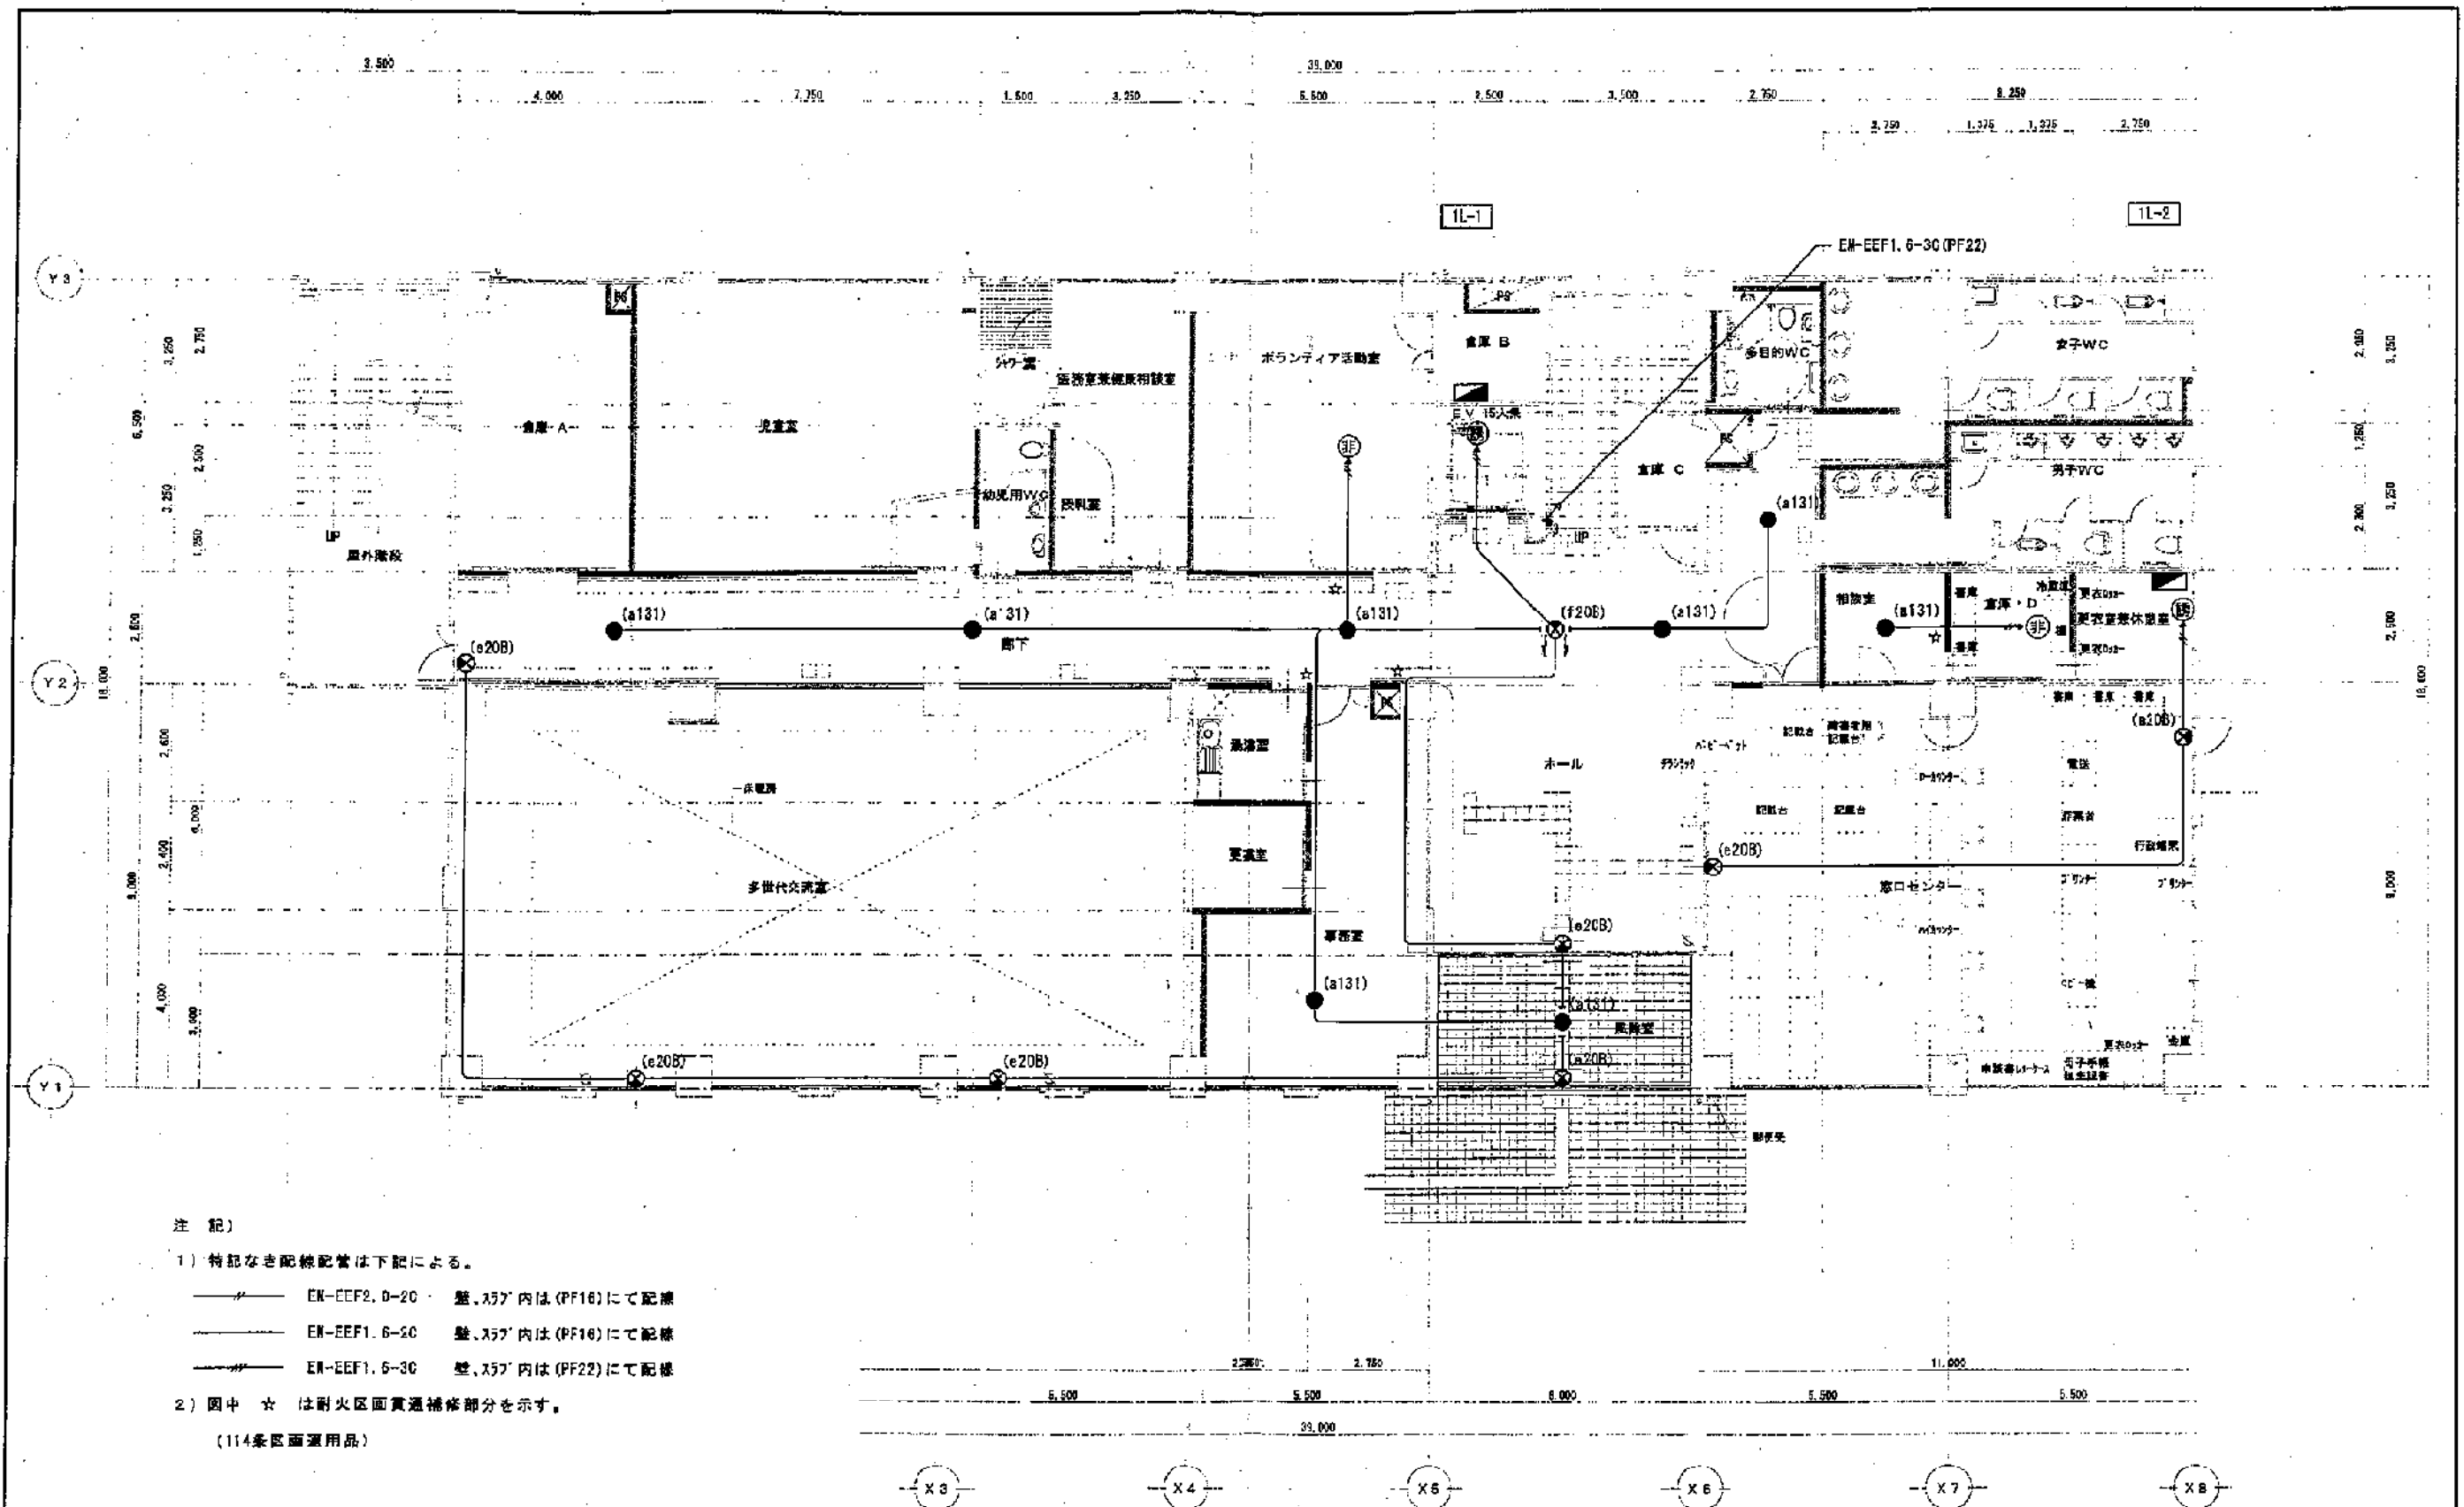

注 記)

1) 特記なき配線配管は下記による。

- EN-EEF2, D-20 壁、天井内は (PF16) にて配線
- EN-EEF1, 6-20 壁、天井内は (PF16) にて配線
- EN-EEF1, 6-30 壁、天井内は (PF22) にて配線

2) 図中 ☆ は耐火区画貫通補修部分を示す。

(114条区画用品)

西部地域福祉センター（仮称）・窓口センター建設に伴う電気工事				
平成20年 4月		図面番号		
13/33		図面名		
1/100		図面内容		
豊橋市建設部建築課		設計者		
豊橋市建設部建築課		監理者		
豊橋市建設部建築課		施工者		

