


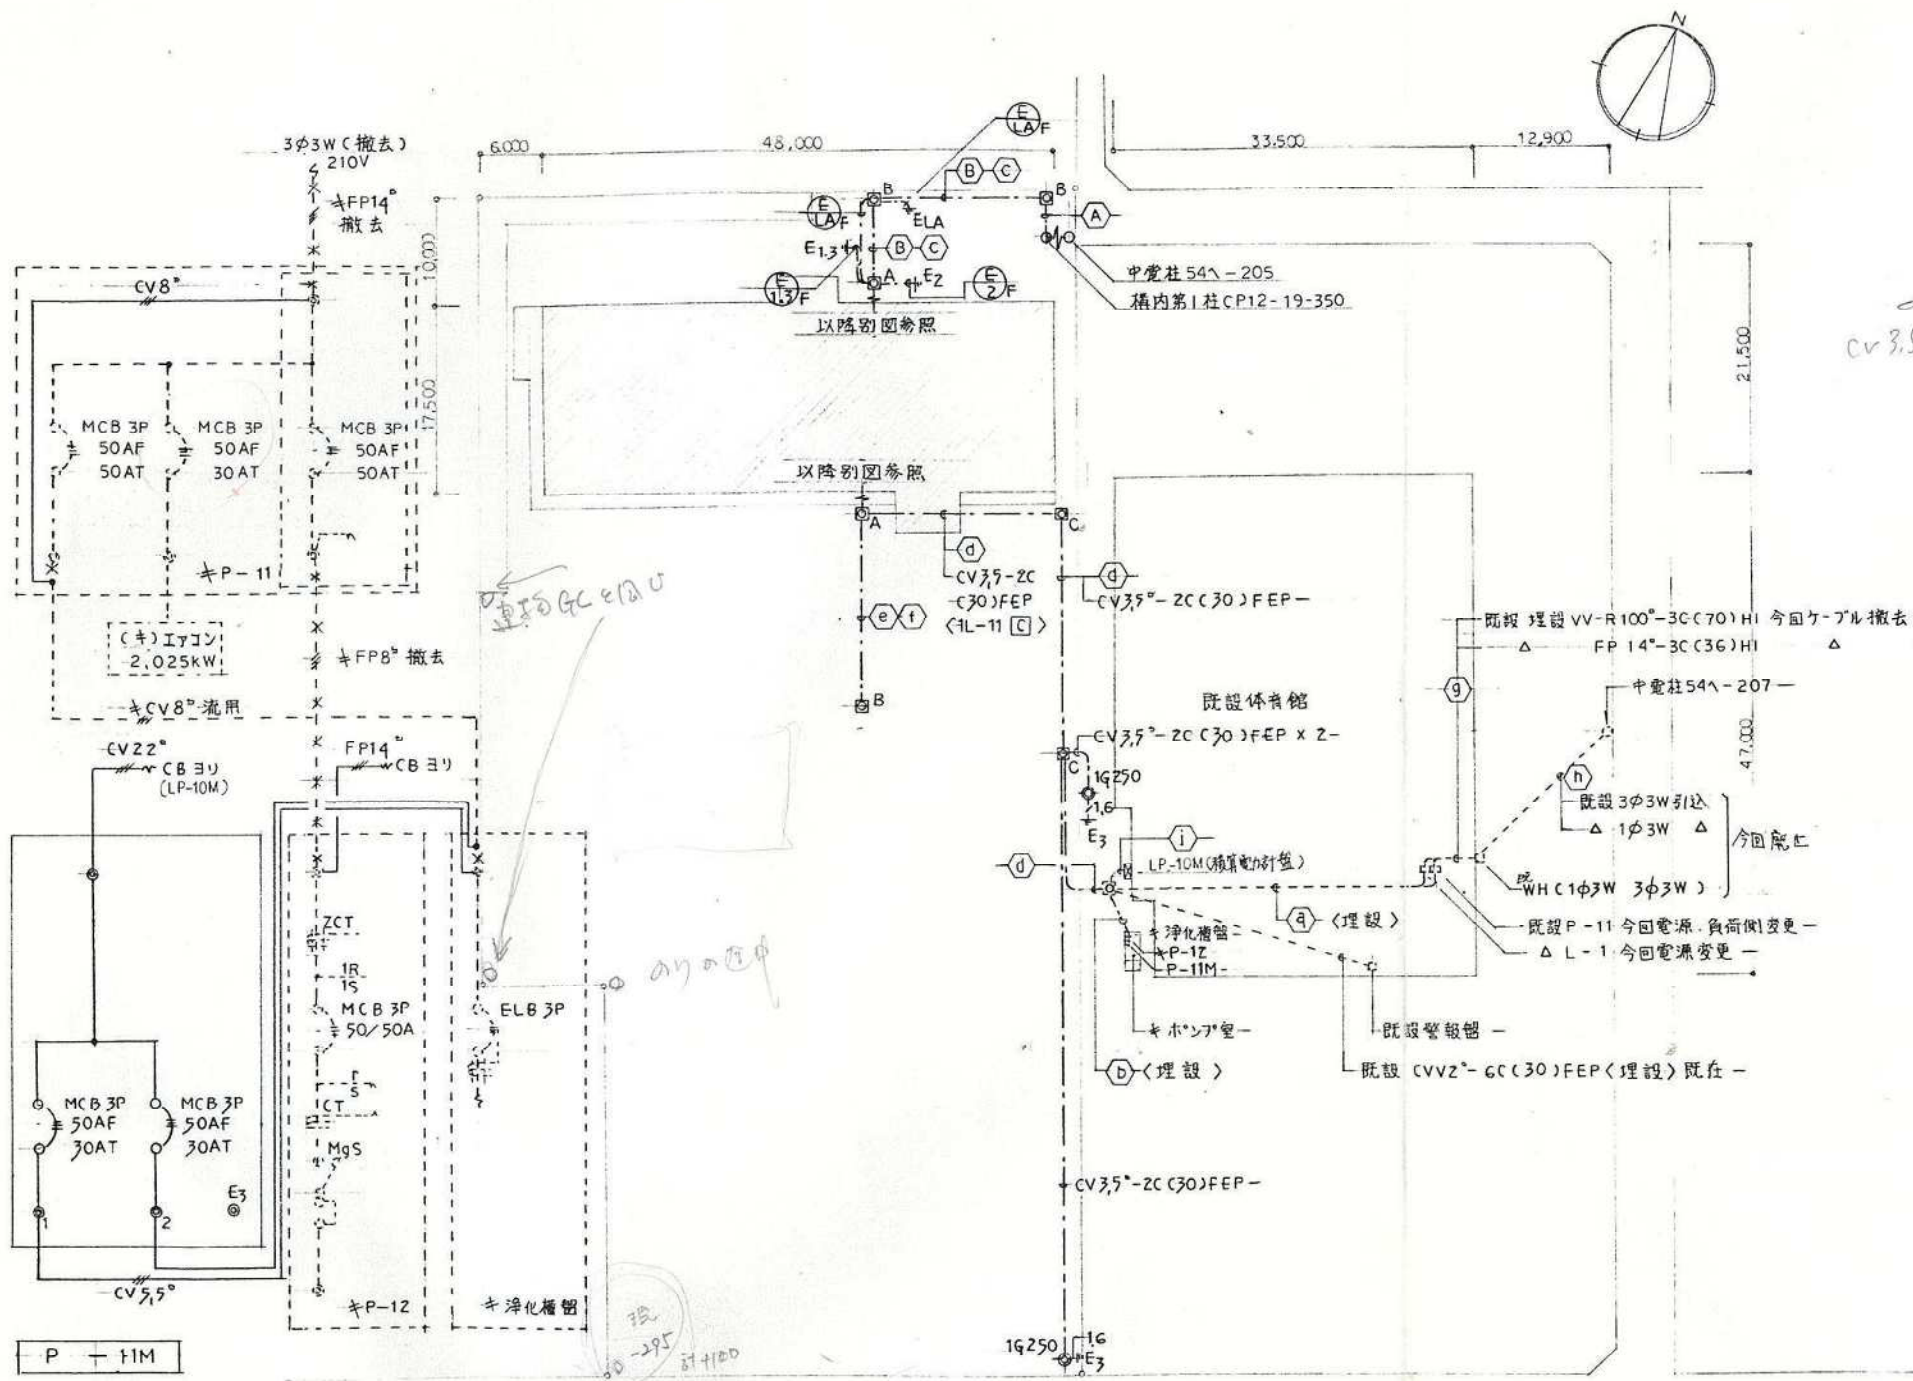

A	6kV CVT 38° x 3 (82) PE	高圧引込
	— (82) Δ	高圧ヨビ
	CV 3.5° - 2C (28) Δ	GR電源
	CVV 2° - 2C (22) Δ	GR警報
	— (28) Δ x 2 TEL	

B	6kV CVT 38° x 3 (80) FEP	高圧引込
	— (80) Δ	高圧ヨビ
	CV 3.5° - 2C (30) Δ	GR電源
	CVV 2° - 2C (30) Δ	GR警報
	— (30) Δ x 2 TEL	

a	〈既設〉 — (80) FEP	今回 CVT 150° x 3 入線	キL-1	1φ3W
	〈Δ CV 8° - 3C (30) Δ〉	今回既設 P-11 幹線に使用		3φ3W
	〈Δ FP 8° - 3C (30) Δ〉	今回ケーブル撤去		3φ3W
	〈Δ — (30) Δ〉	既設		

b	〈既設 CVV 2° - 6C (30) FEP〉	既設	キ警報盤	キ警報盤
	〈Δ CV 8° - 3C (30) Δ〉	今回既設 P-11 幹線に使用		3φ3W
	〈Δ FP 8° - 3C (30) Δ〉	今回入線管へ断り FP 14° - 3C		3φ3W
	CVT 22° x 3C (50)		P-11M	3φ3W

d	FP 14° - 3C (50) FEP	既設 P-12	3φ3W
	CVT 22° x 3 (50) Δ	P-11M	3φ3W
	CVT 150° x 3 (100) Δ	既設 L-1	1φ3W

e	— (100) FEP x 2	電灯ヨビ
f	— (80) Δ x 2	動力ヨビ
f	— (50) Δ x 2	弱電ヨビ


〈注1〉 今回キ浄化槽の幹線とする ICはP-11Mのアースとする。
 〈注2〉 キ浄化槽内にて既設幹線 CV8° - 3C 直接断り
 キP-11 幹線とする

i	CVT 150° x 3 (FEP 80) x 2	既設 L-1	1φ3W
	CVT 22° x 3 (FEP 40) x 2	P-11M	3φ3W

提出部 SUS52 にて施工
 SUS36 "

ハンドホール	
回A	900 x 900 x 1200H (600φ) MHA セパレーター付
回B	900 x 900 x 900 (Δ) Δ
回C	900 x 900 x 900 (Δ) Δ
回D	既設ハンドホール

配置図 S=1/500

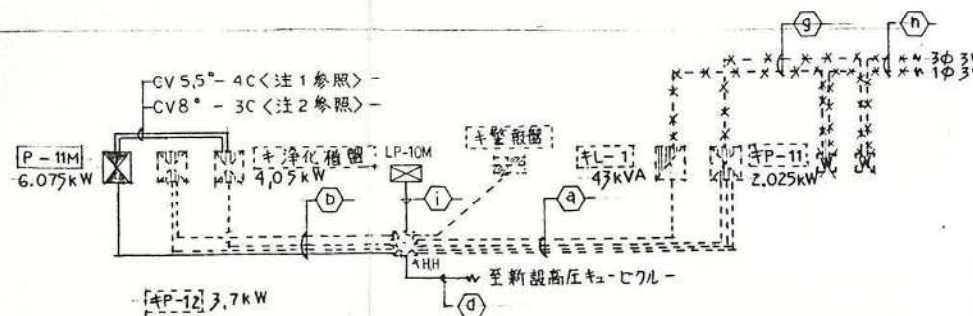

既設(キ)体育館幹線系統図

南部地域福祉センター(仮称)建設に伴う電気工事				
課長	技監	課長補佐	係長	係
30-1				
S-1/500		代表者	検印	製図
豊橋市建築部建築課 株式会社 竹尾建築設計事務所 TEL 62-1331.1332 代表取締役 竹尾 誠 一級建築士登録第183016号				

★star WA 20

WC	更衣室
Q40 - 1	L31 - 1
O13 - 1	

特殊浴室
M42W - 7
N60W - 6

脱衣室	浴室男子
M22W - 2	M42W - 2
N60W - 1	N60W - 6
O18 - 1	


脱衣室	浴室男子
M22W - 2	M42W - 2
N60W - 1	N60W - 6
O18 - 1	

洗面	M:W.WC
O18 - 3	C41 - 4
S41 - 2	

脱衣室
E41SW - 4

EV機庫室	機庫室
A41 - 1	A21 - 1
	倉庫
	A21 - 1

車庫
C41S - 4
F13W - 4

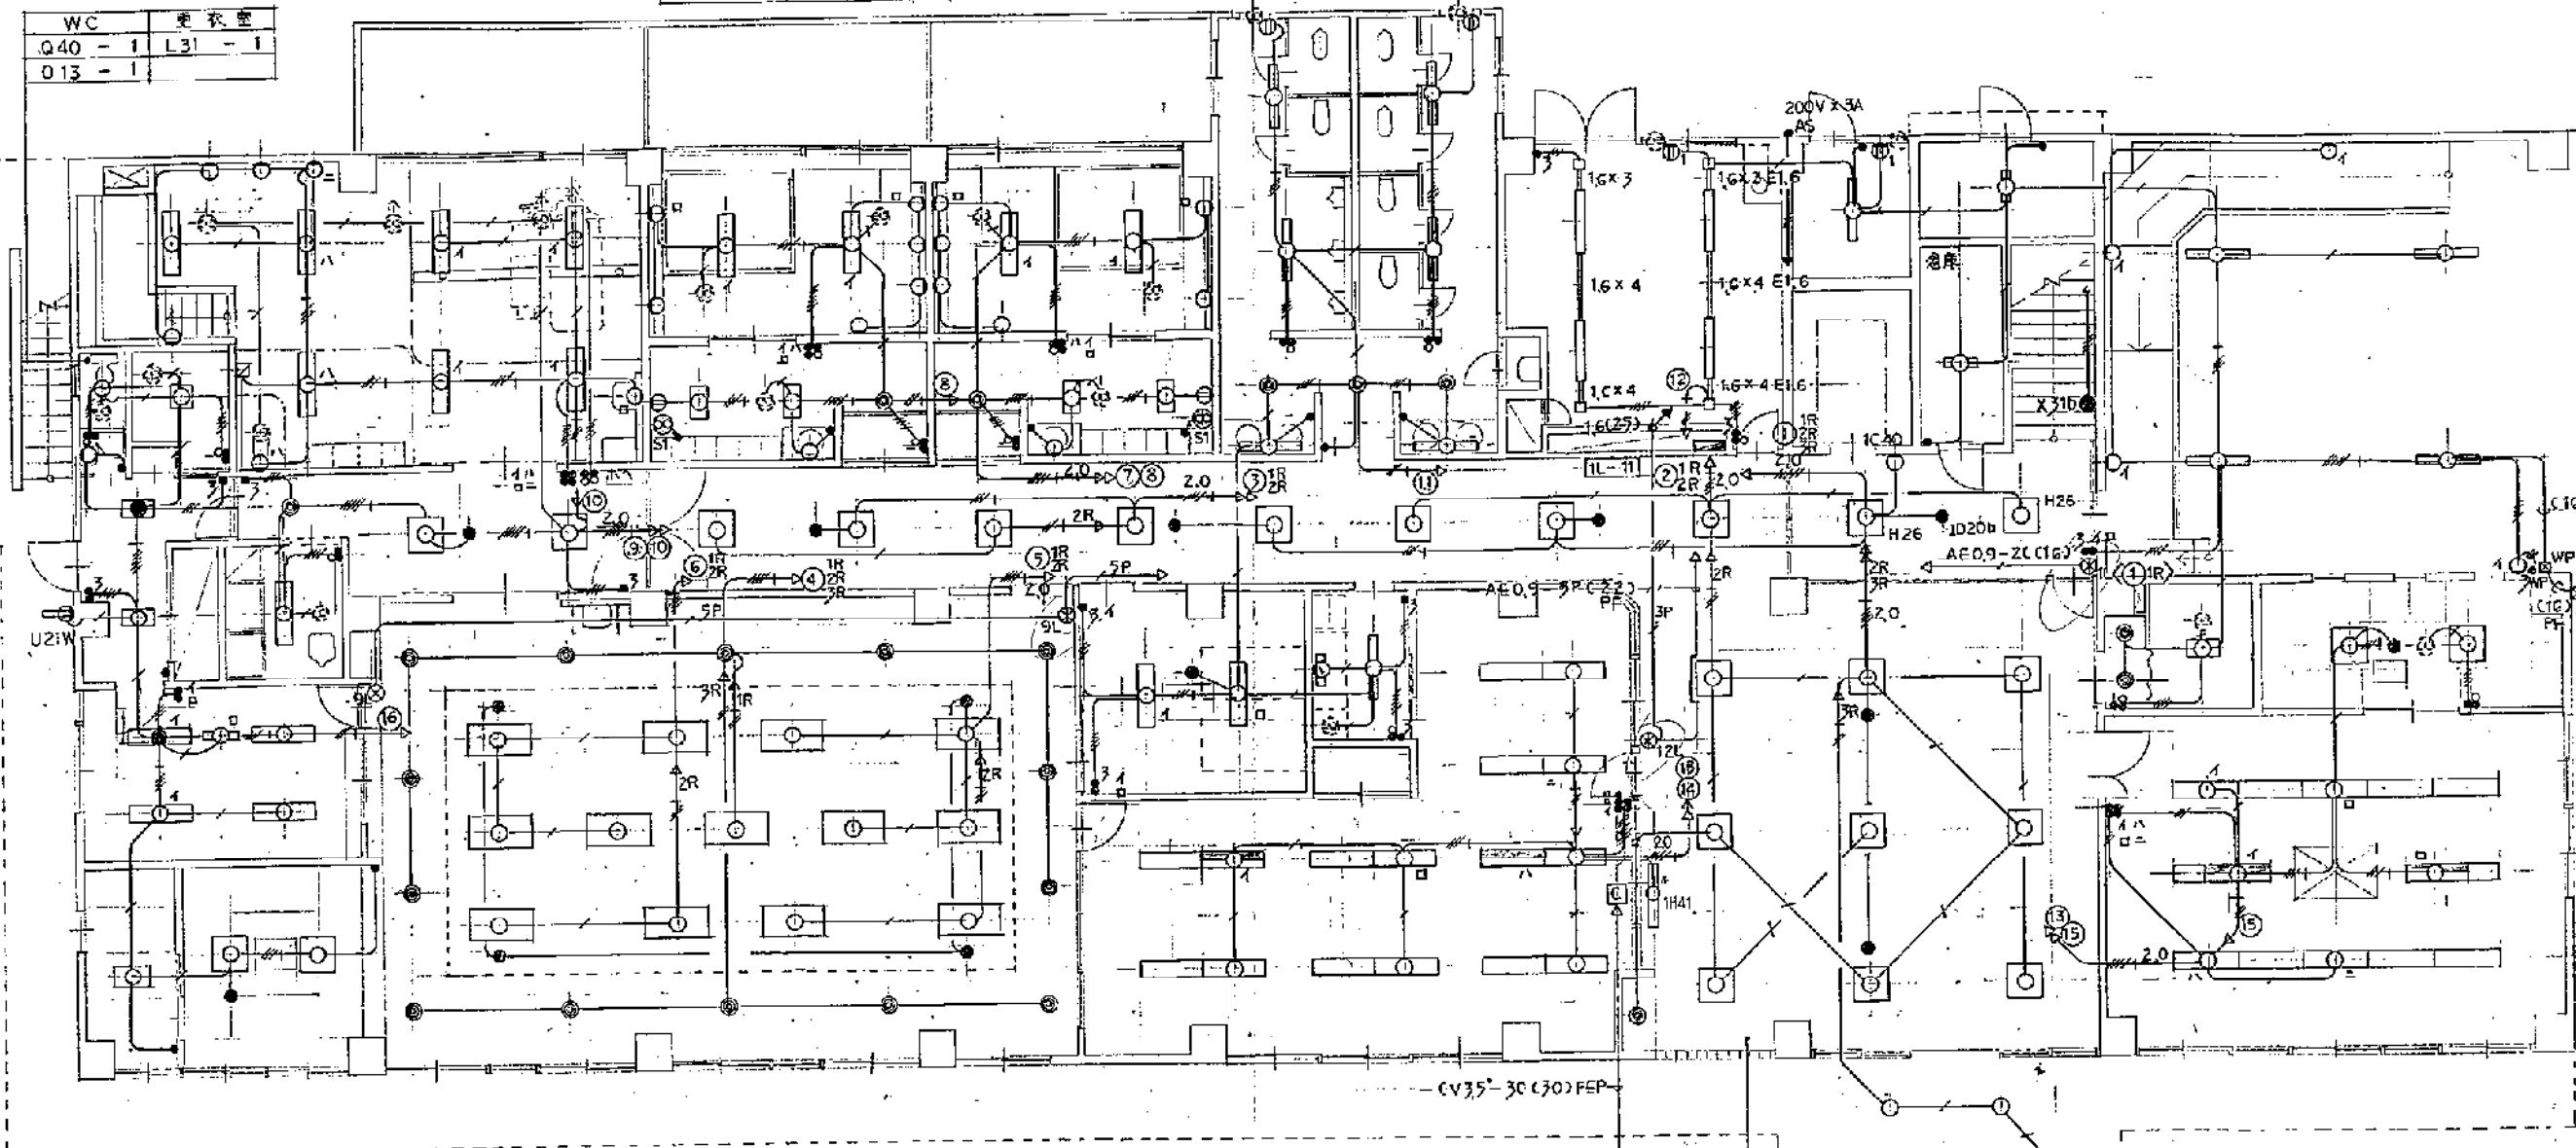

荷受室	洗濯室
B22 - 1	B42SW - 1
B22b - 1	

厨房
B42SW - 3
B42SWb - 1
P15W - 1

更衣室	和室
K24 - 1	K24 - 2
	IE13b - 1

食堂
J44 - 13
O27 - 14
ID20b - 4
472 IX

廊下
H25 - 9
O27 - 1
ID20b - 4
152 IX

脱衣室	湯沸室
IF44 - 2	A41SW - 1
ID20b - 1	R21 - 1
457 IX	

事務室
I42 - 14
I42b - 2
722 IX

ホ-ル
H26 - 10
T18 - 1
ID20b - 2
200 IX

ホ-ル
G18W - 7

昇降機室	和室
D22 - 1	K24 - 2
O13 - 1	IE13b - 1
T13 - 1	

エレベーター室
I42 - 10
I42b - 2
I22 - 2


S1	400φ壁掛扇 700Vスイッチ 3段風速付
----	---------------------------

1 階平面図 S=1/100

南部地域福祉センター(仮称)建設
に伴う電気工事

平成 6 年 10 月 30 - 13 1 階平面図(電灯)

設計	監理	施工	検査	図面
豊橋市建築部建築課	株式会社 竹尾建築設計事務所	代表取締役 竹尾 誠	TEL 62-1331, 1332	代表取締役 竹尾 誠

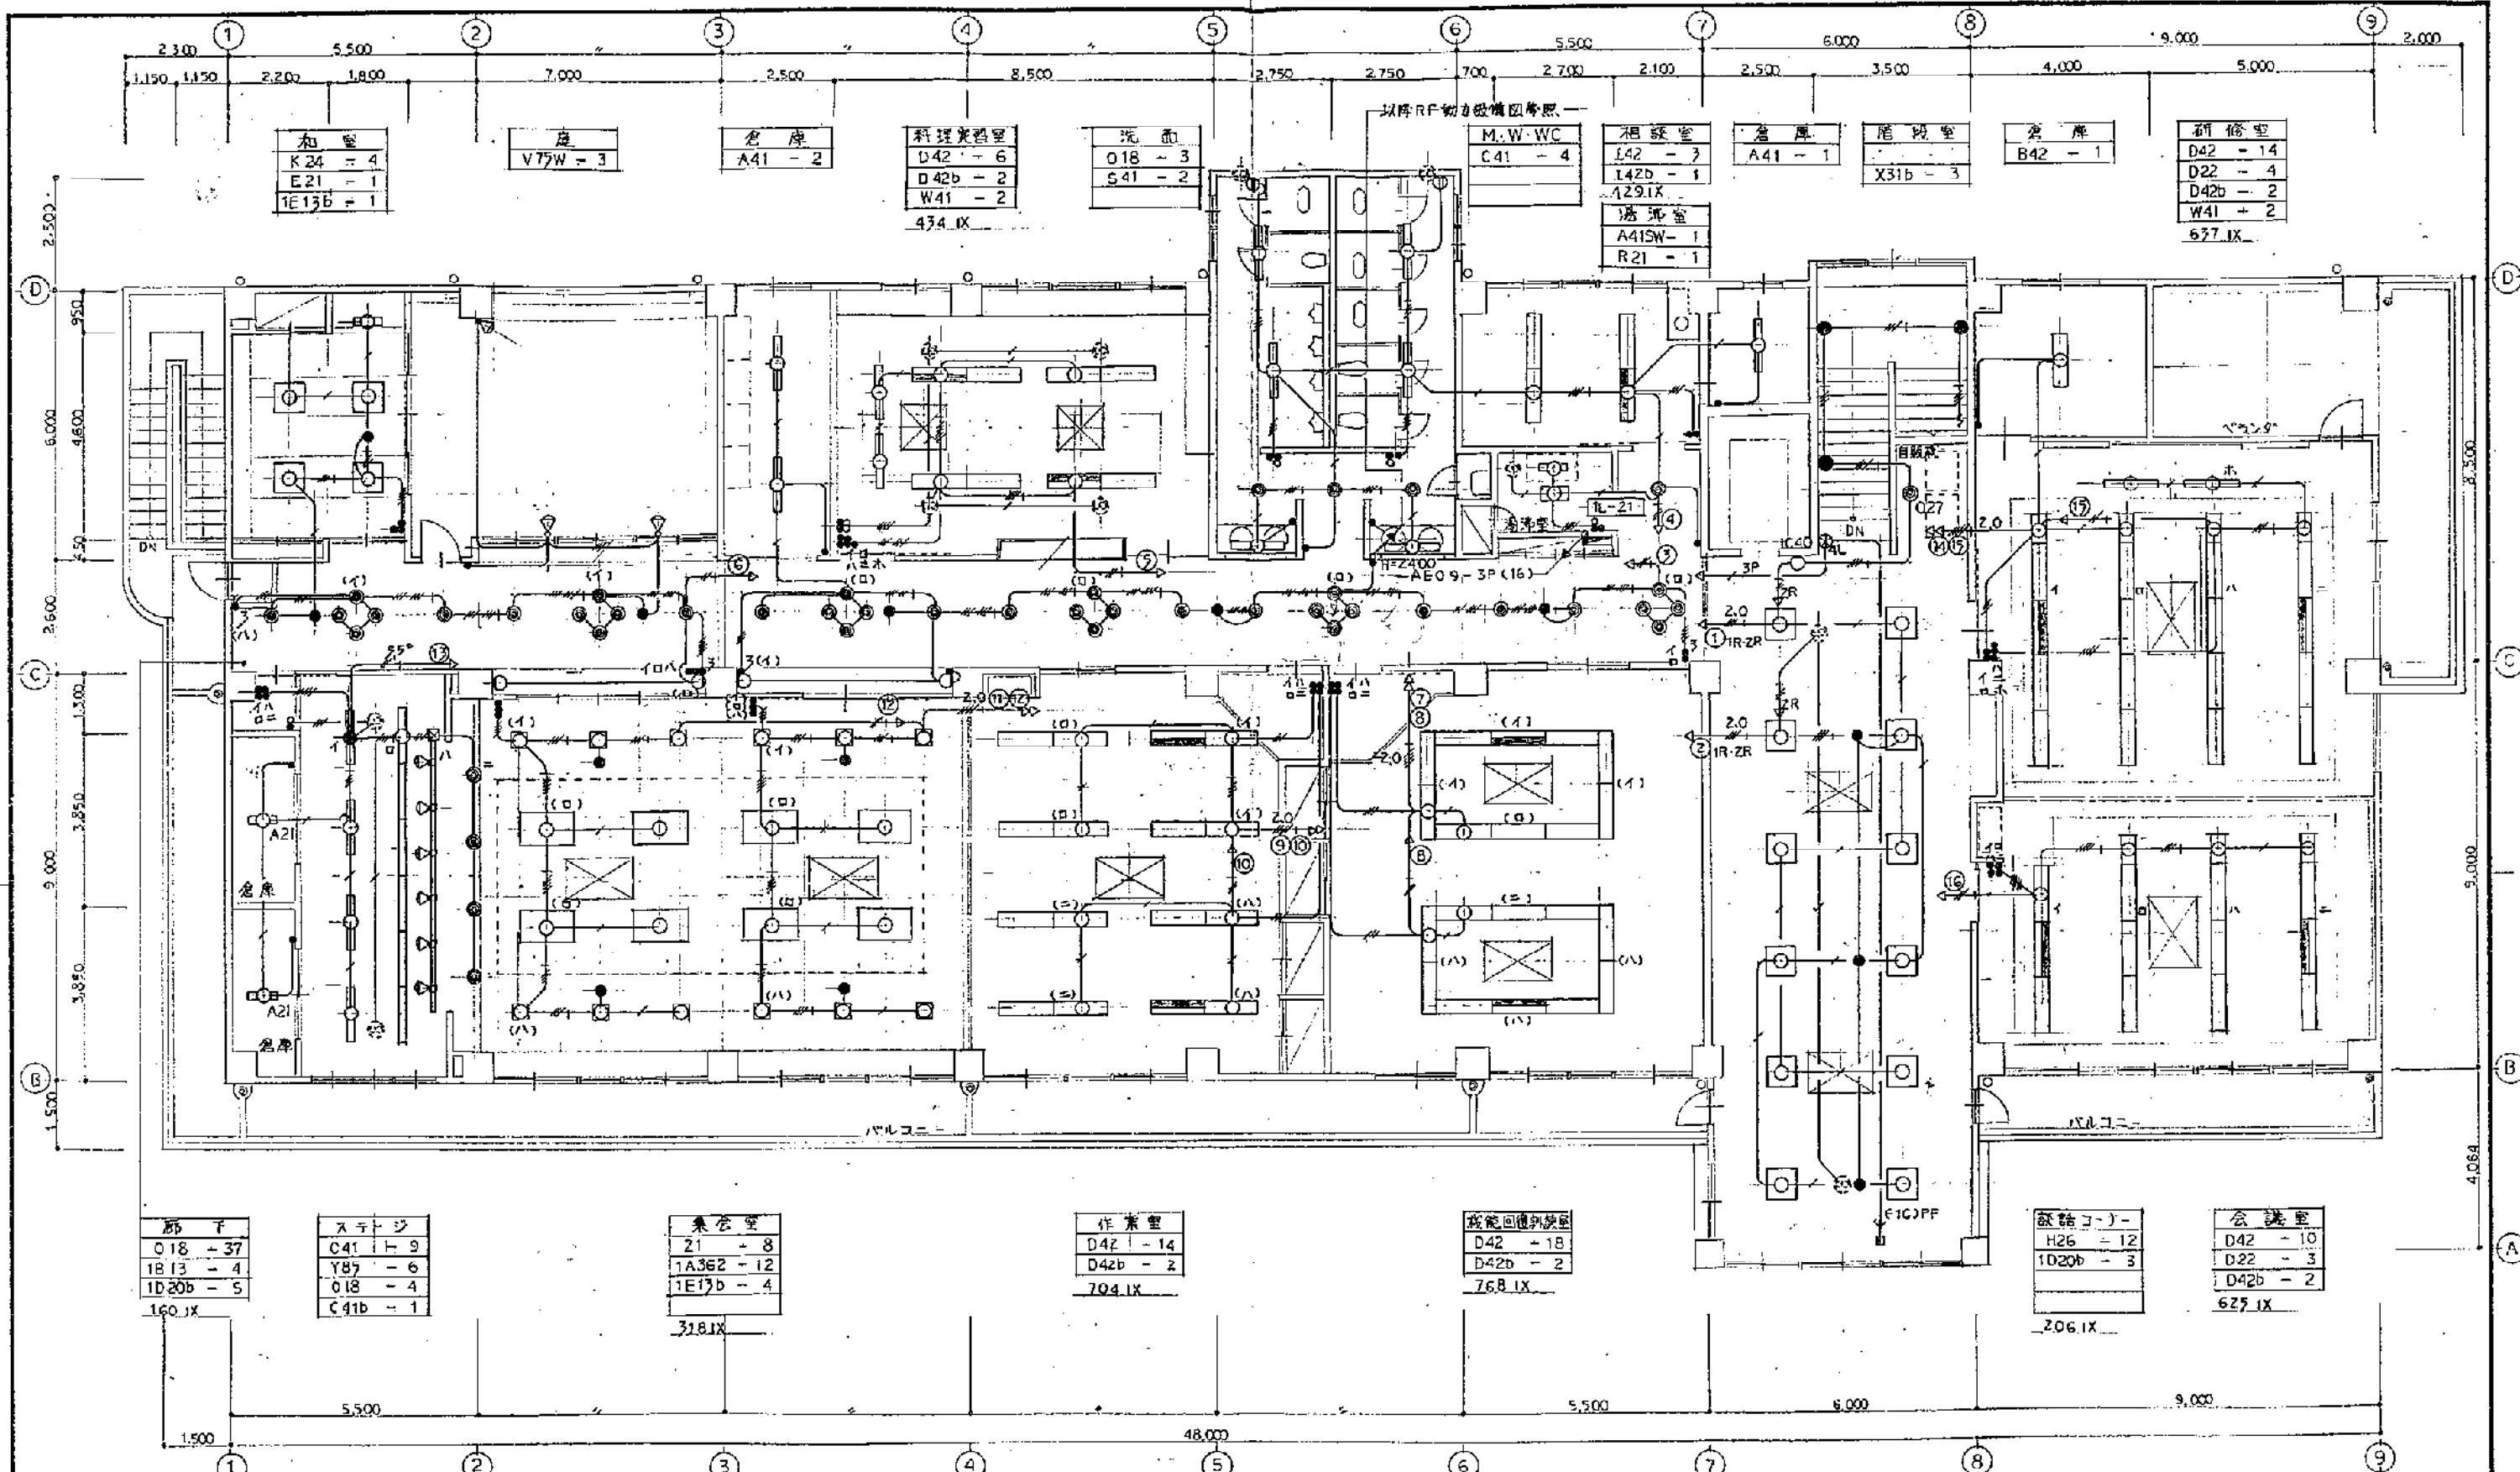

註記

明記の配管配線は下記による。

2.0 x 2 E16 (16) PF	2.0 x 2 E16 (16) PF
1.6 x 2 (16) Δ	1.6 x 2 (16) Δ
1.6 x 3 (16) Δ	1.6 x 3 (16) Δ
1.6 x 4 (22) Δ	1.6 x 4 (22) Δ
1.6 x 5 (22) Δ	1.6 x 5 (22) Δ
1.6 x 6 (22) Δ	1.6 x 6 (22) Δ
3P AE09-3P (16)	3P AE09-3P (16)

別添表参照

2 階平面図 S=1/100

豊橋市建築部建築課

課長 技 監 技 師 技 師 技 師

代表者 代表者 代表者 代表者 代表者

南部地域福祉センター(仮称)建設
に伴う電気工事


平成 6 年 10 月 30 日 図 30-14

2 階平面図 (電灯)



縮尺 S=1/100

代表者 代表者 代表者 代表者 代表者

株式会社 竹尾建築設計事務所 TEL 62-1331, 1332
代表取締役 竹 尾 誠 一 級建築士登録第 183016 号

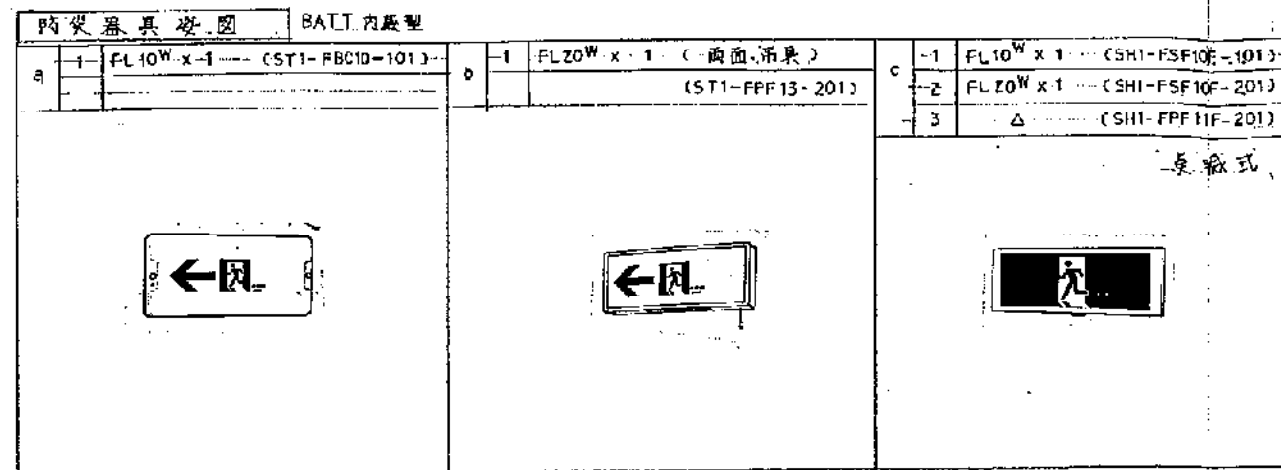

記号	警報区域
①	1階(西)
②	Δ(東)
③	2階(西)
④	Δ(東)
⑤	ELV昇降路
⑥	階段
⑦	エレベーター
⑧	Δ
⑨	Δ
⑩	Δ

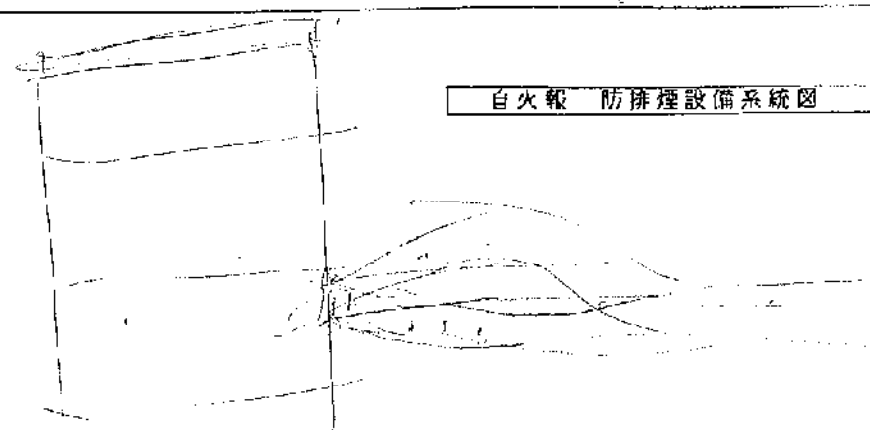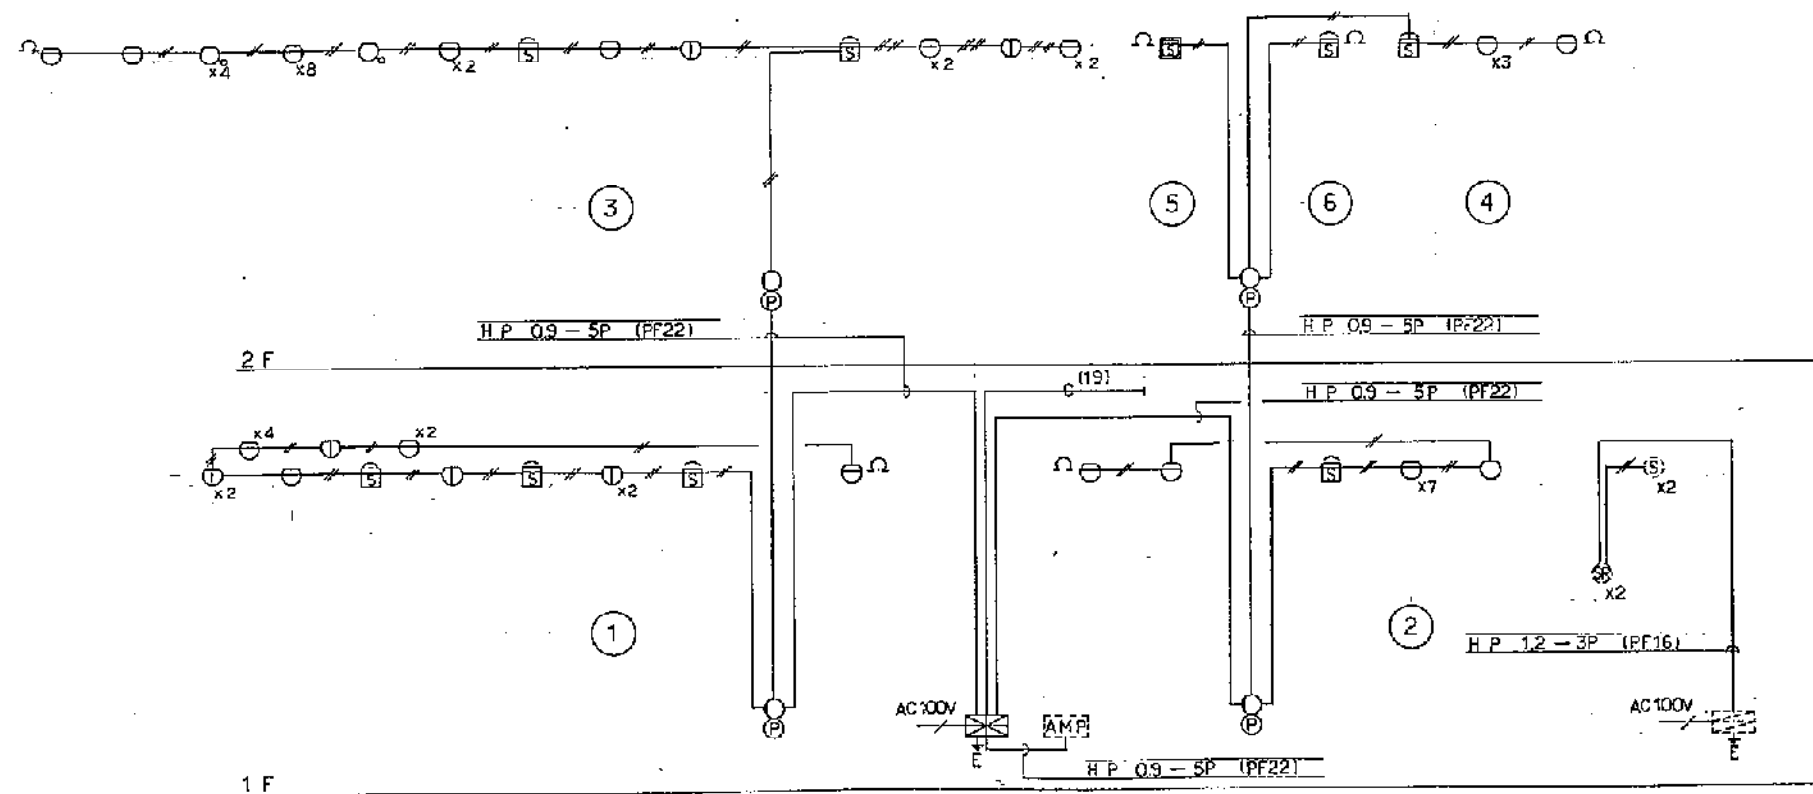

記号	名称	備考
①	警報機	P型 1級 10回線
②	複合受信機	目火報 目録・防排煙 回線
③	副受信機	回線
④	給電盤	型
⑤	電鈴	DC24V 15mA 150φ
⑥	表示灯	AC30V 25W 2φ
⑦	発信機	P型 1級
⑧	煙感知器	光電式 2線埋込型
⑨	光電式分離型感知器	複
⑩	差動式スポット型感知器	2種
⑪	定温式スポット型感知器	1種 75℃
⑫	定温式スポット型感知器(防水型)	1種 75℃
⑬	差動式分布型感知器	複
⑭	定温式スポット感知器	特種65℃
⑮	煙感知器	光電式2線(点検口付)
⑯	消火栓給動リレー	フリッカー式
⑰	終端抵抗	5.1kΩ
⑱	警報区域境界線	
⑲	警報区域番号	No. 1 ~ No. 6
⑳	配管配線	
㉑	同	立上げ シフト
㉒	回線試験器	
㉓	防排煙運動制御器	1回線専用
㉔	防排煙運動制御盤	回線
㉕	煙感知器	式 種 型
㉖	防火戸自動閉鎖装置	DC24V A 型
㉗	終端器	定電圧ダイオード
㉘	表示区域番号	No. ~ No.

防排煙設備の機器は全て建築工事とし
図示する通り配管配線のみ電気工事とする。

特記なき配管配線は下記に依る。

— A.E. 0.9-2C (PF16)

— A.E. 0.9-4C (PF16)

南部地域福祉センター(仮称)建設
に伴う電気工事


平成 6 年 10 月 30 - 28

防火器具図
系一統図 (自火報)

設計 監理 施工 係長 係長 係長 係長

豊橋市建築部建築課

株式会社 竹尾建築設計事務所 TEL 02-1331-1332
代表取締役 竹尾 誠 一級建築士 登録第 133016 号

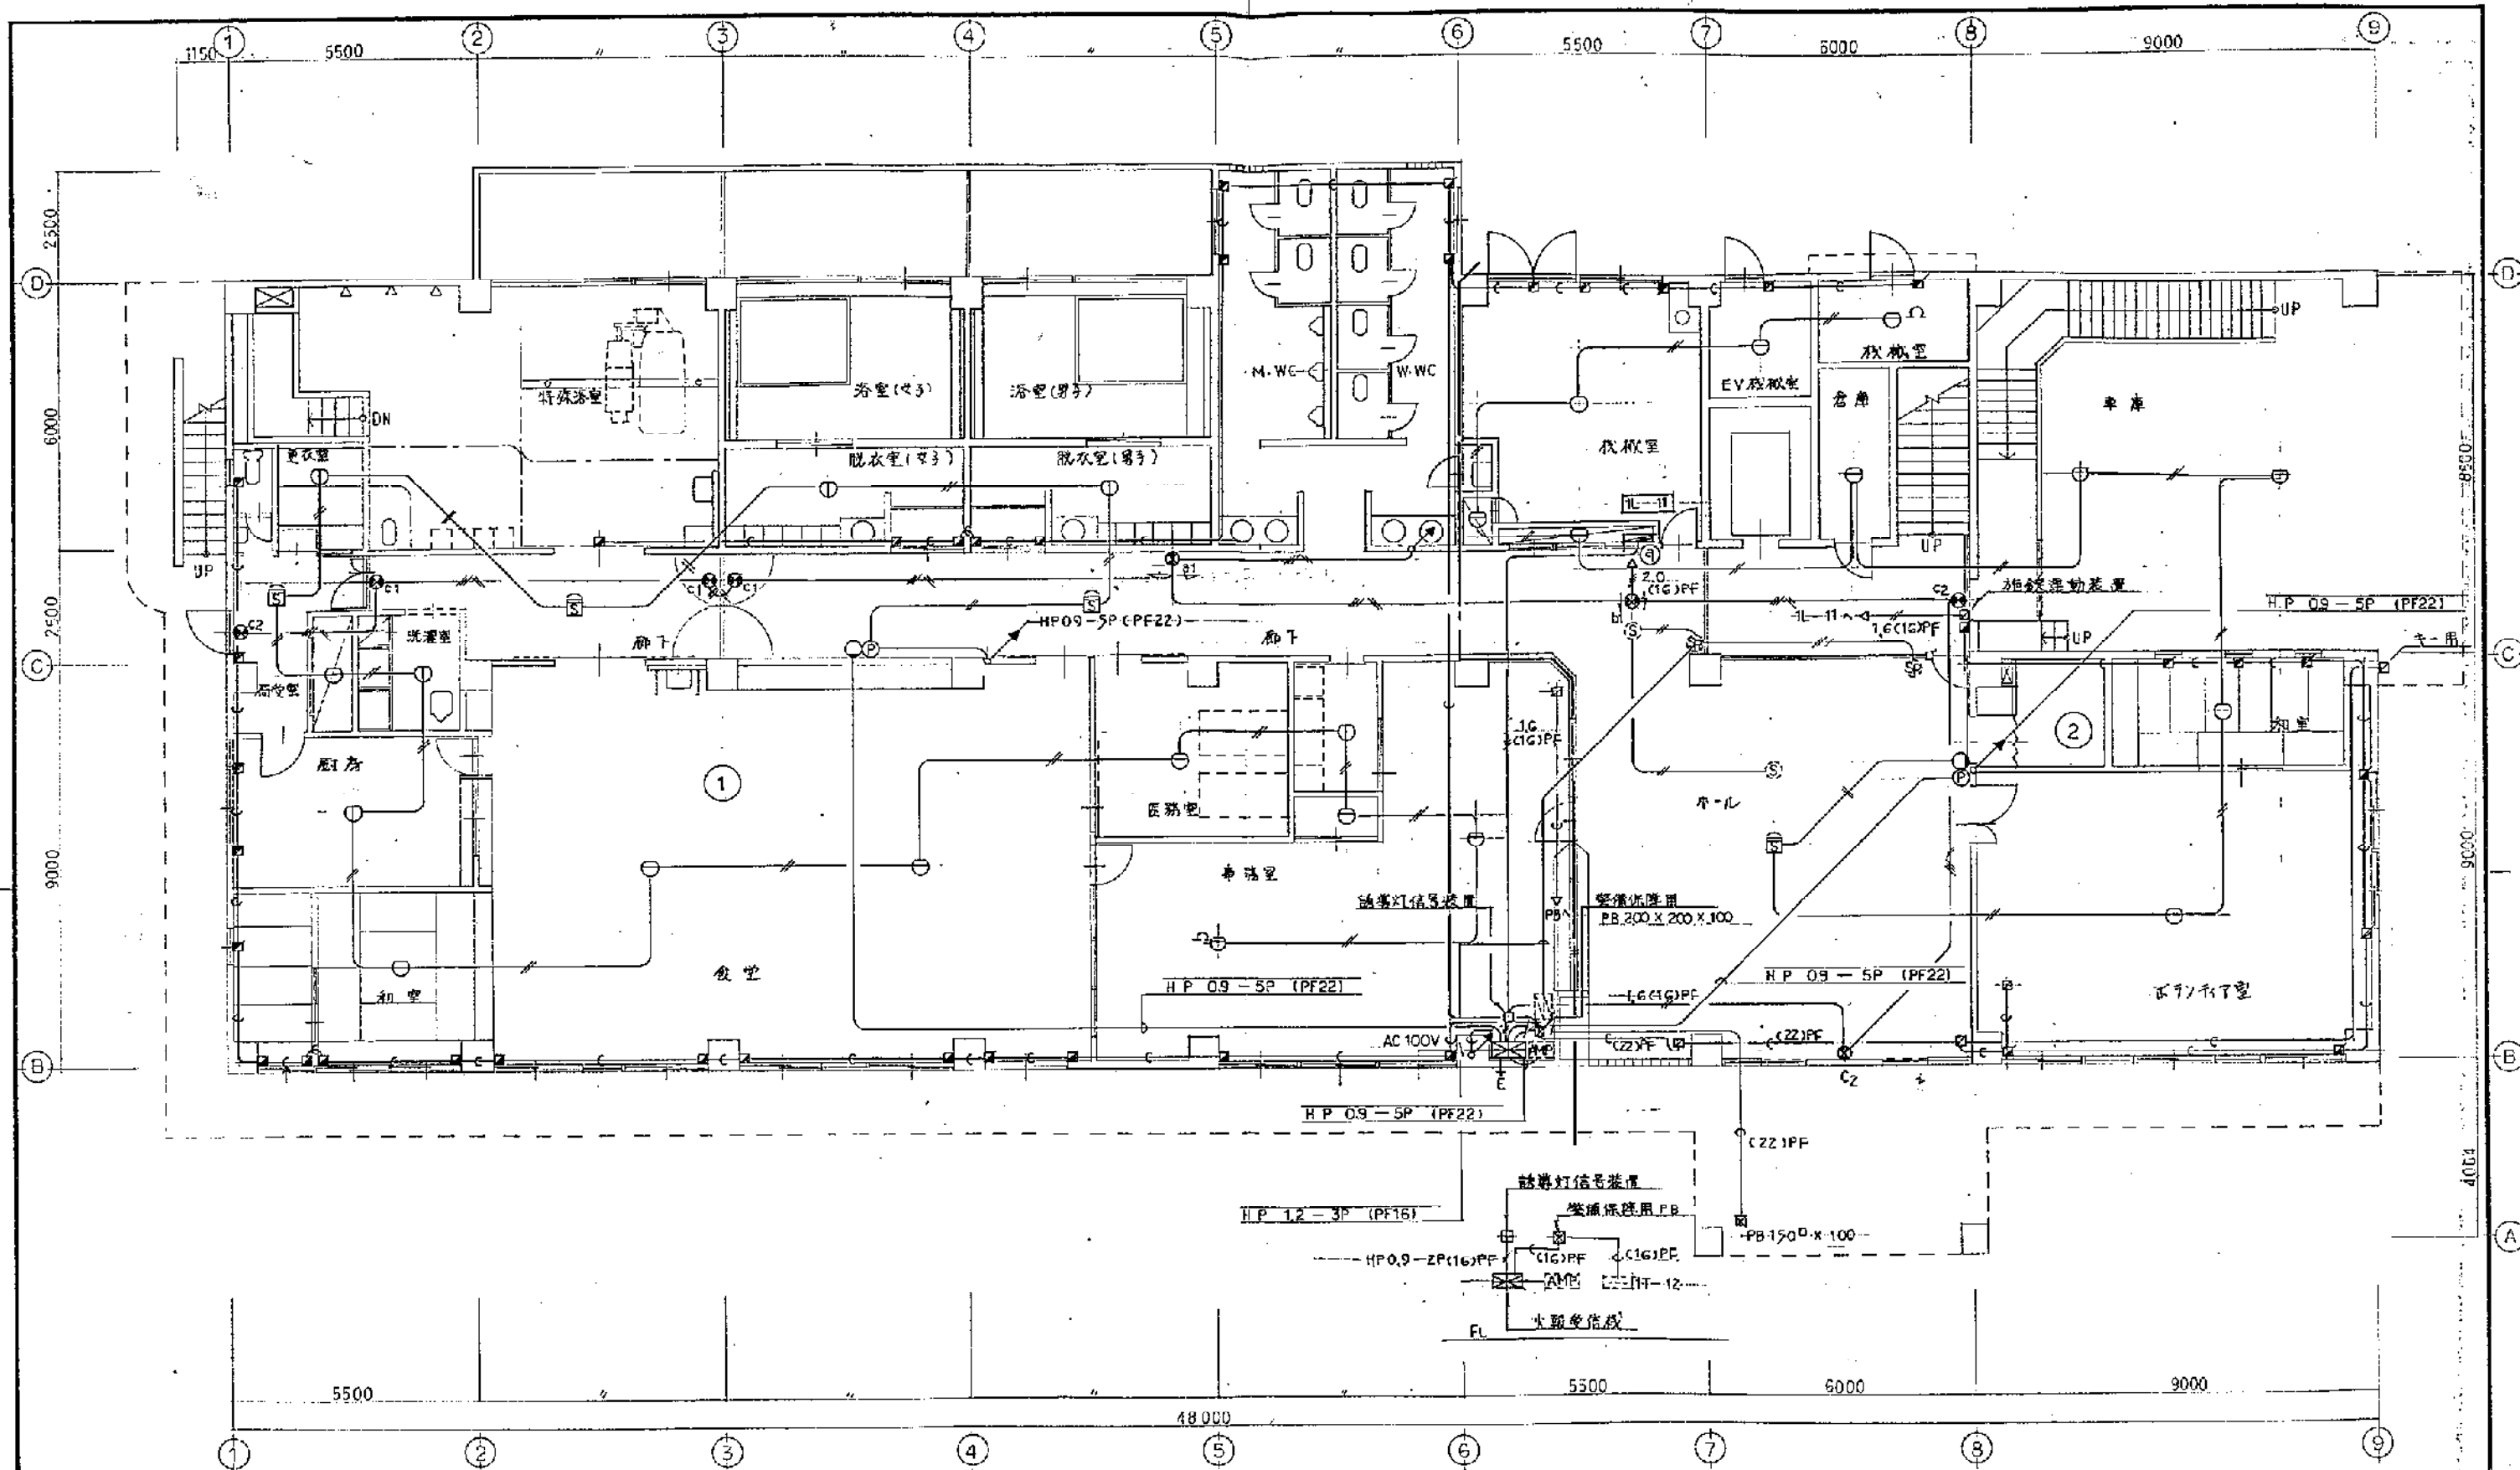


明記なき配管配線は下記による。

(イ) 自火報	
系統図参照	
(ロ) 誘導灯	1.6 x 5 (22)PF
(ハ) 警備用	← (16)PF
	天井付 → スル角アレット
	壁付 → △

1 階 平 面 図 1/100

南部地域福祉センター(仮称)建設 に伴う電気工事			
平成 6 年 10 月	図面名称	1 階 平 面 図 (自火報)	
30-29	縮尺	S=1/100	
設計	監理	設計補佐	係長 係
豊橋市建築部建築課	株式会社 竹尾建築設計事務所	代表取締役 竹尾 誠	TEL: 62-13311832

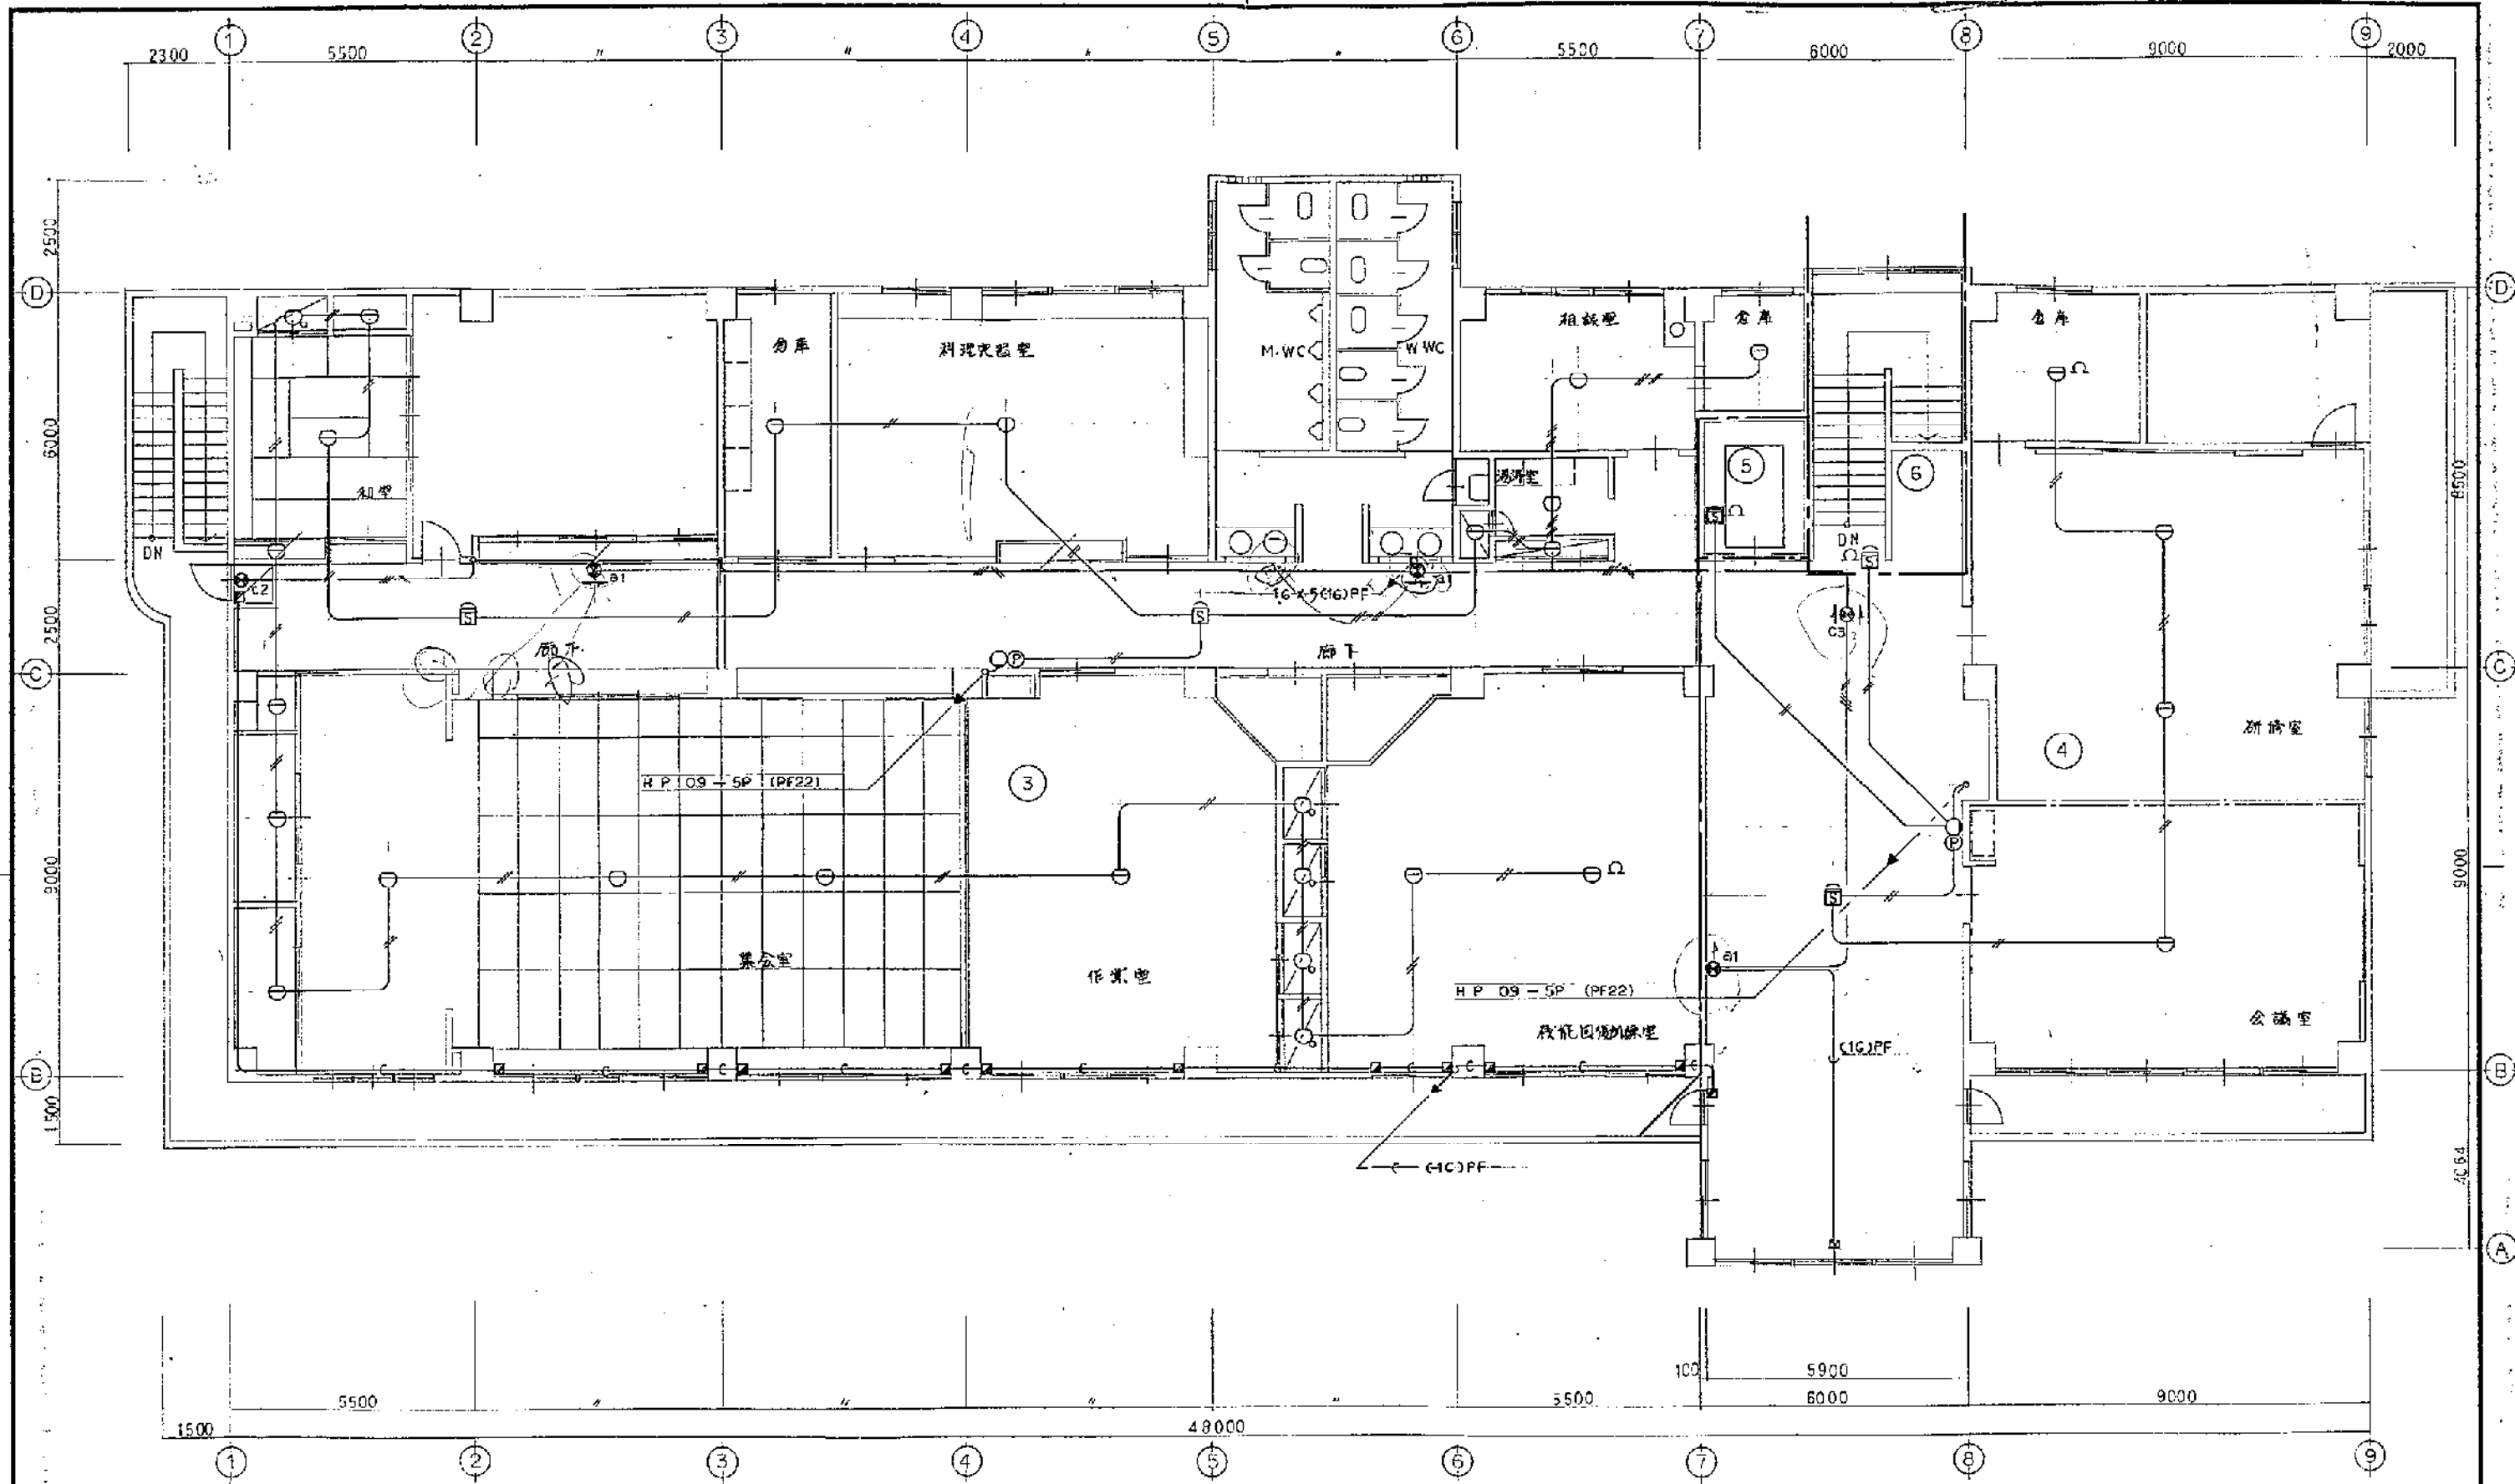

2 階 平 面 図 1/100

南部地域福祉センター(仮称)建設 に伴う電気工事				
平成 6 年 10 月	図 名	2 階 平 面 図 (自火報)		
30 - 30	縮 尺	S-1/100	代 表 者	豊橋市建築部建築課
課 長	技 監	課 長 補 佐	係 長	係
豊橋市建築部建築課	豊橋市建築部建築課	豊橋市建築部建築課	豊橋市建築部建築課	豊橋市建築部建築課
株式会社 竹尾建築設計事務所 TEL 62-1331 1332 代表取締役 竹尾 誠 一級建築士登録第 183016 号				