


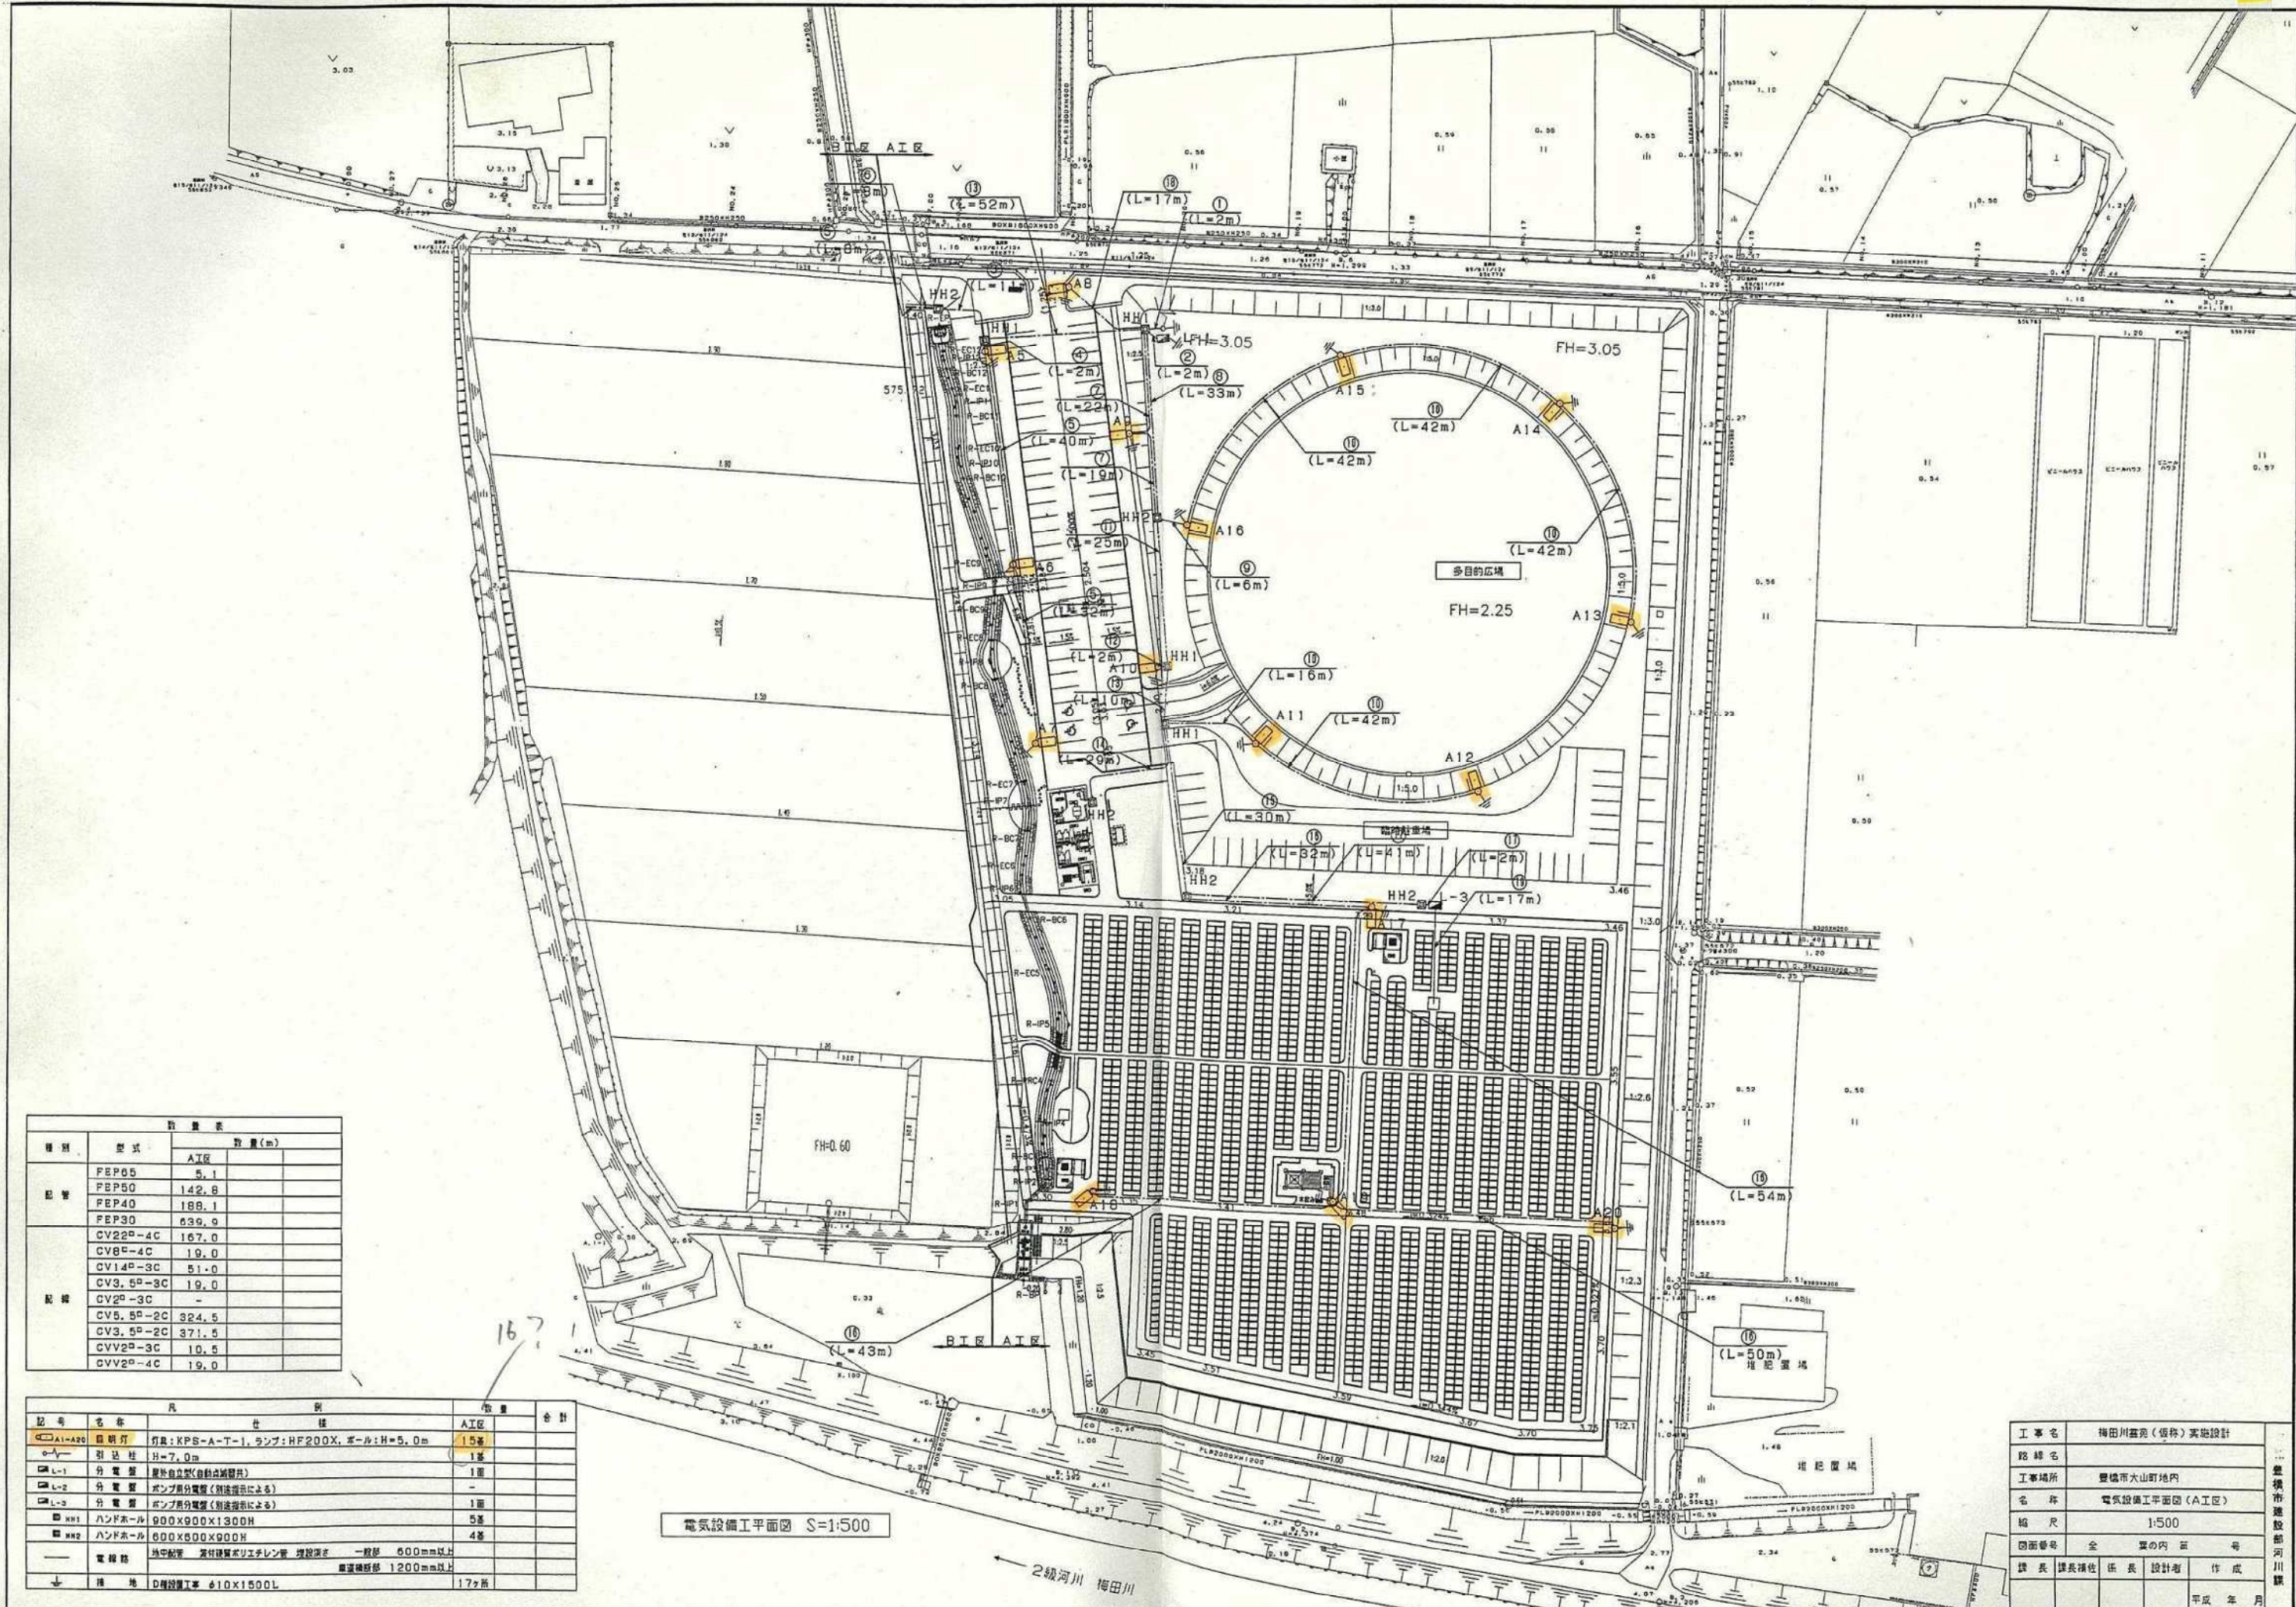


電気設備工平面図 S=1:500

種類	型式	数量(m)
配管	FEP05	5.1
	FEP50	142.8
	FEP40	188.1
	FEP30	636.9
配線	CV220-4C	167.0
	CV80-4C	19.0
	CV140-3C	51.0
	CV3.50-3C	19.0
	CV20-3C	-
	CV5.50-2C	324.5
	CV3.50-2C	371.5
	CVV20-3C	10.5
	CVV20-4C	19.0
	CVV20-5C	-

記号	名称	仕様	数量	合計
A1-A20	照明灯	灯高: KPS-A-T-1, ランプ: HF200X, ホール: H=5.0m	15基	
○	引込柱	H=7.0m	1基	
L-1	分電盤	屋外自立型(自動点検開閉)	1面	
L-2	分電盤	ポンプ用分電盤(別途指示による)	1面	
L-3	分電盤	ポンプ用分電盤(別途指示による)	1面	
KH1	ハンドホール	900X900X1300H	5基	
KH2	ハンドホール	600X600X900H	4基	
—	電線管	地中配管 高圧線管ポリエチレン管 埋設深さ 一般部 600mm以上 電線管径部 1200mm以上		
↓	埋地	D埋設工事 610X1500L	17ヶ所	


工事名	梅田川公園(仮称)実施設計
路線名	
工事場所	豊橋市大山町地内
名称	電気設備工平面図(A工区)
縮尺	1:500
図面番号	全 覧の内 証 号
課長	課長補佐 係長 設計者 作成
	平成 年 月

照明灯外形図 S=1/30
(参考)

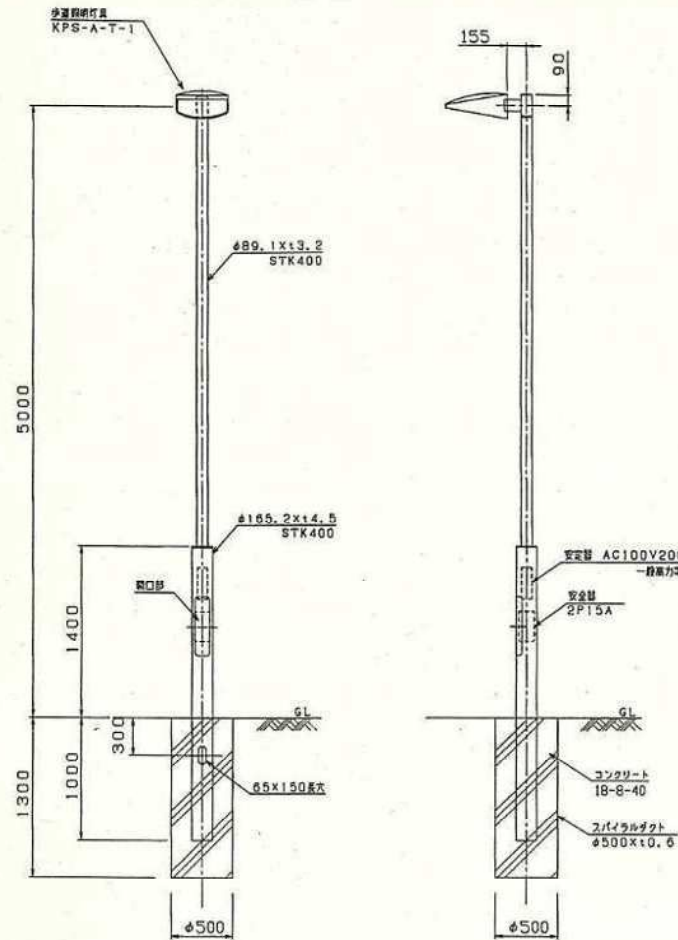


注意
表面処理：亜鉛めっきメッキ（HDZ55）後、指定色塗料仕上とする。

適合アダプター詳細図 S=1/6

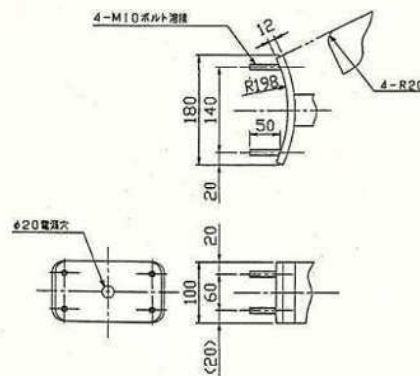


照明器具外形図 S=1/6
(KPS-A-T-1)

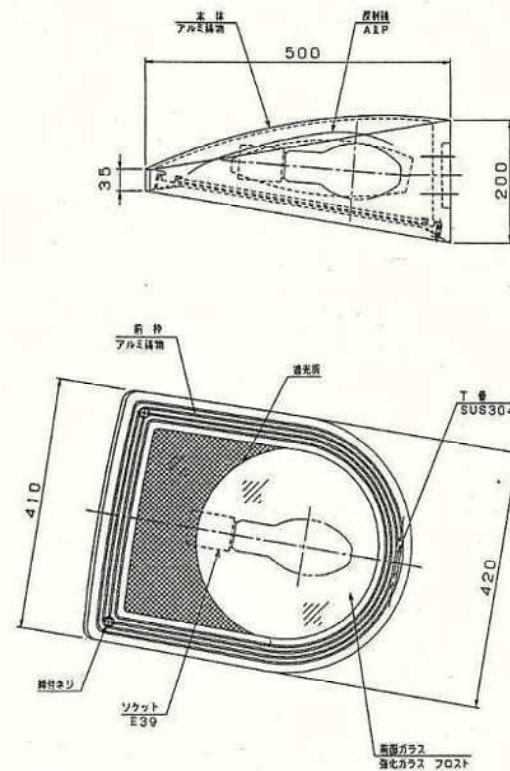

- 仕様
1. 器具ランプ：MF200X
 2. 光源色：指定色とする。
 3. 光源仕様：JIS C 0920 熱光源
 4. 適合アダプターは下図に準ずる。
 5. 仕様書と異なる場合は確認のこと。

照明灯 10基 当り					
材料表	名称	規格	数量	単位	備考
	コンクリート	18-8-40	2.3	m ³	
	スパイラルダクト	φ500×t0.6	10	本	


引込柱外形図 S=1/30

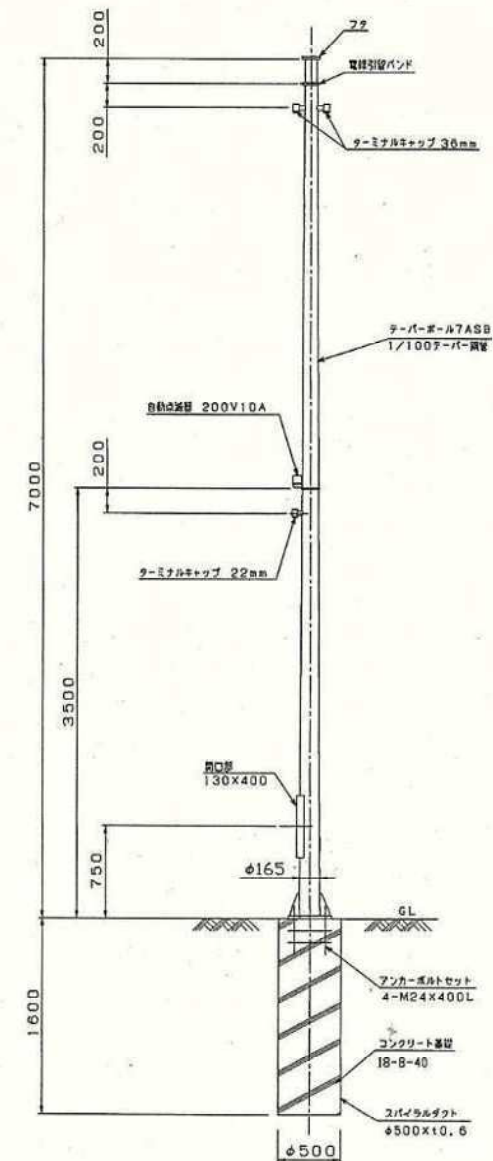



- 表面仕上
1. 下地処理：亜鉛めっきメッキ（HDZ55）
 2. 塗料色：指定色とする。

引込柱 10基 当り					
材料表	名称	規格	数量	単位	備考
	コンクリート	18-8-40	3.1	m ³	
	スパイラルダクト	φ500×t0.6	10	本	

ベースプレート詳細図 S=1/10

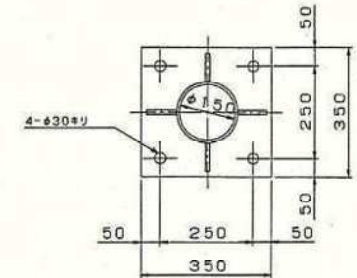


アンカーボルトセット詳細図 S=1/10

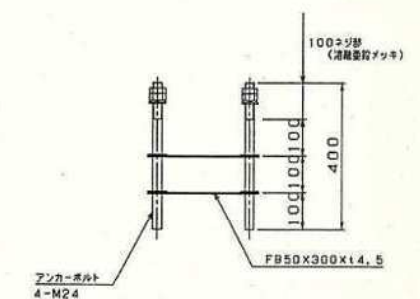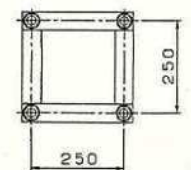


工事名	梅田川公園（仮称）実施設計
路線名	
工事場所	豊橋市大山町地内
名称	電気設備工事（A工区）
縮尺	図示
図面番号	全 第 1 図
課長	課長補佐
係長	設計者
作成	作成
平成 年 月	

照明灯外形图 S-1/30
(参考)

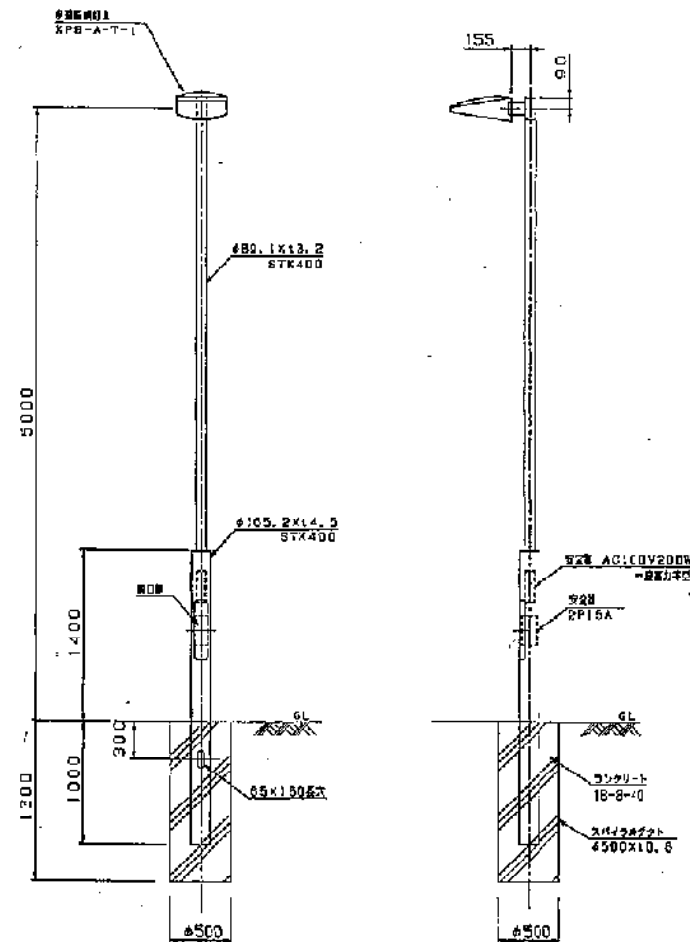

照明器具外形図 S=1/6
(KPS-A-T-1)

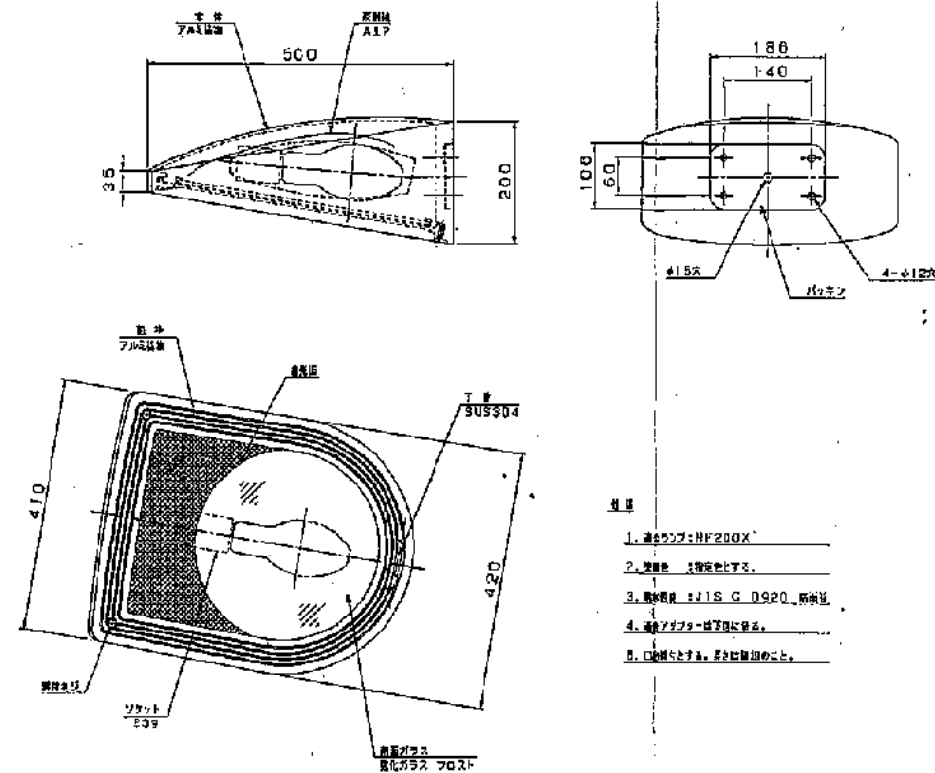

- 付 録
1. 通称ラフブ:HF200X
 2. 塗膜色: 黒色(黒)とする。
 3. 鋼材規格: JIS G 0920 鋼板
 4. 通称メダブラ: 下図に作る。
 5. 口縁幅とする。また取組むこと。