



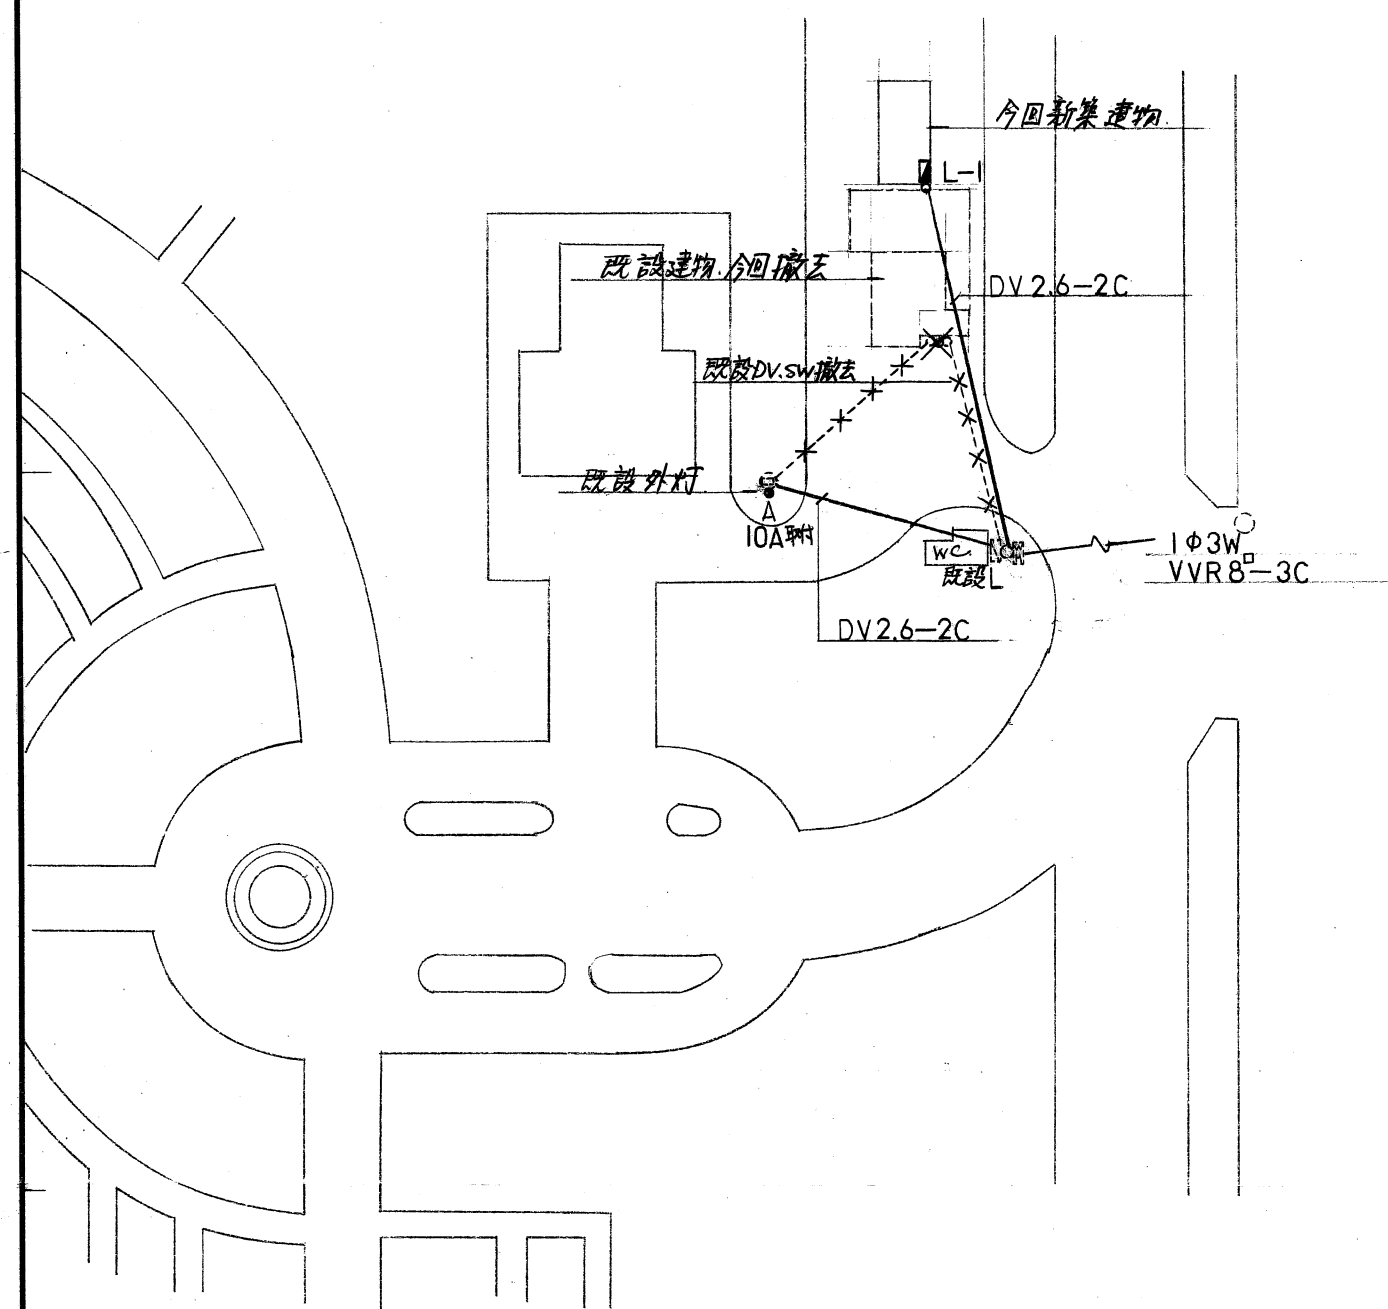


配置図 1:600

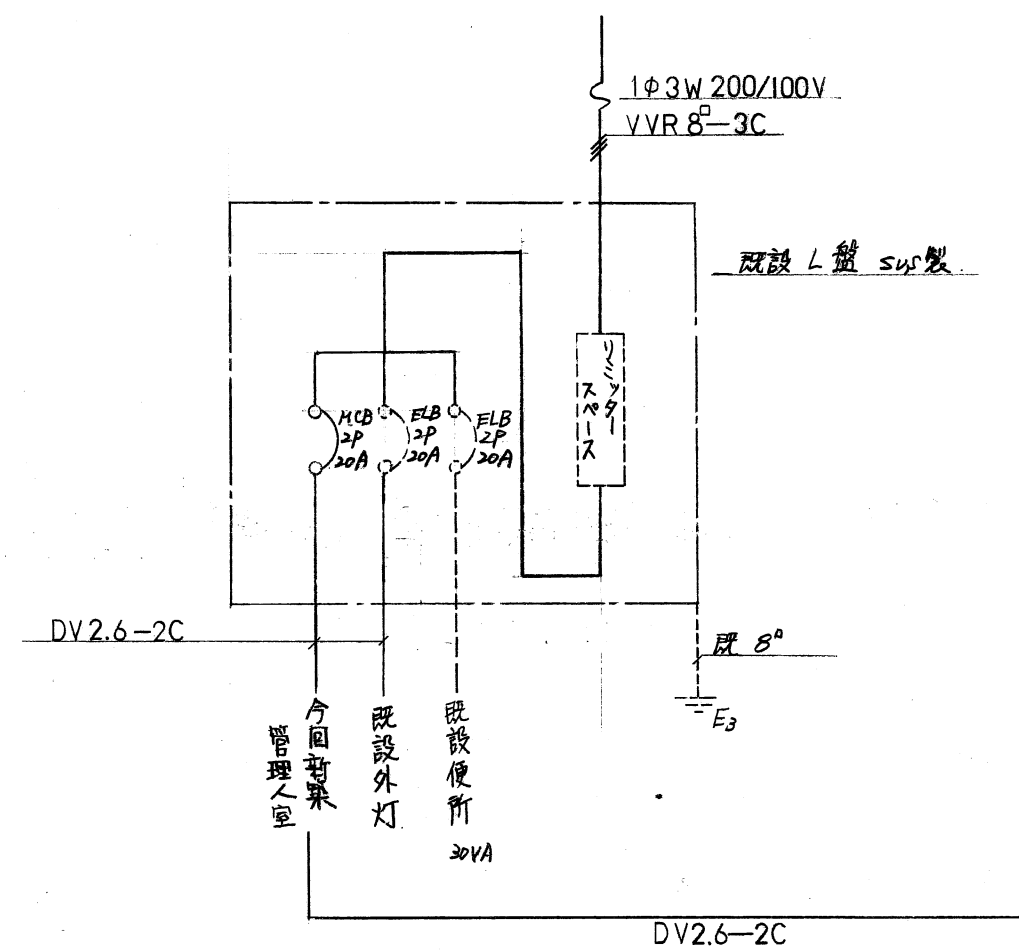




分電盤結線図

註記
。記入なき配線は下記による
 // VVF 2.0-2C
 // " 1.6-2C
 // " 1.6-3C

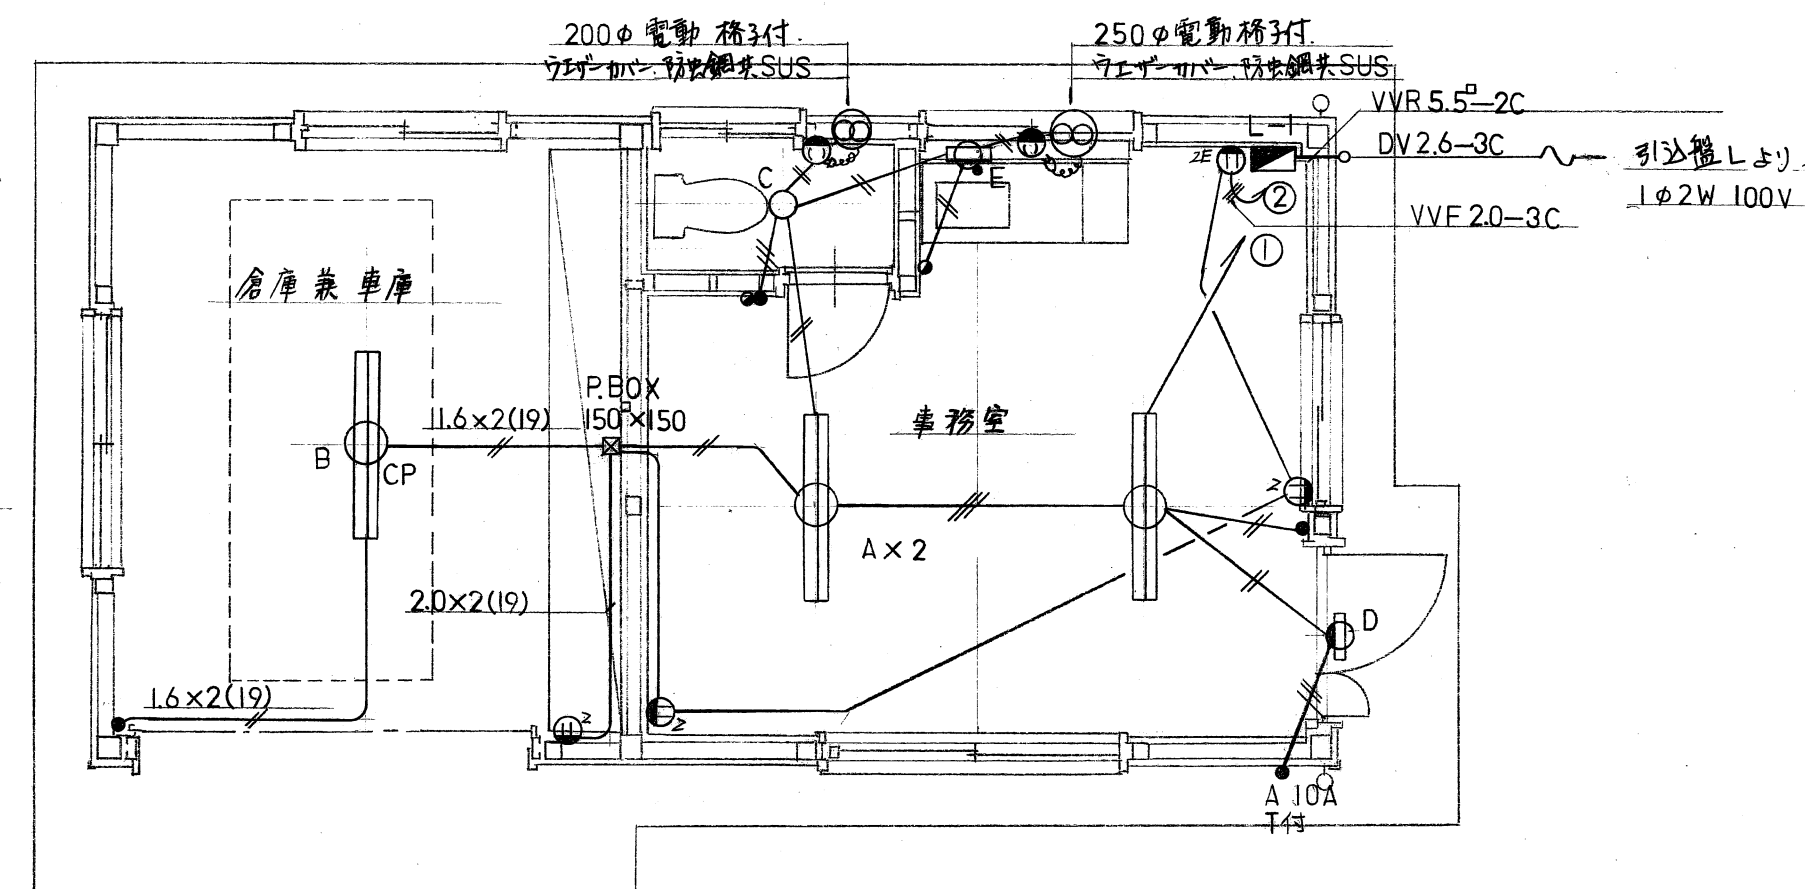

平面図 1:50

照明器具表

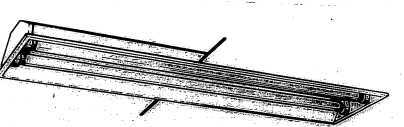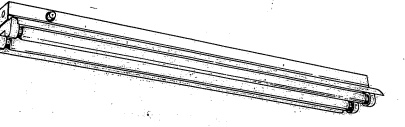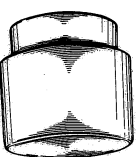	
A FL40W-2 UH ㊦	B FL40W-2 UH ㊦ C.P.
	
C IL60W 円筒形、ガラスグローブ	D FL10W-1.W.P. 木製、乳白P77リル
	
E FL15W-1 プラスチック付	

豊橋市向山霊苑管理事務所等改築工事

平成 2 年 5 月
10 E-1 9

電気設備図

縮尺
1:600
1:50

課長 係長 設計
課長補佐 係長 設計

豊橋市建築部建築課