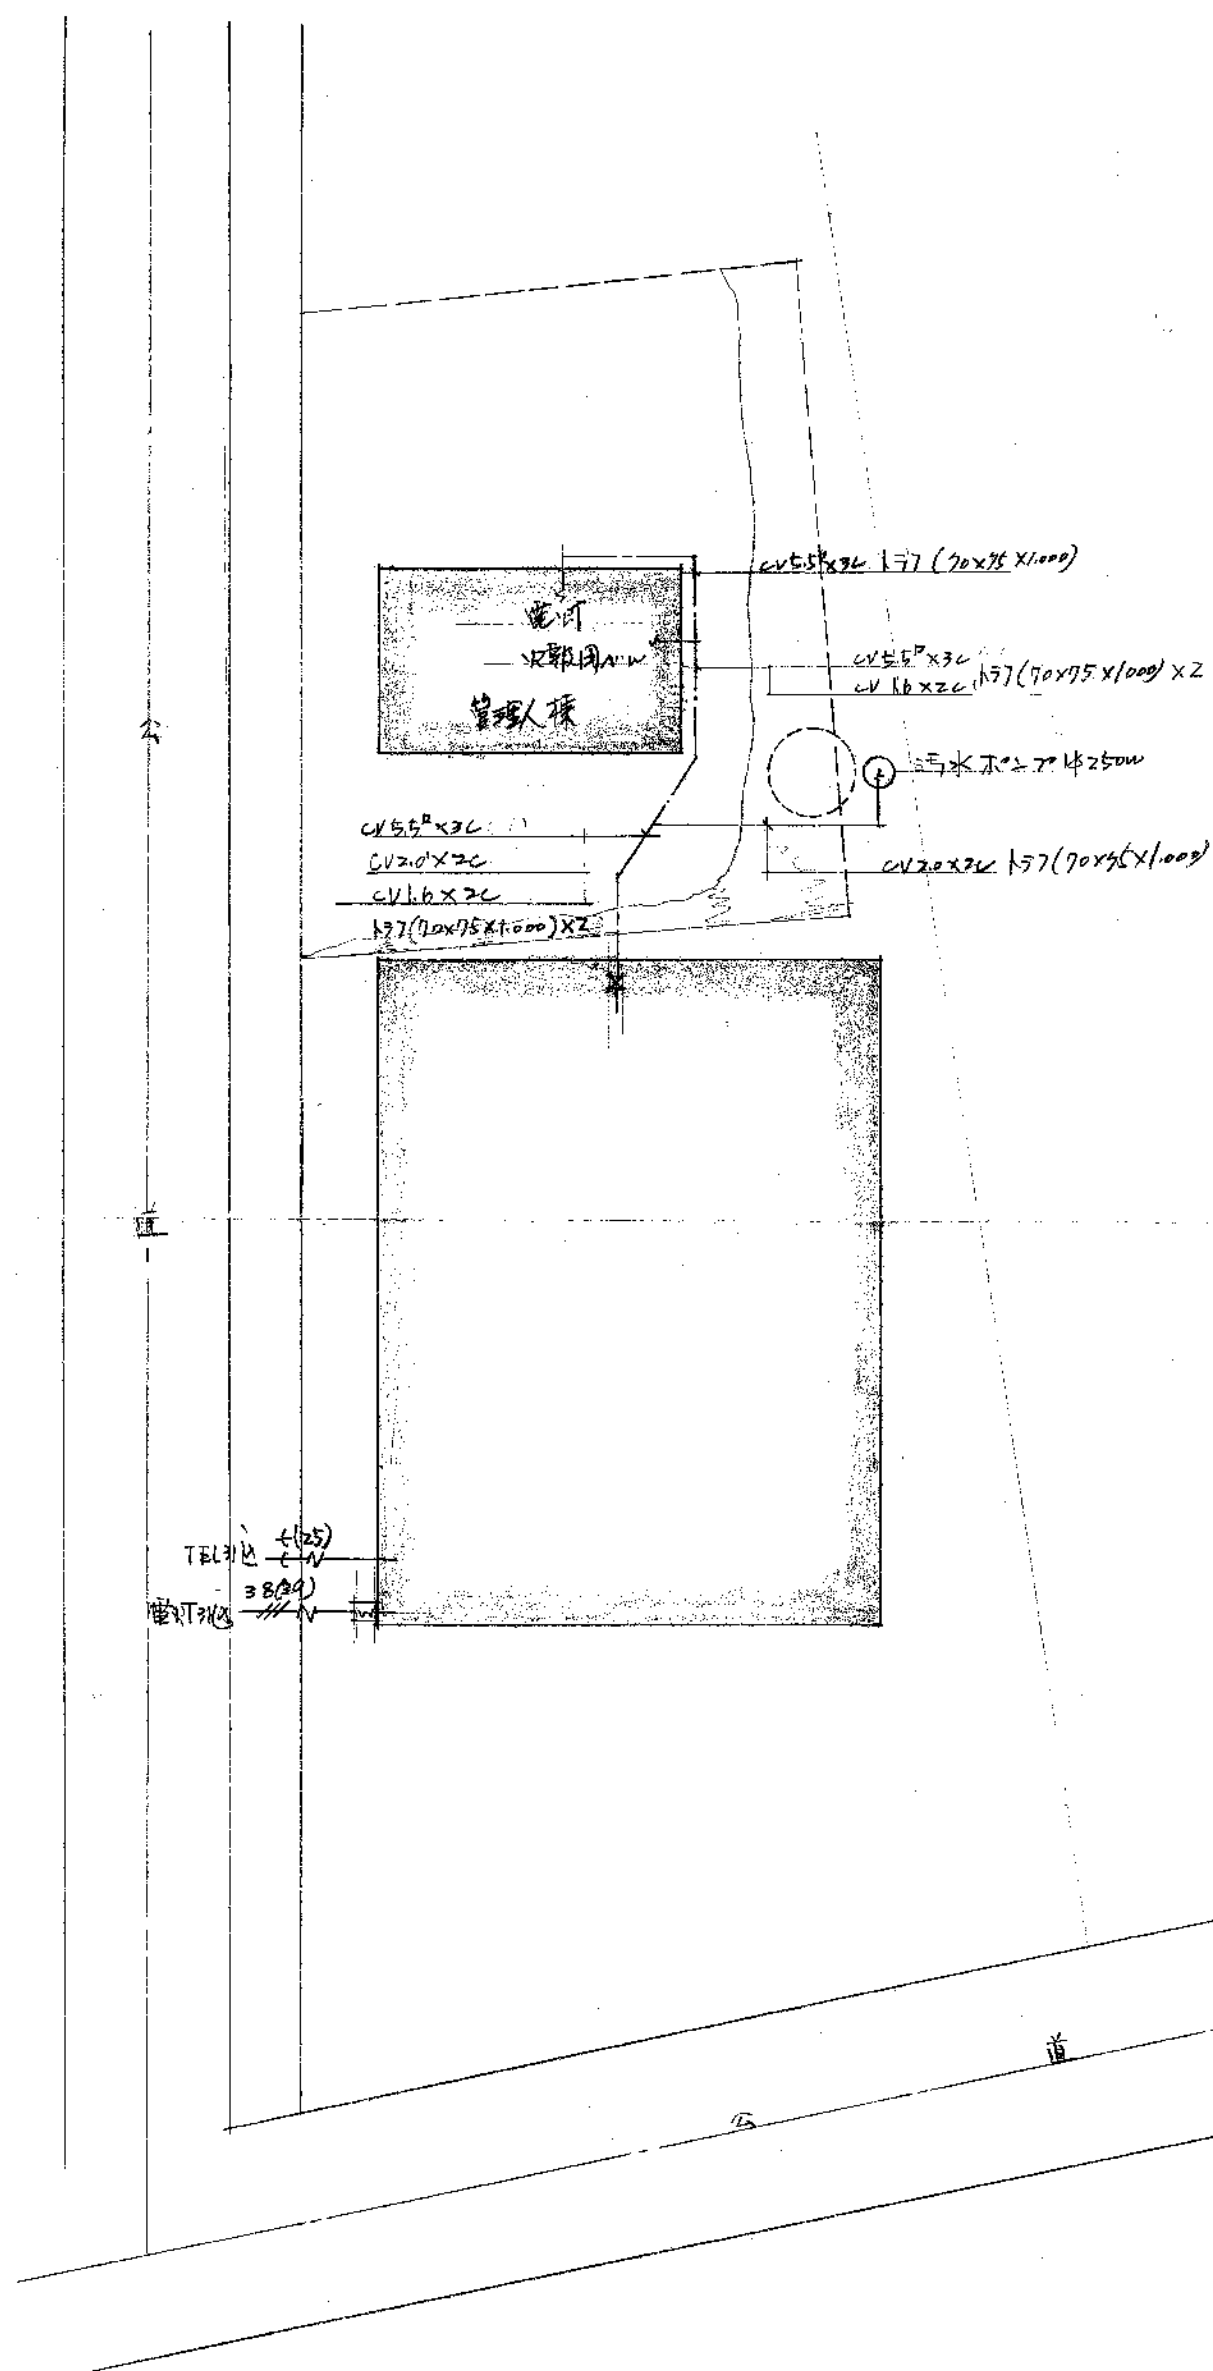
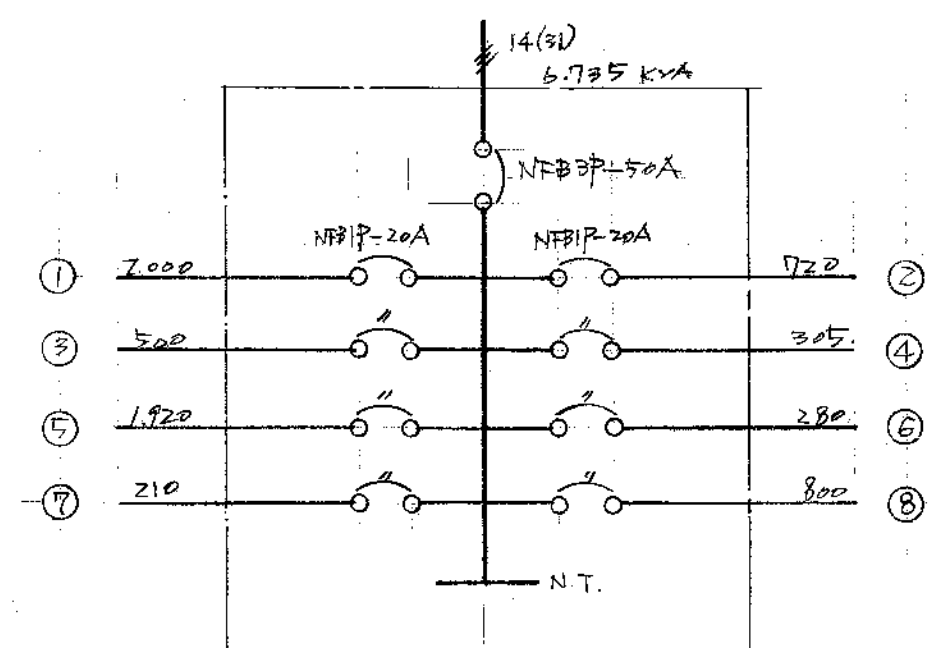
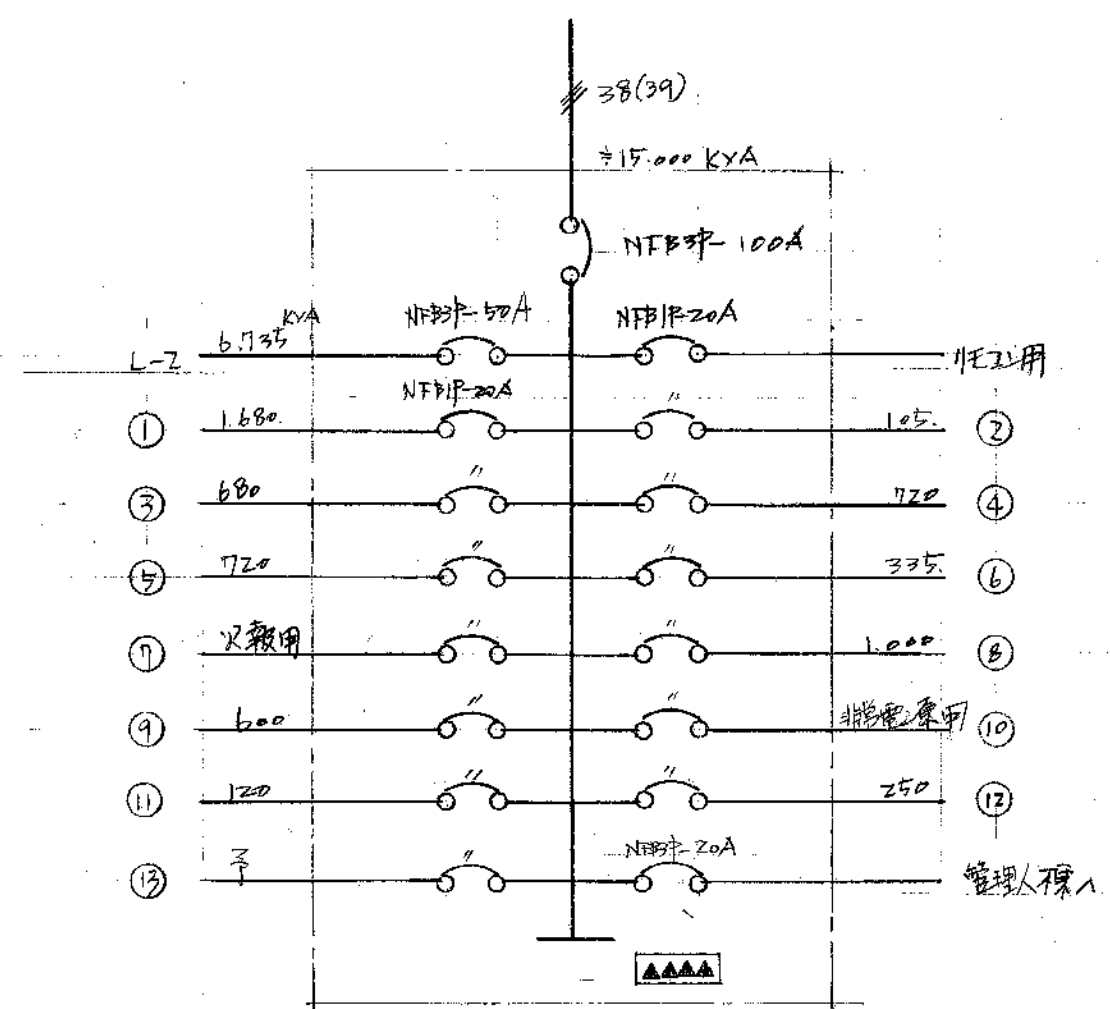






配置図及幹線図




L-2

豊橋市北部地区建設局の電気設備工事			
昭和47年6月	図面名称	配電図 幹線図	
4-1	分電盤詳細図		
縮尺	課長	課長補佐	係長
1:200	長	長	計
豊橋市建設部建築課			

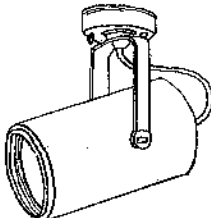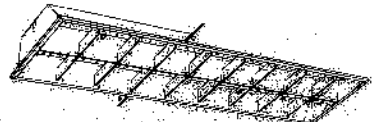图 照明器具姿图

B	1L 100 W	C	FL 40 W - 2
 スポットライト レフランプ用 直付型		 7044 コンフォート	

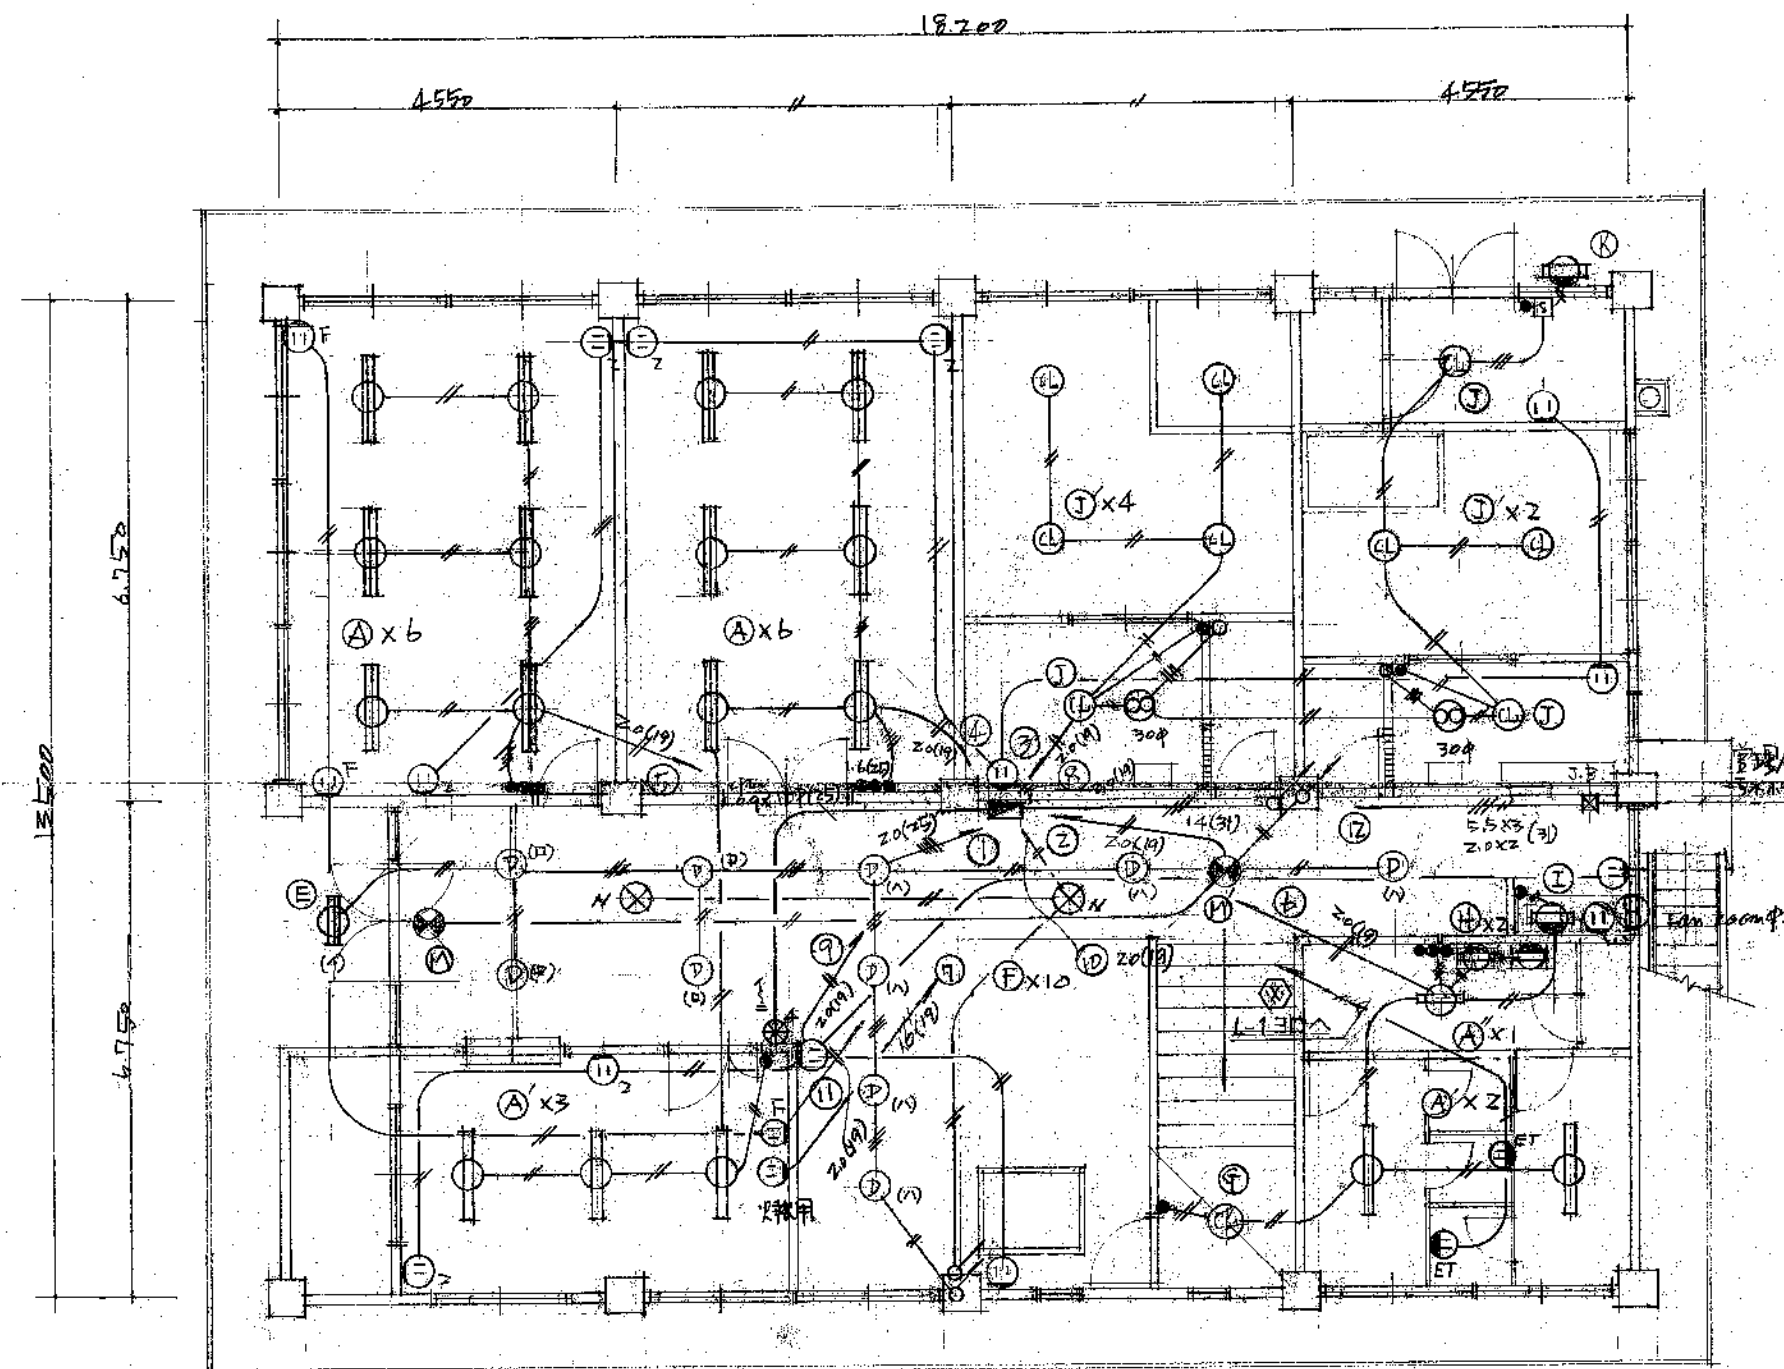


※

WVF20-2C (コロン)

露出部×タールにて保護する。

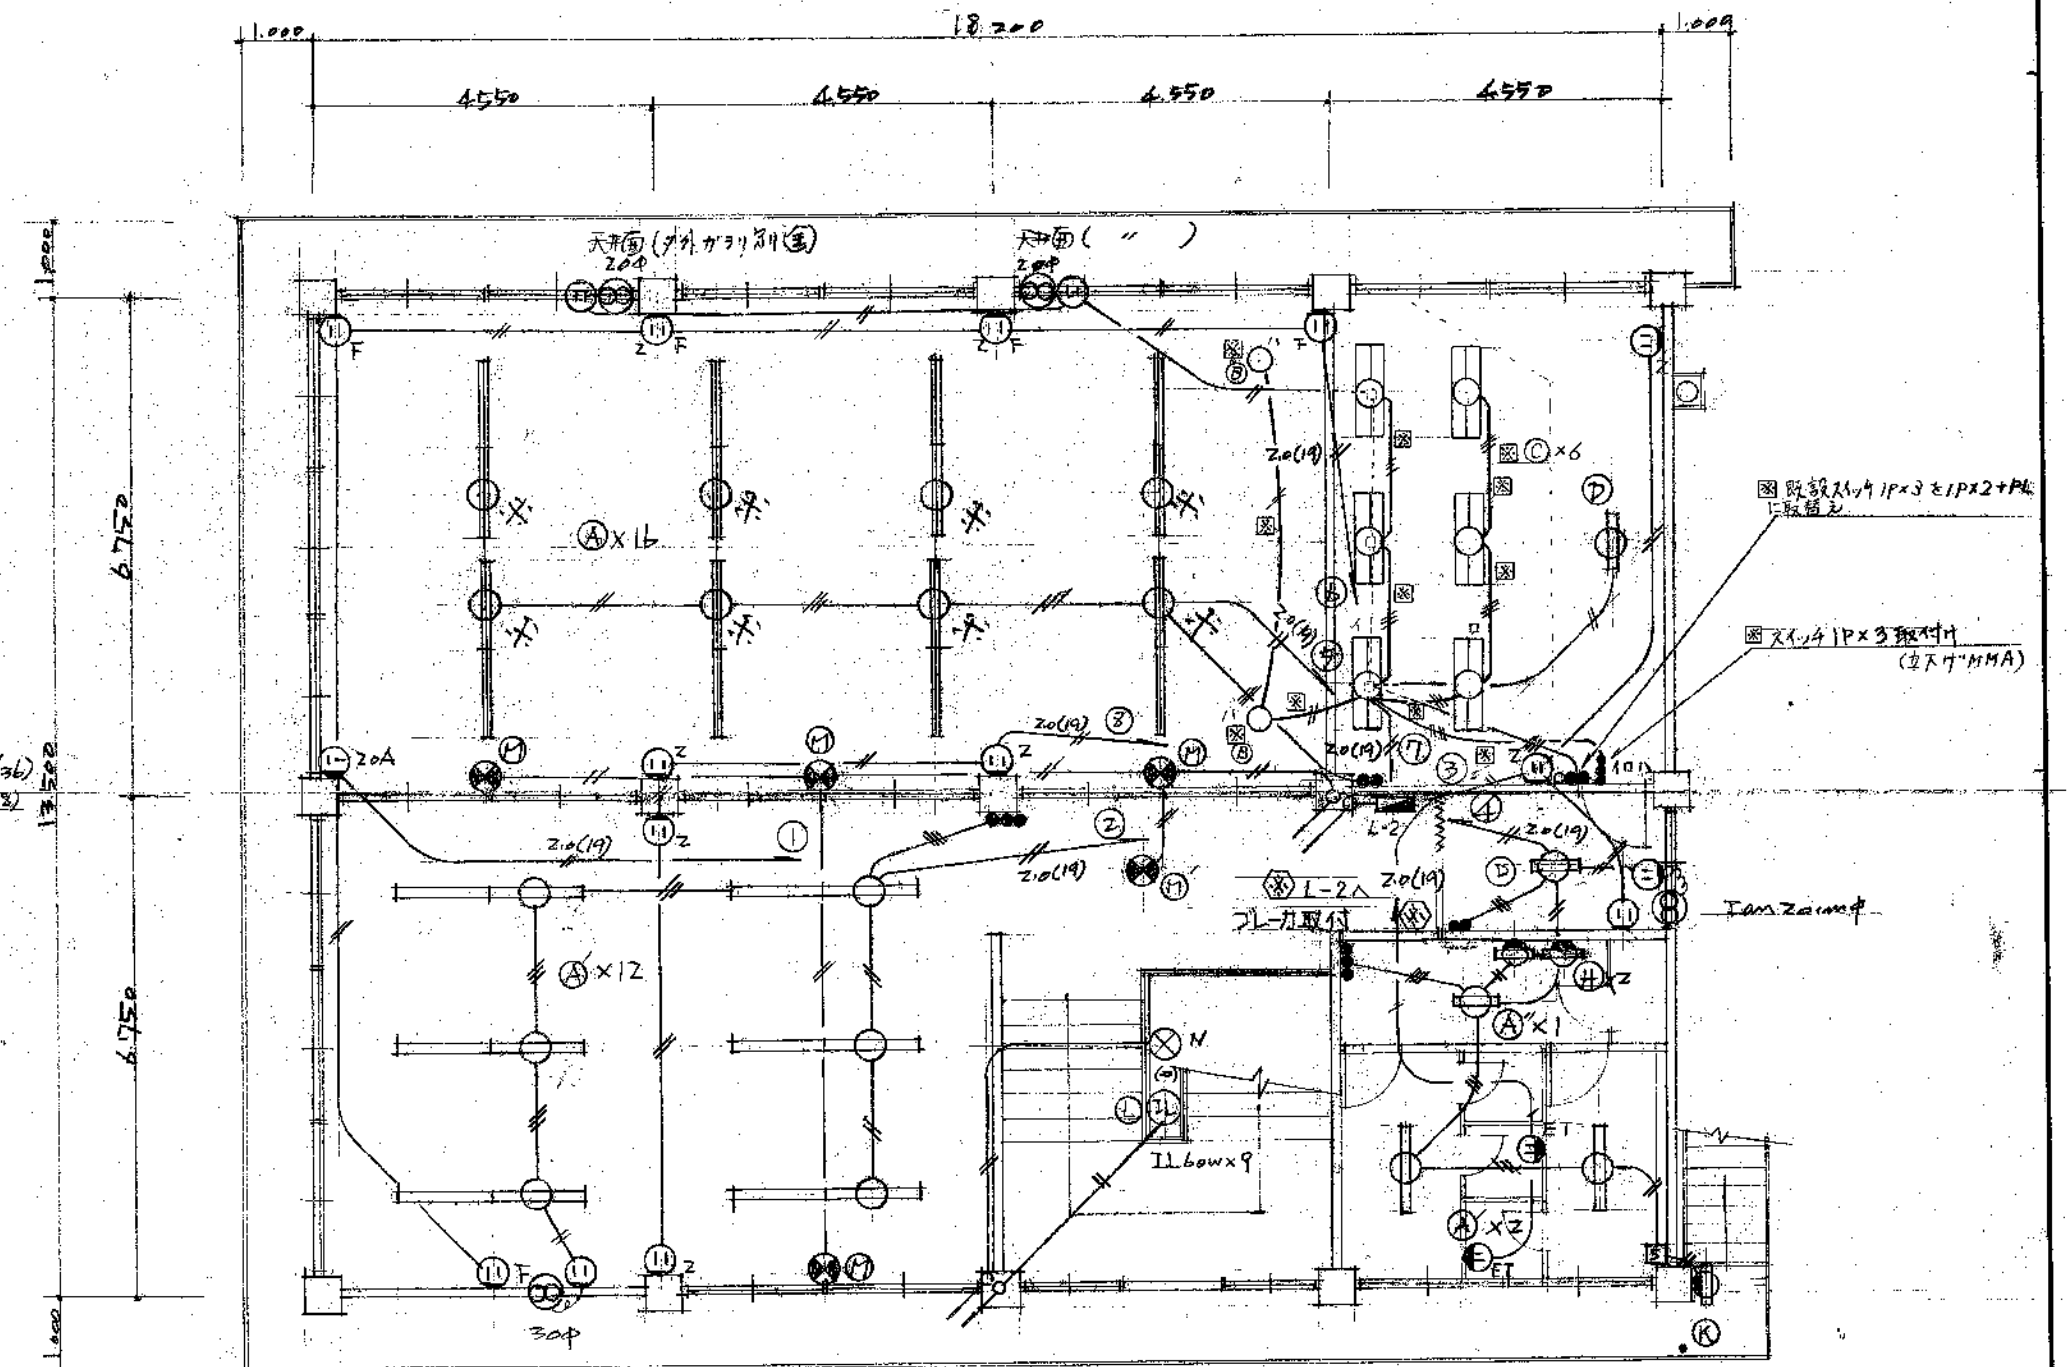
コンクリートELB内蔵タイプ



図・既設照明灯 FL40W-1(露出) 3台撤去。

・特記なき配線は下記のとおりとする。

— <u> </u> —	VVF1.6-2C
— <u> </u> —	VVF1.6-3C
— <u> </u> —	VVF1.6-2C ~ 2本

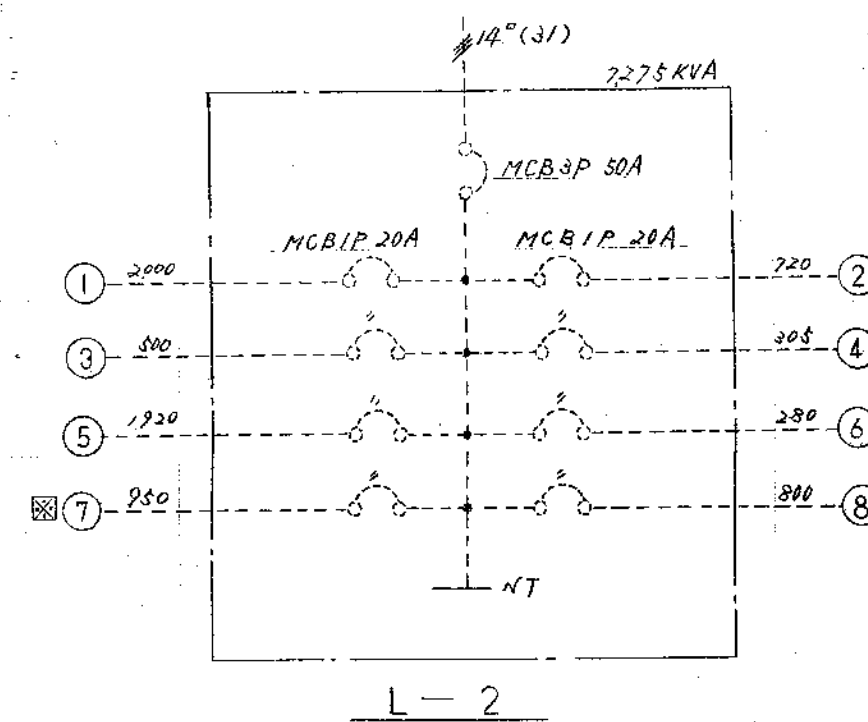


2. 隋

⊗ 今回工事


全國工業

(※)	H10.6 (E-2)	高師町/老人福祉センター・便所改修工事
工事	H.4.9 3-3	豊橋市・連立・年忌下地老人福祉センター・スラブ・照明器具取付工事
工事	H4 10-4	豊橋市・西部老人福祉センター・便所・改修工事 豊橋市・北部老人福祉センター・便所・改修工事

昭和47年6月		圖面名稱		電工工事概観図			
4—2		課		課長補佐		係	
縮		課		課長補佐		係	
尺		長		長		計	
豊橋市建設部建築課							

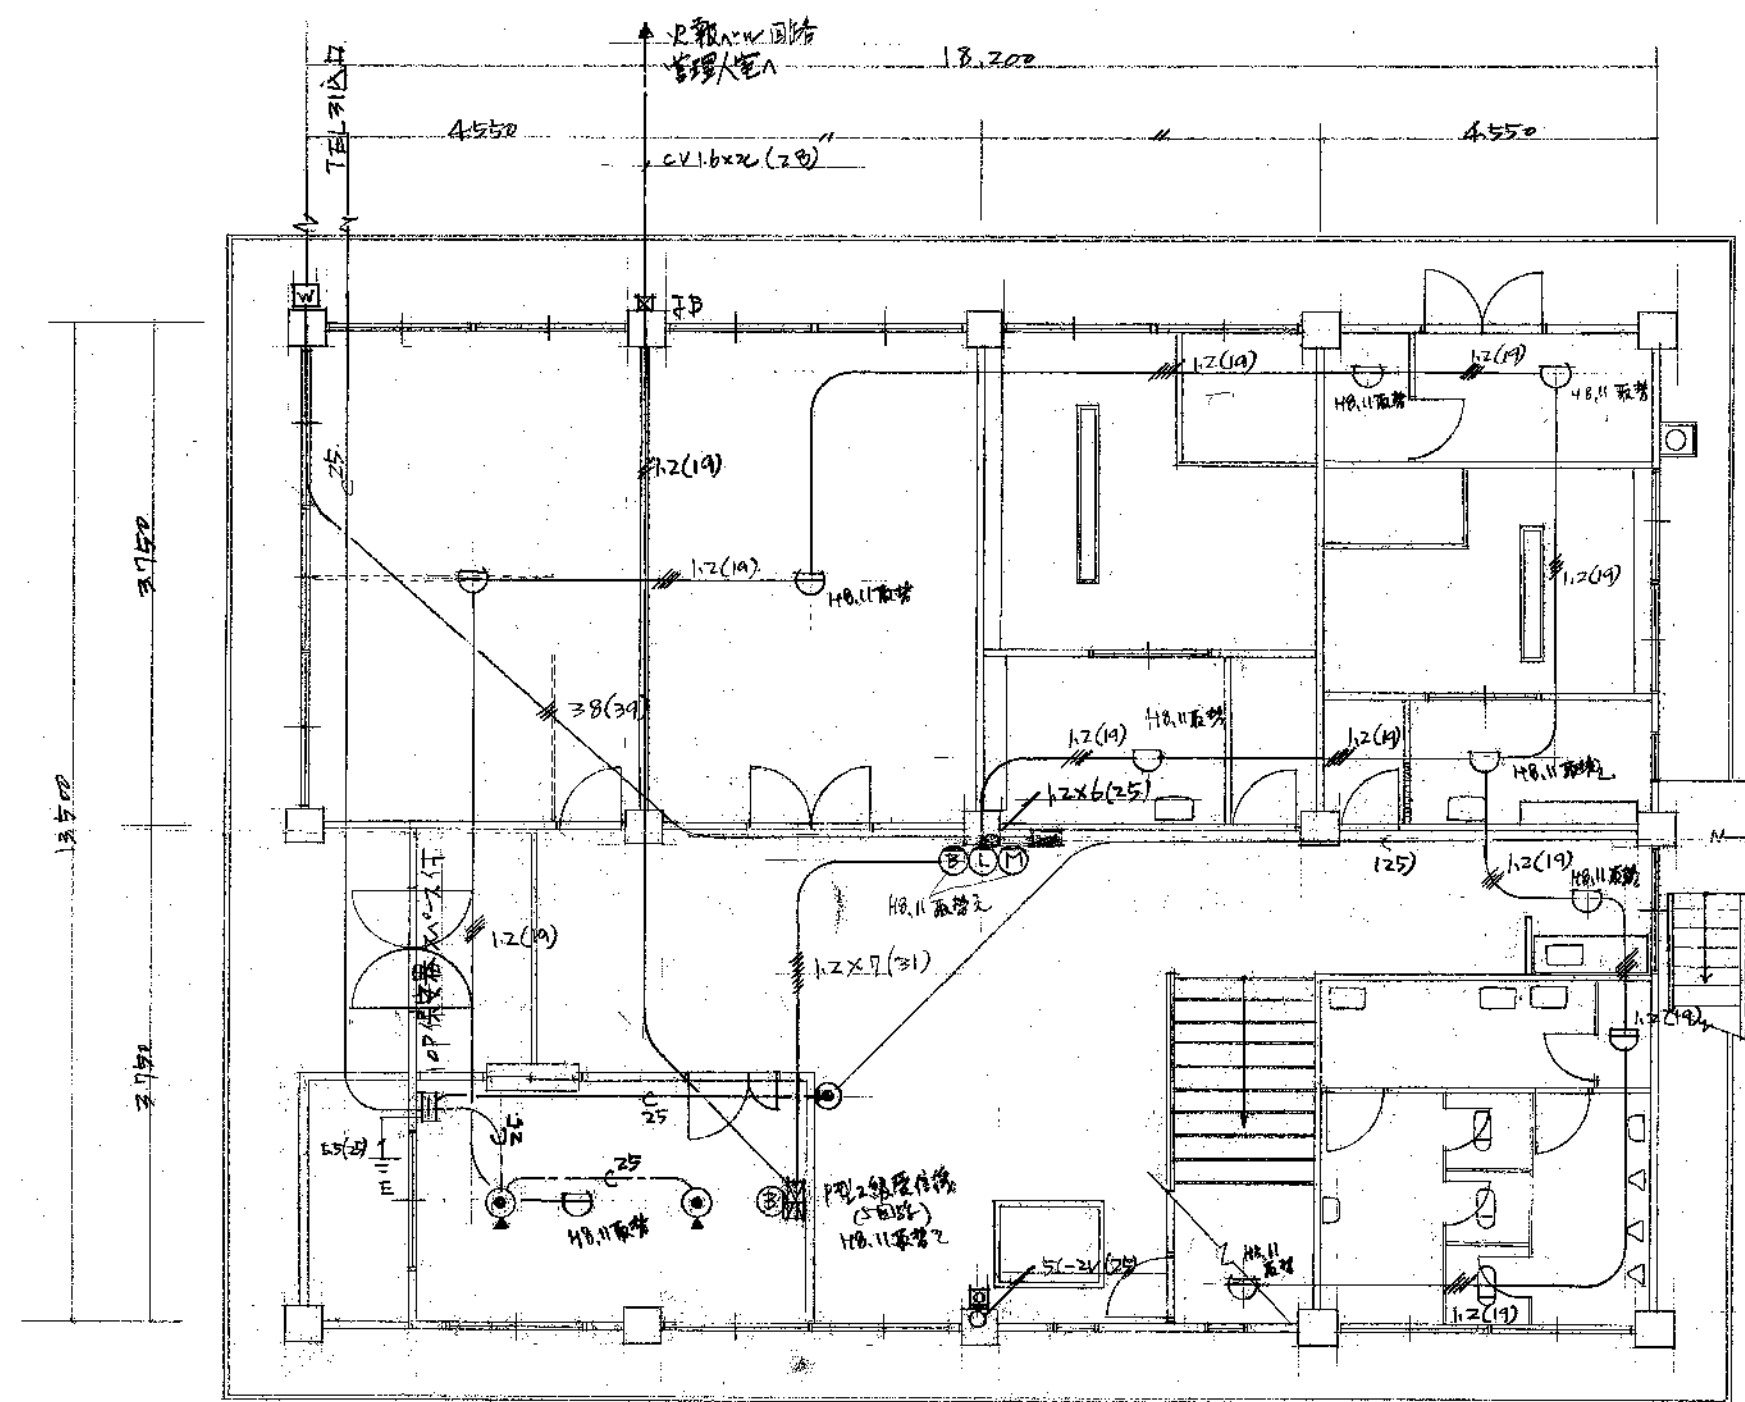

1階












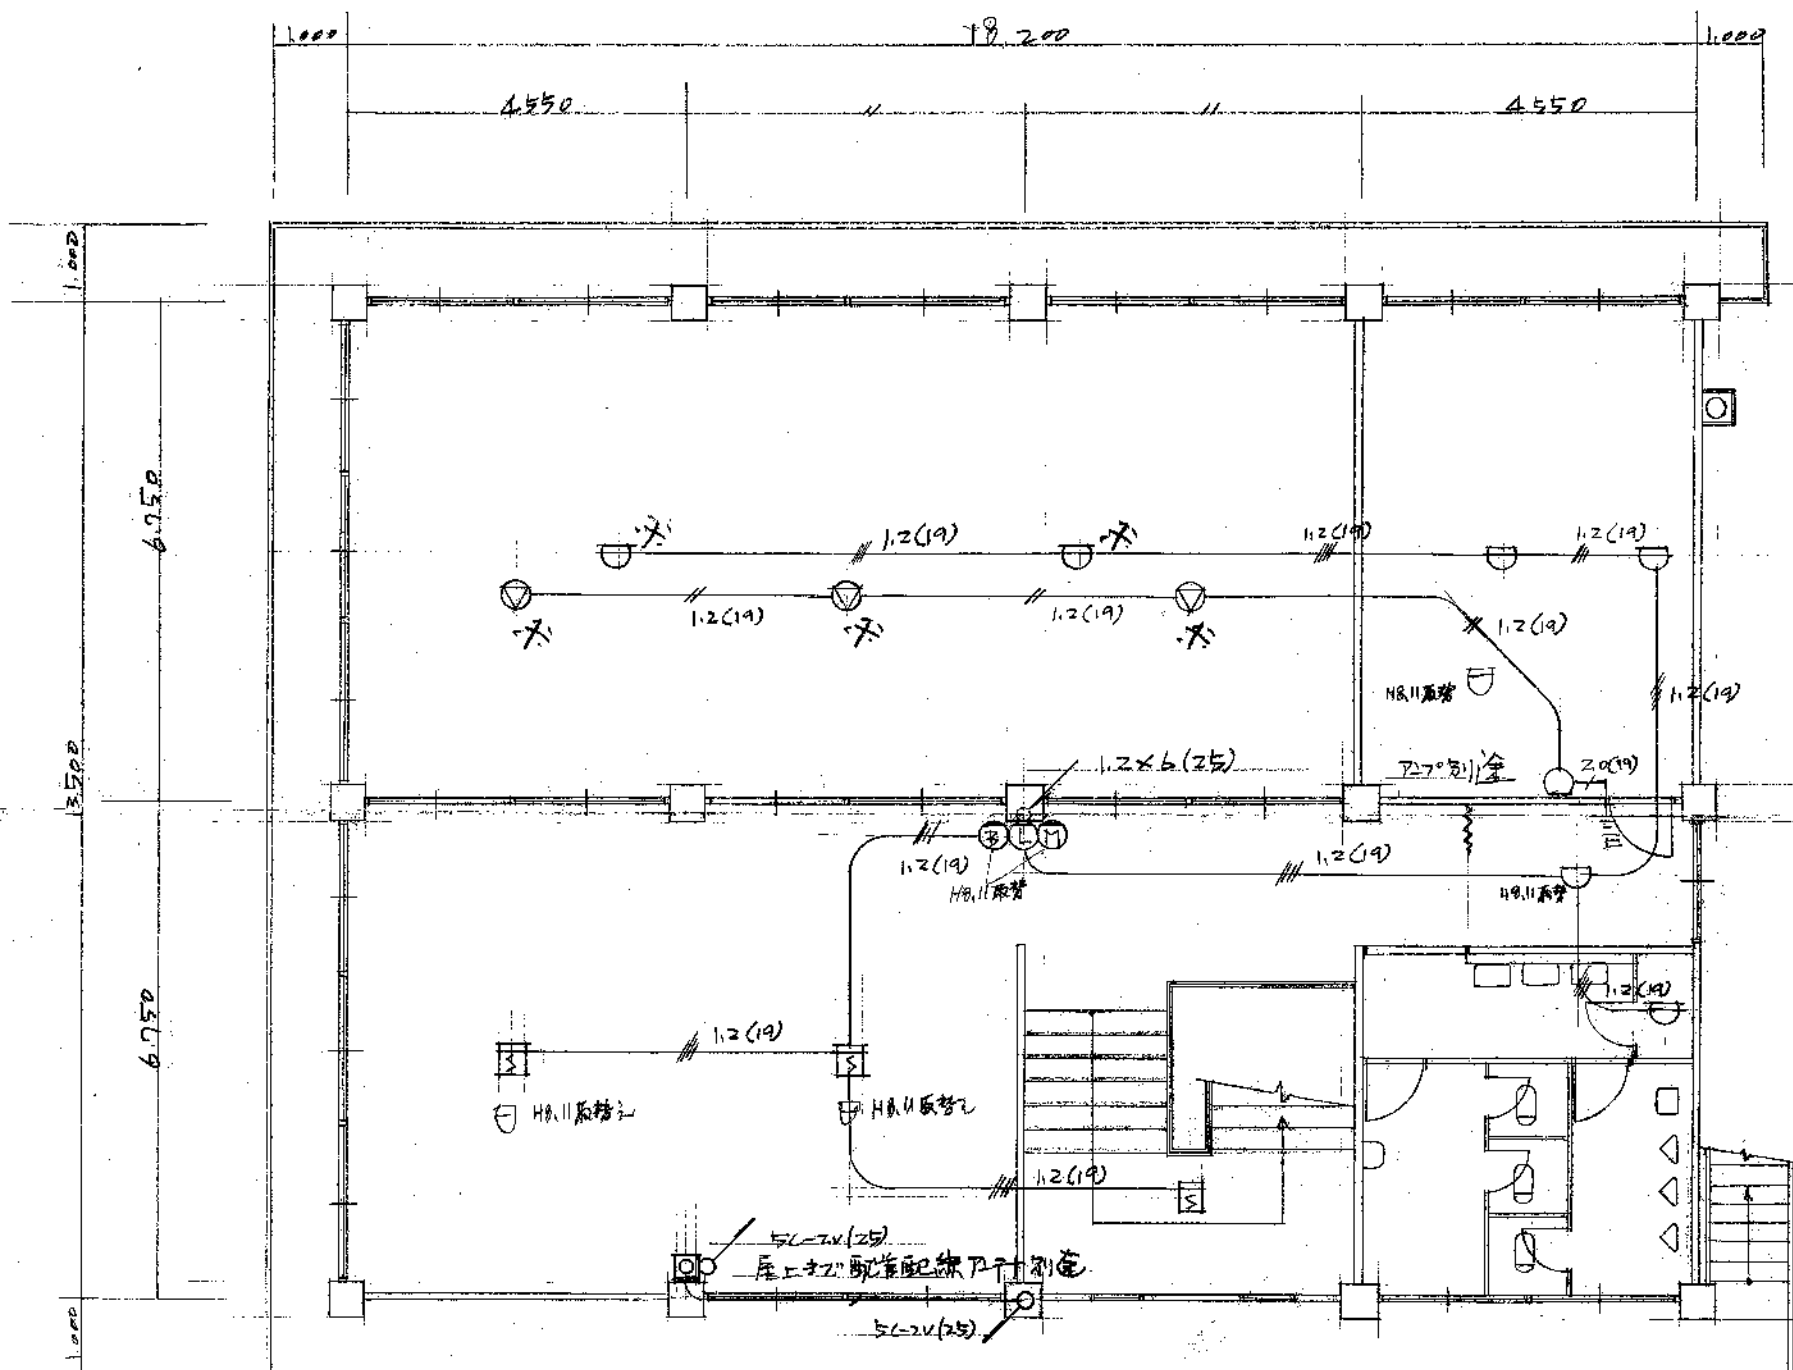


2階

※ 全図工事

図名	豊橋市北部福祉センター建設工事 電気設備工事			
図号	4-3			
縮尺	1:100	課長	係長	設計
昭和47年6月	豊橋市建設部建築課			

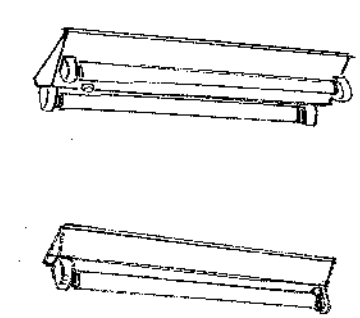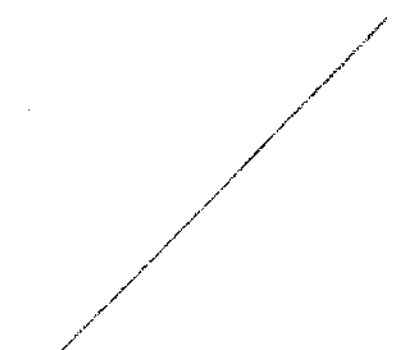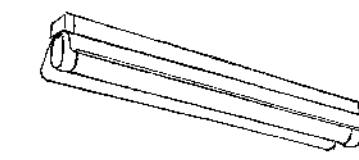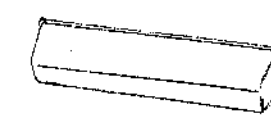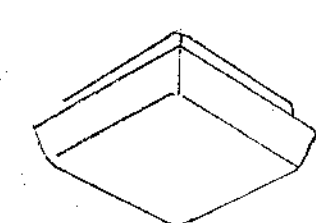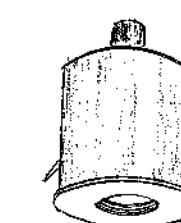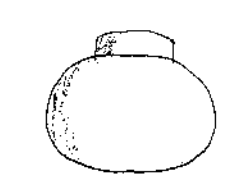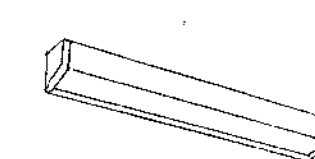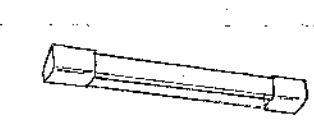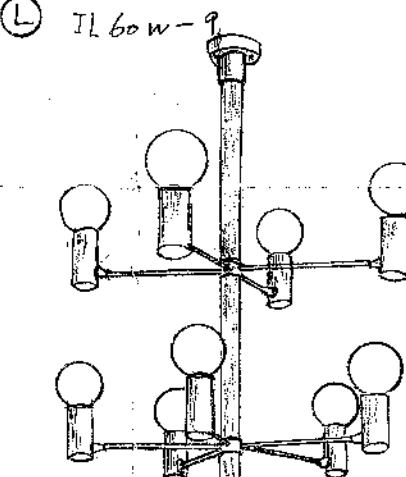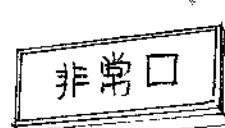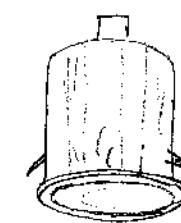照明器具等図

※ ① FL40w-2 ② FL40w-1 ③ FL20w-1 	④ 	⑤ FL40w-1 	⑥ FL20w-1 
⑦ FCL40w+30w 	⑧ IL60w-1 	⑨ IL60w 	⑩ FL10w-1 
⑪ FL15w-1 	⑫ IL60w ⑬ IL60w-1 防水 	⑭ FL20w-1 防水 	⑮ IL60w-1 
⑯ FL10w-1 非常電源入 ⑰ " " 非常電源入 	⑱ 20w 非常電源入 	⑲	⑳

※ 今回工事
上 2F (大広間) 特殊窓枠の取付

豊橋市西部老人福祉センター 18号 16号 2号 設備改修工事 電気設備工事	
豊橋市北部老人福祉センター 建設工事 電気設備工事	
昭和47年 6 月	図面名称 照明器具等図
4 - 4	縮尺
課長 補佐	係長 設計
豊橋市建設部建築課	