

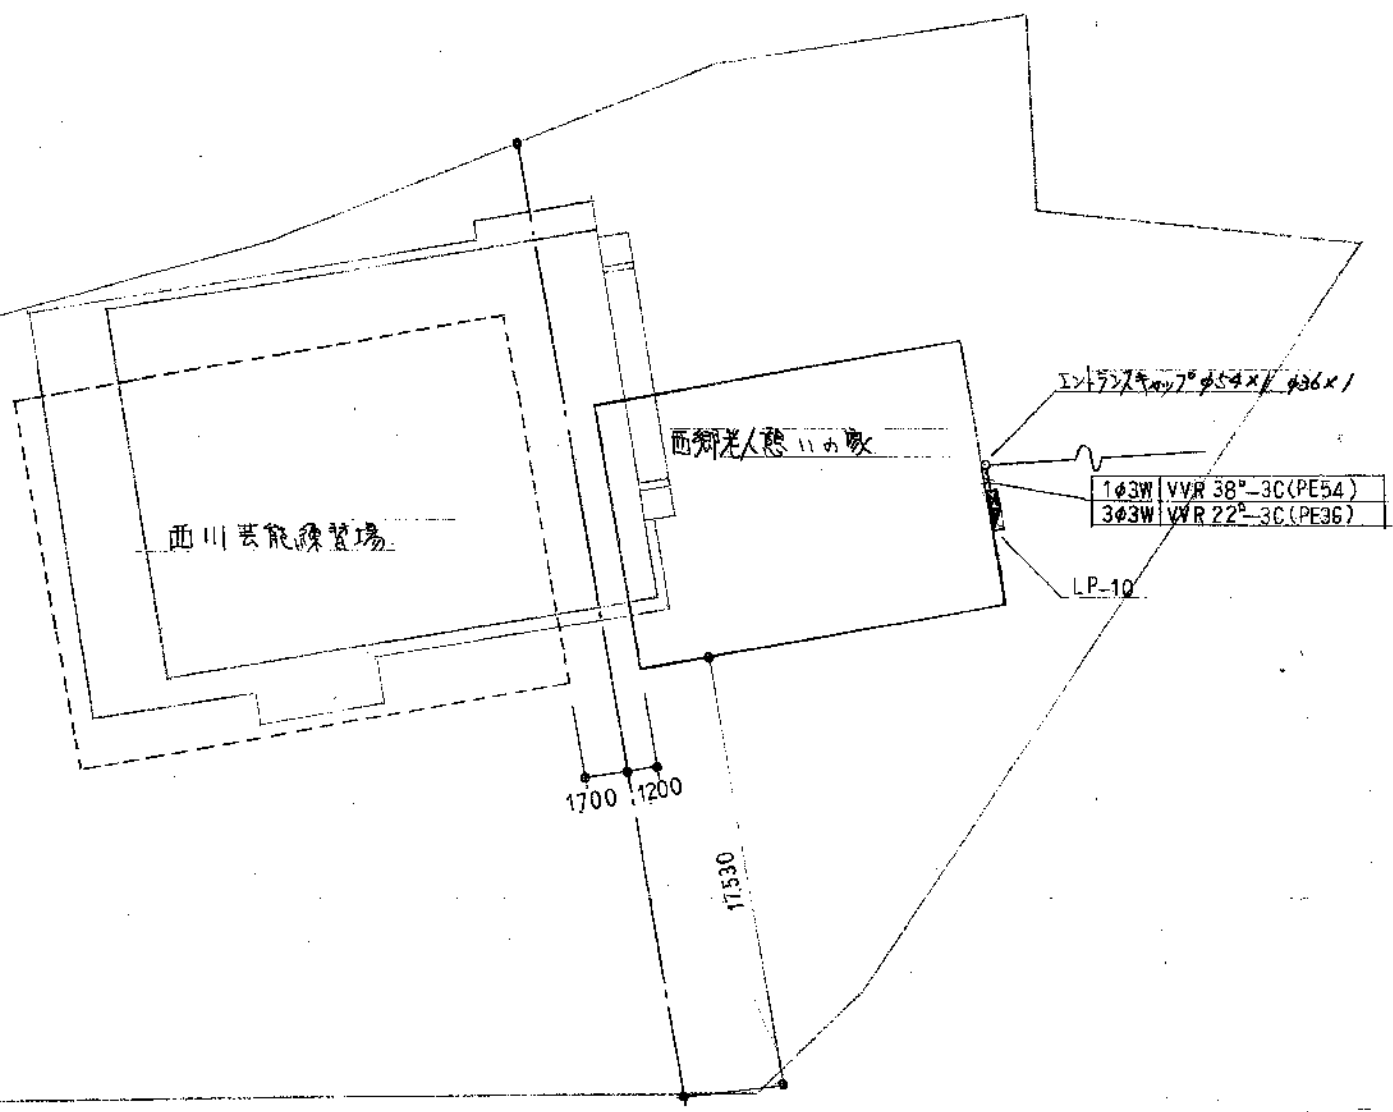
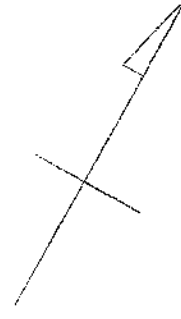


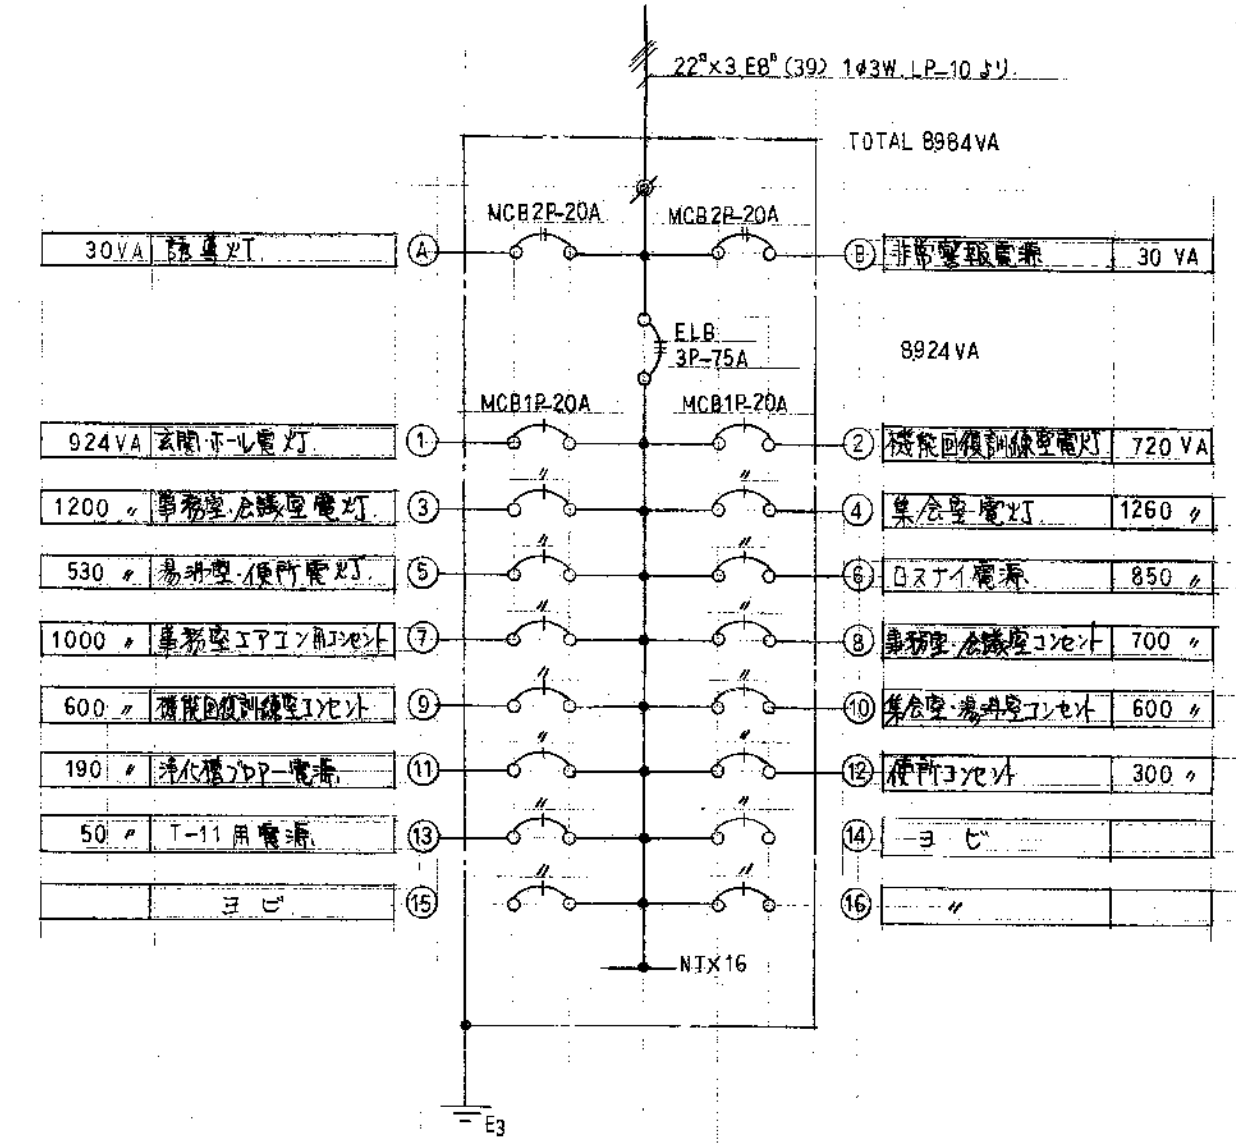


配電図 1:300

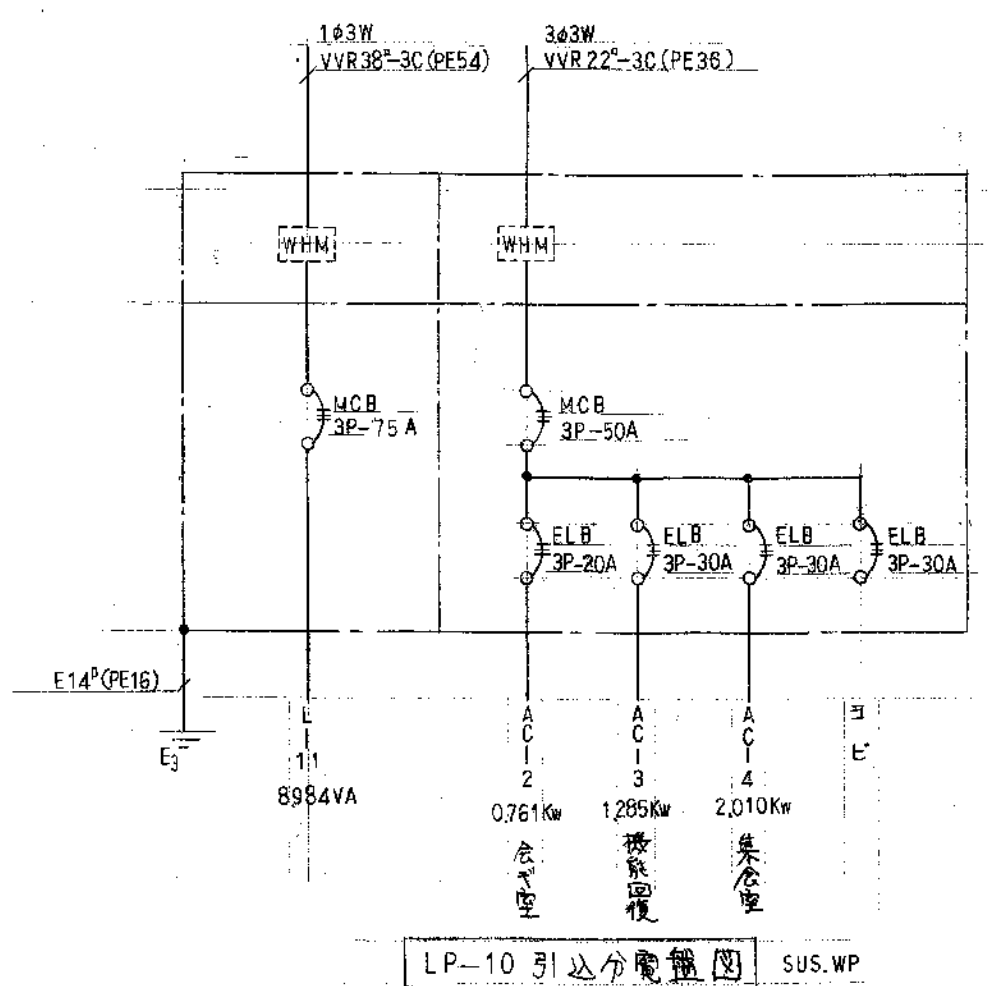

L-11 分電盤図 理込

豊橋市西郷老人憩いの家建設に伴う電気工事			
平成 7 年 11 月	図面名称	配電図	
3	1	分電盤図	
縮尺	1:300	係長	設計
豊橋市建築部建築課			

設計照度	
事務室	516 LX
会議室	554 LX
機能回復訓練室	466 LX
集会室	282 LX
ホ一ル	277 LX

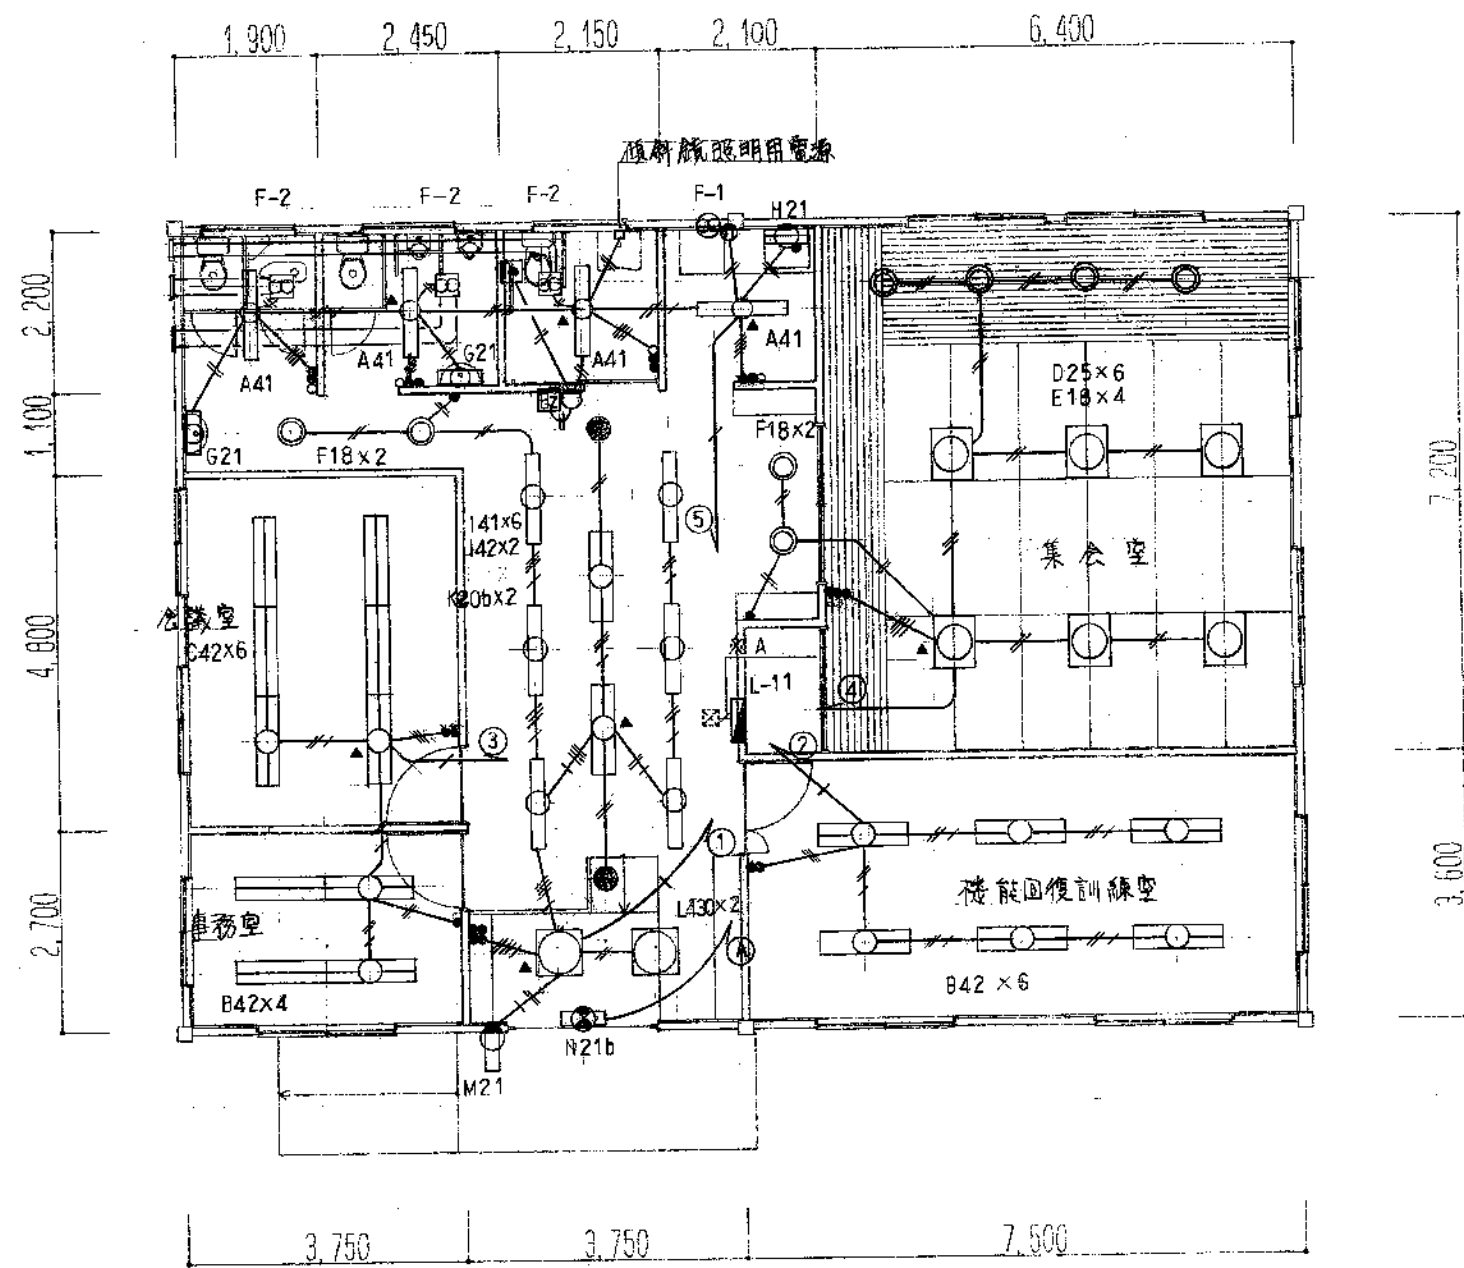

換気扇仕様	
F-1	φ200 電動椅子付 ラエザーカバー-SUS (防虫アミ共)
F-2	φ180 ダクト換気扇 位置器 女性型SUSード共 (スリットダクトφ150)


※ A	
2.0 x 2 (PF16)	(A)
2.0 x 6, E20 (PF22)	(1)(2)(3)
2.0 x 4, E16 (PF22)	(4)(5)
—C— (PF22)	≡C

■	呼出用押釦
○	角型廊下灯
□	音量調整プザー

註記
・ 記入する配線配管は下記による。

- | | |
|--|--------------------|
| | 2.0 2 (PF16) |
| | 2.0 2 E16 (PF16) |
| | 1.6 x (PF16) |
| | 1.6 x E16 (PF16) |
| | 1.6 x (PF16) |
| | 1.6 x E16 (PF16) |
| | 1.6 x (PF16) |
| | 1.6 x E16 (PF16) |
| | 1.6 5 (PF16) |
| | 1.6 5 (PF16) |


▲ 印のボックスは4角入深のアウトレット使用の事

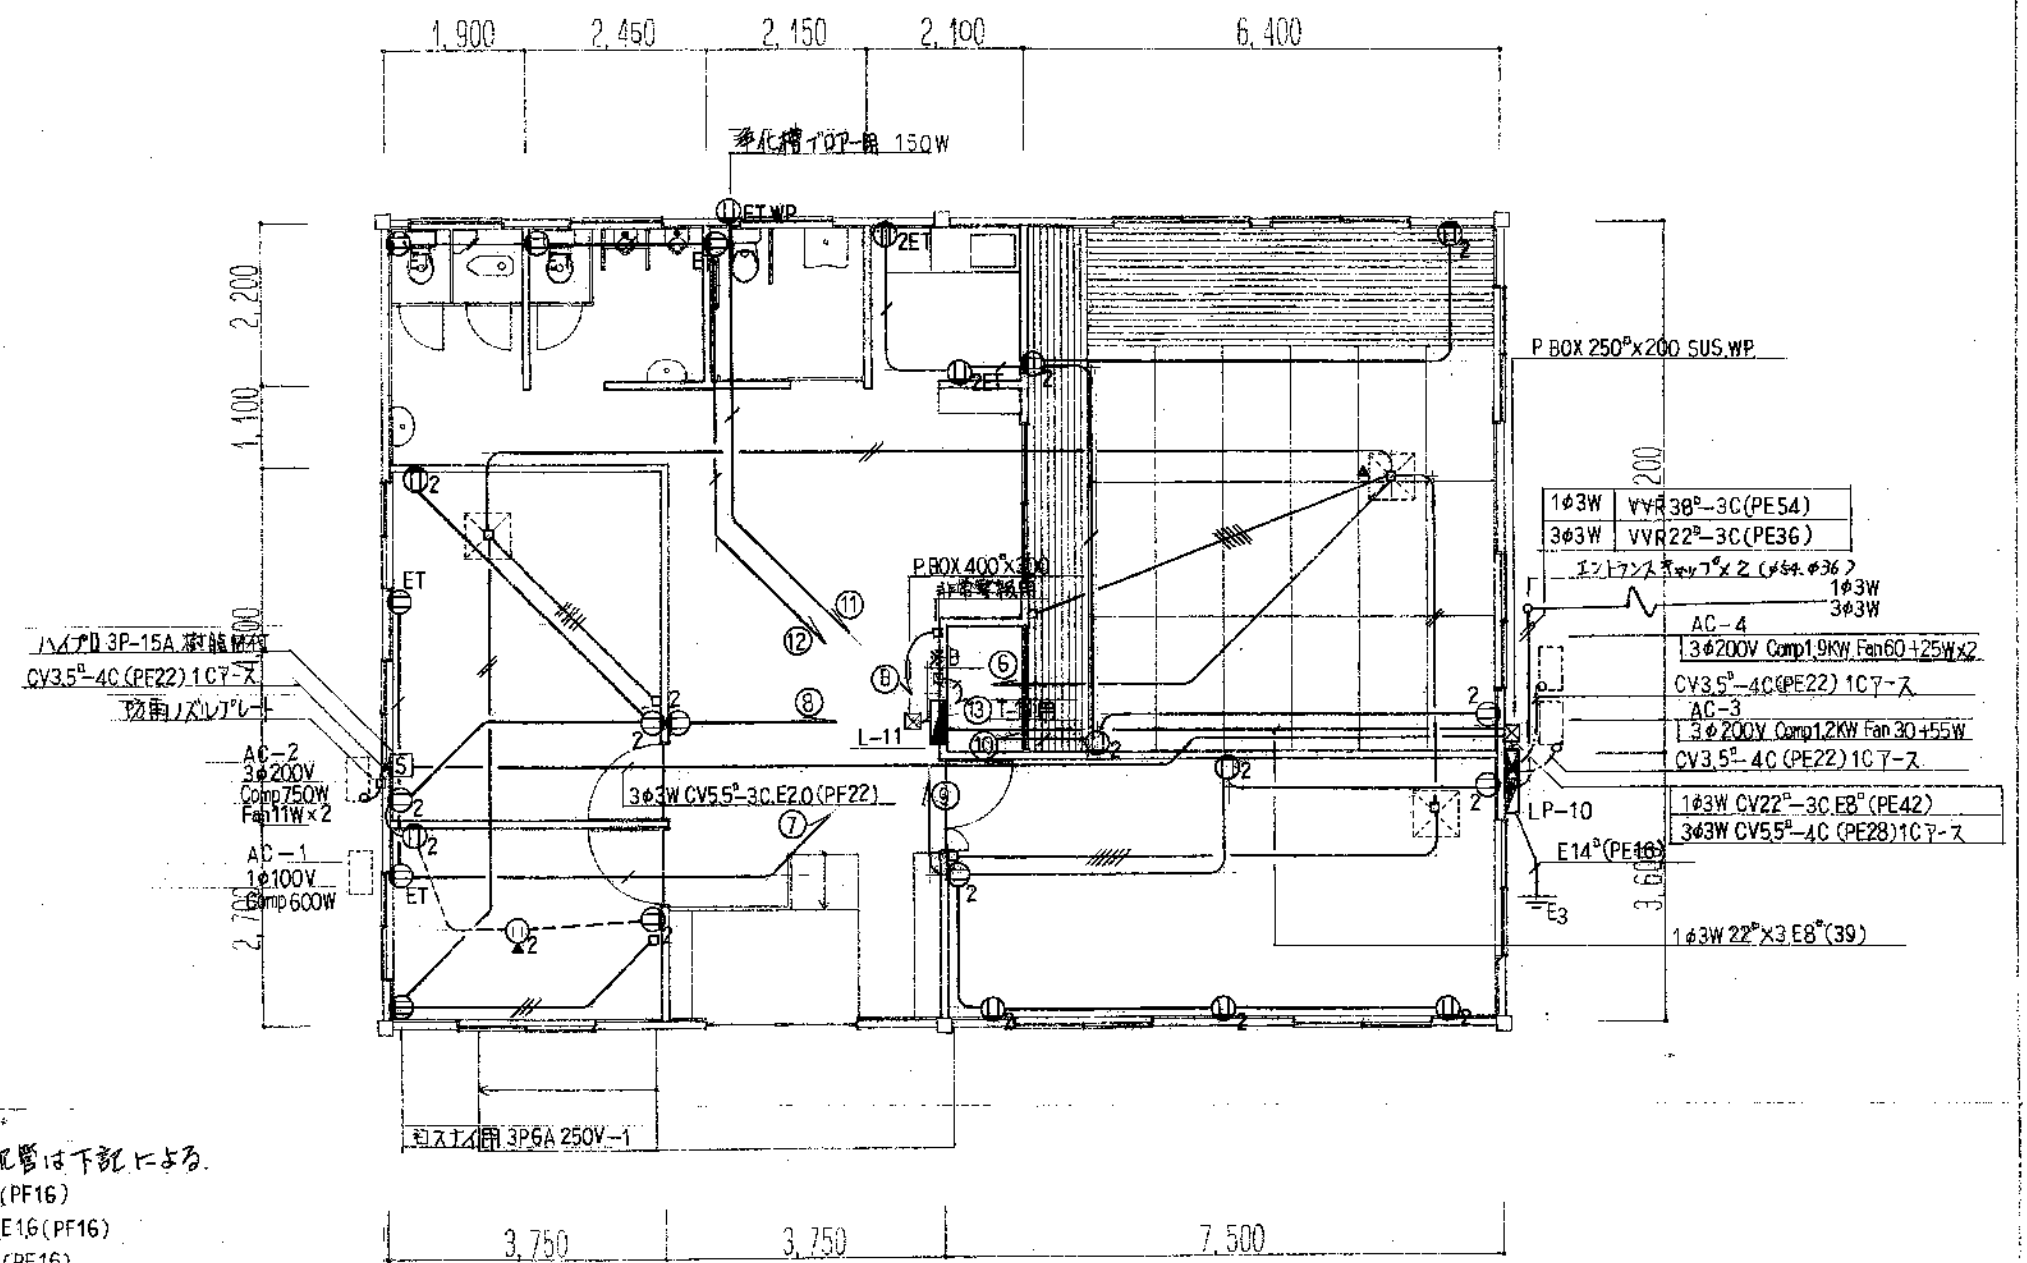

2.0 x 2 (PF16)	(8)
2.0 x 8 E16 (PF22)	(6)(7)(8)(9)
2.0 x 6 E20 (PF22)	(10)(11)(12)
— G — (PF22)	ヨビ


動力・海水設備平面図 1/100

電灯設備平面図 1/100

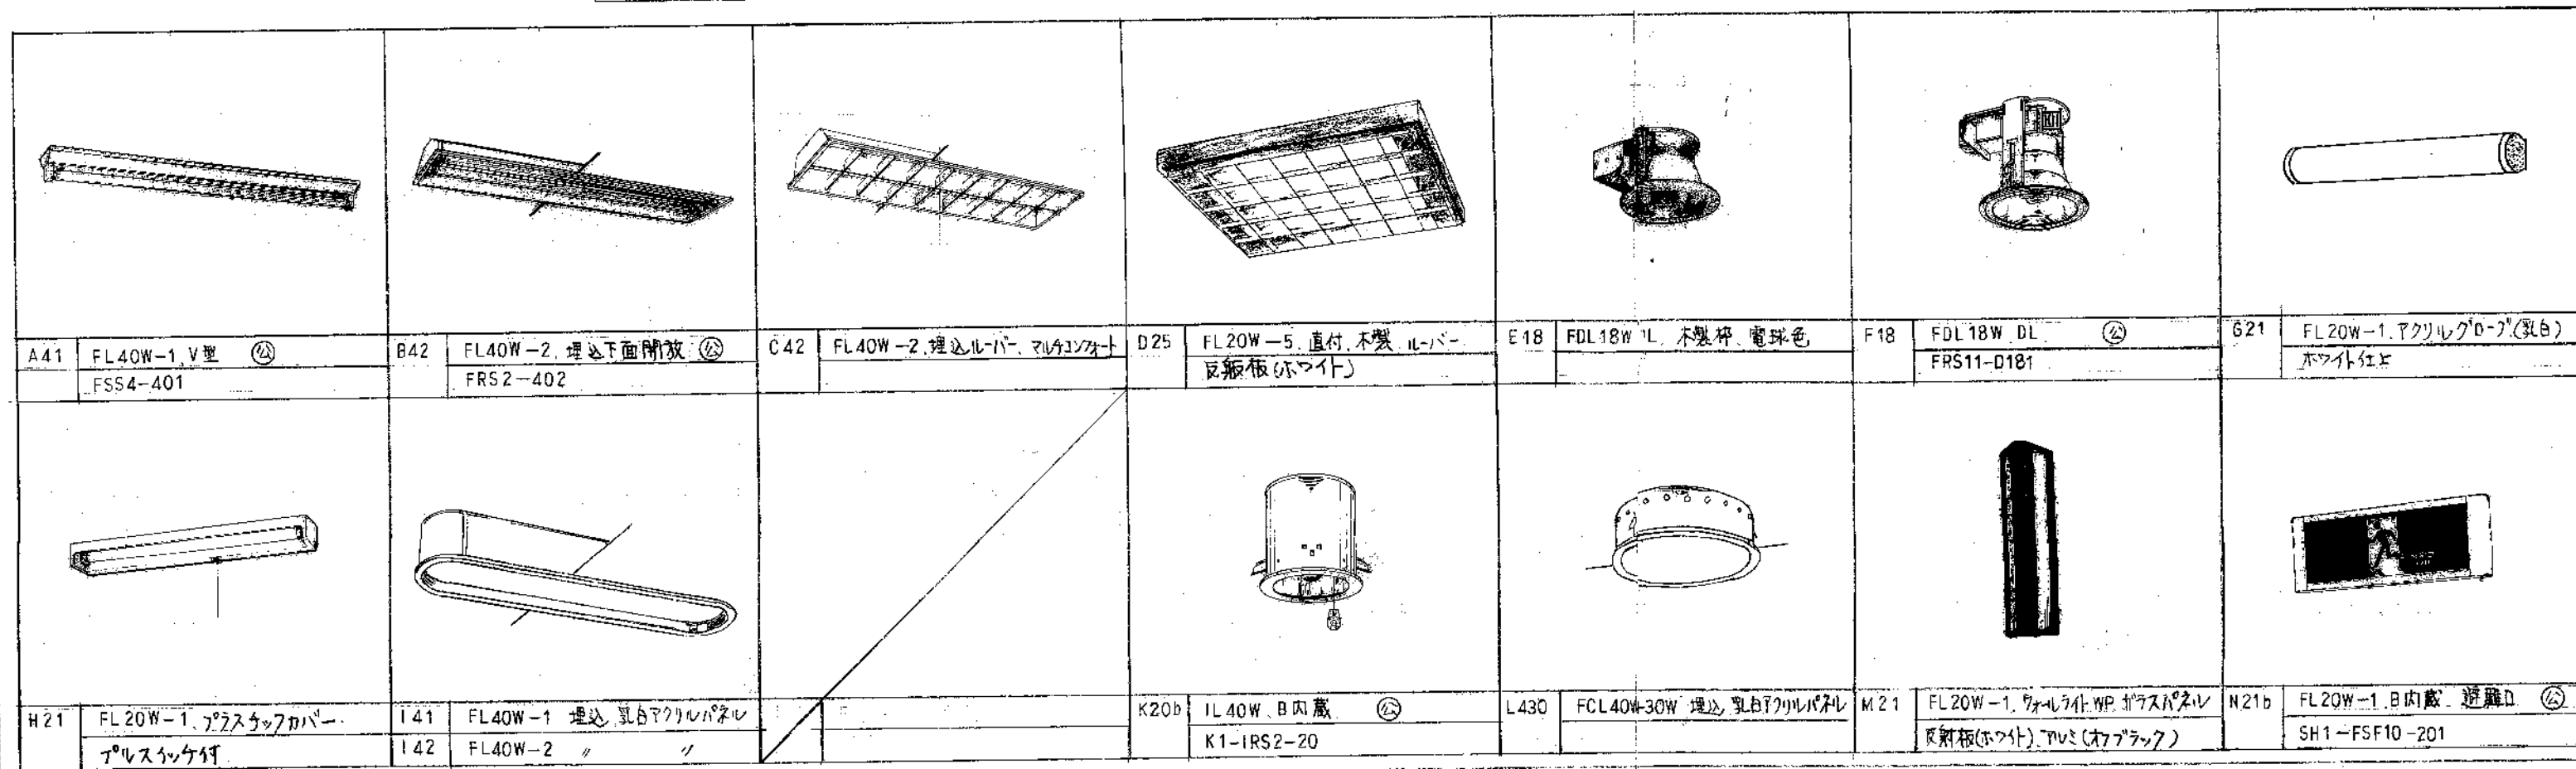


照明器具図


西郷老人懇		の家建設に伴う電気工事				
平成7年11月	図面名称	電灯動力工設備図 照明器具配置図				
3 - 2						
縮尺	課長	技監	課長補佐	係長	設計	
1/100						
豊橋市建築部建築課						

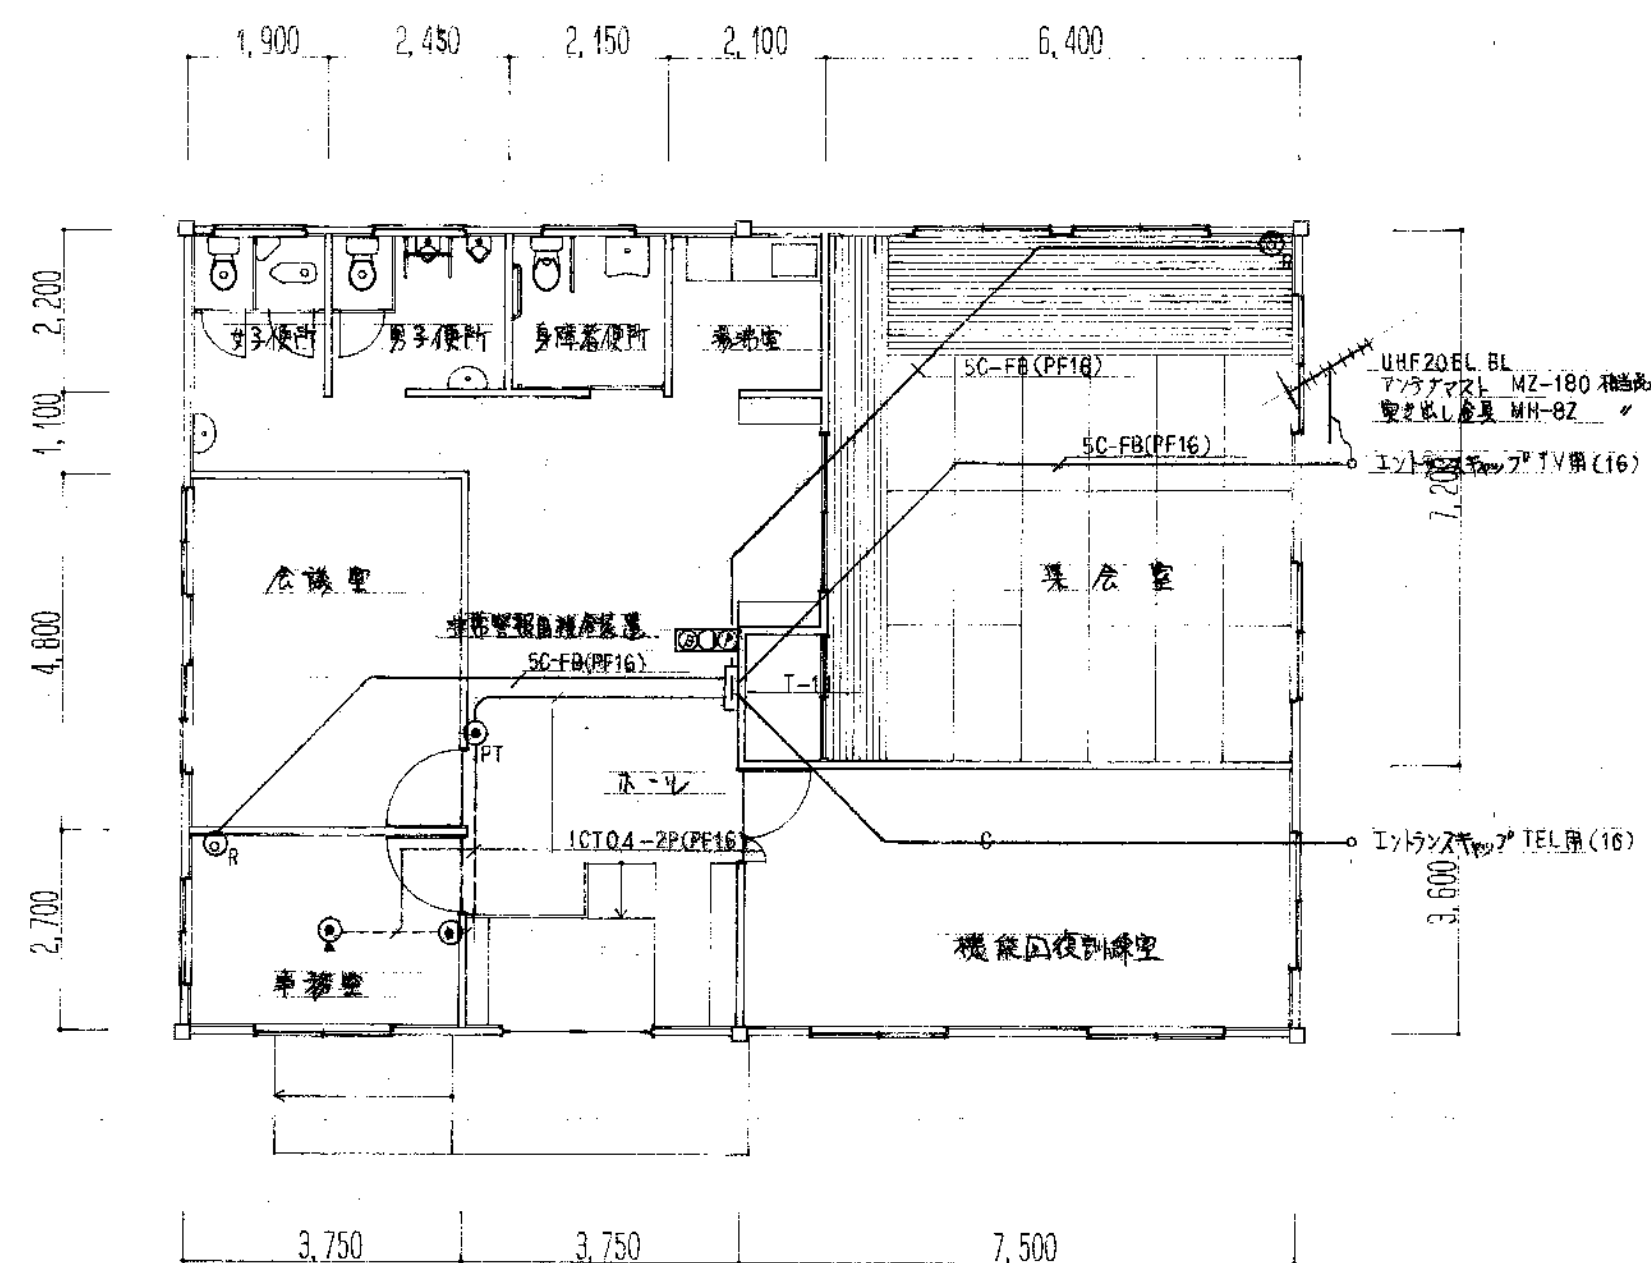

弱電設備平面図 1/100

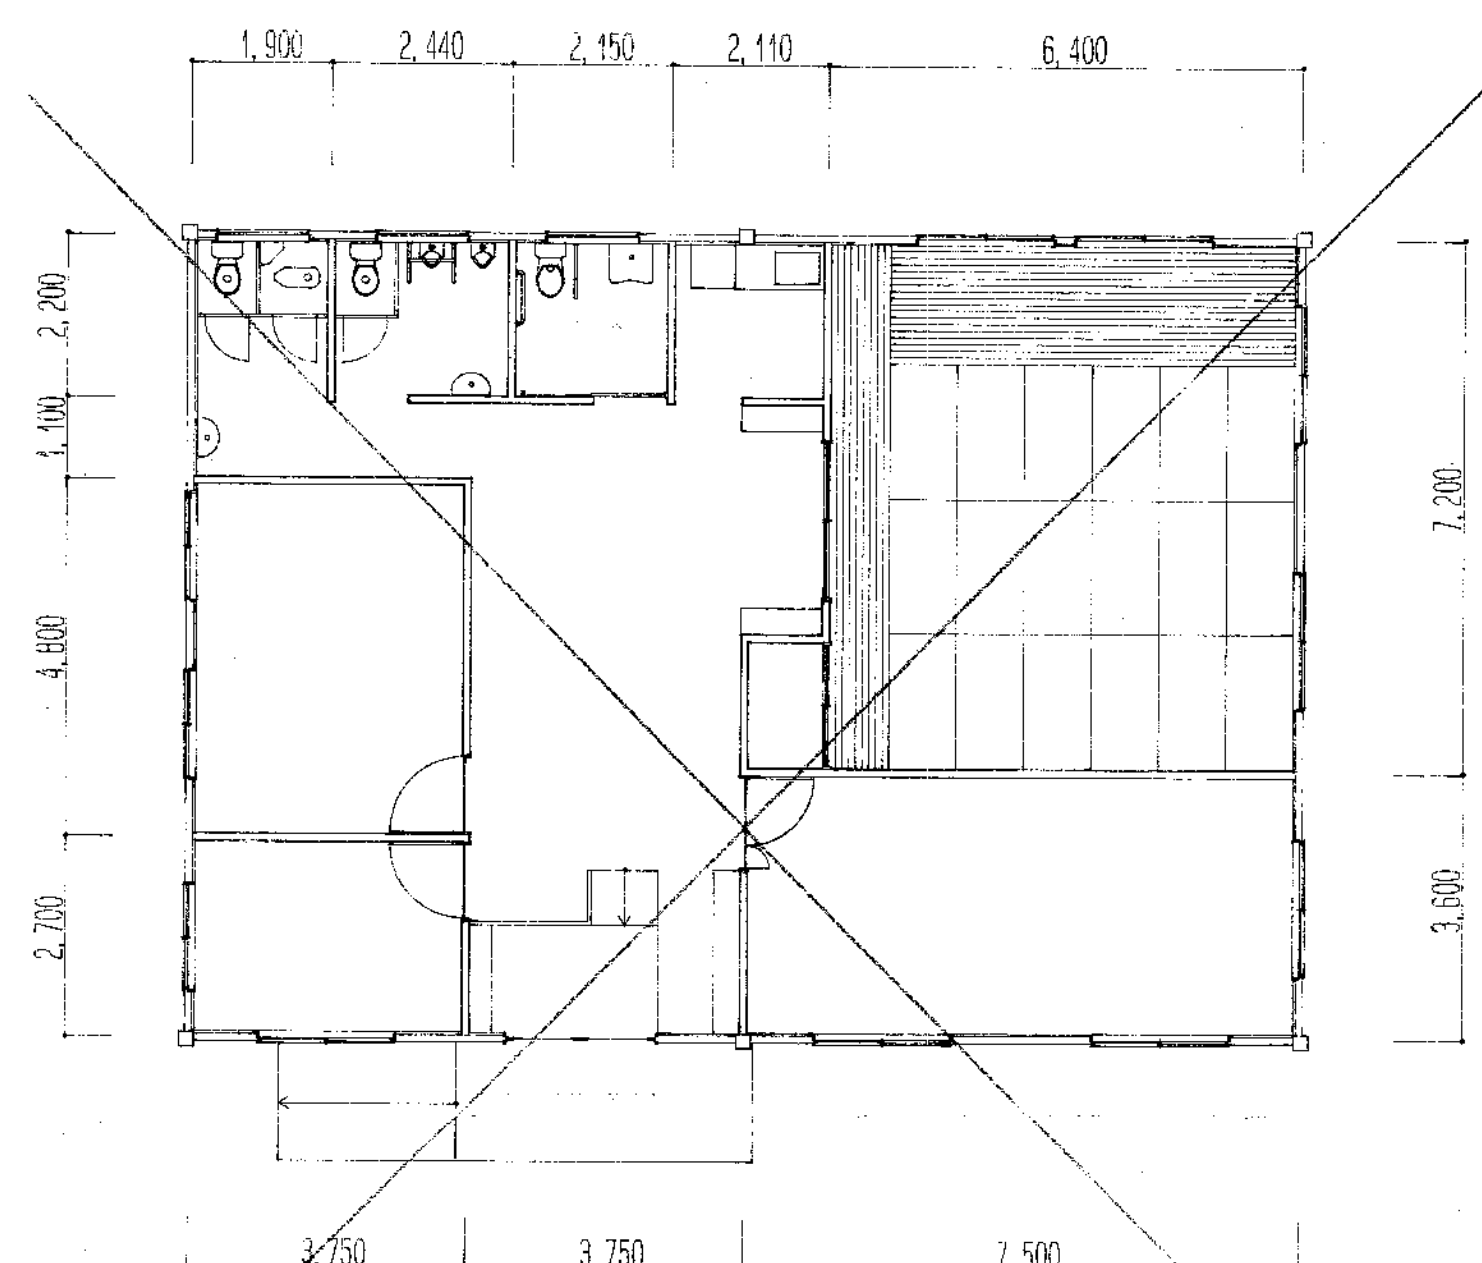

1/100

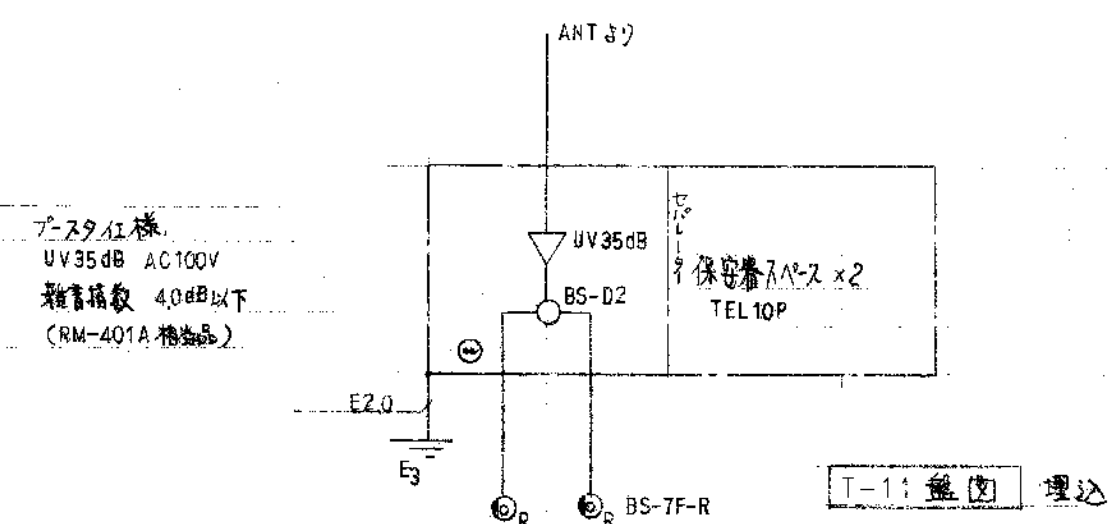

西郷老人憩いの家建設に伴う電気工事					
平成7年11月	図面名称	弱電設備図			
3 - 3	縮尺	課長	技監	設計	監理
1/100					
豊橋市建築部建築課					