




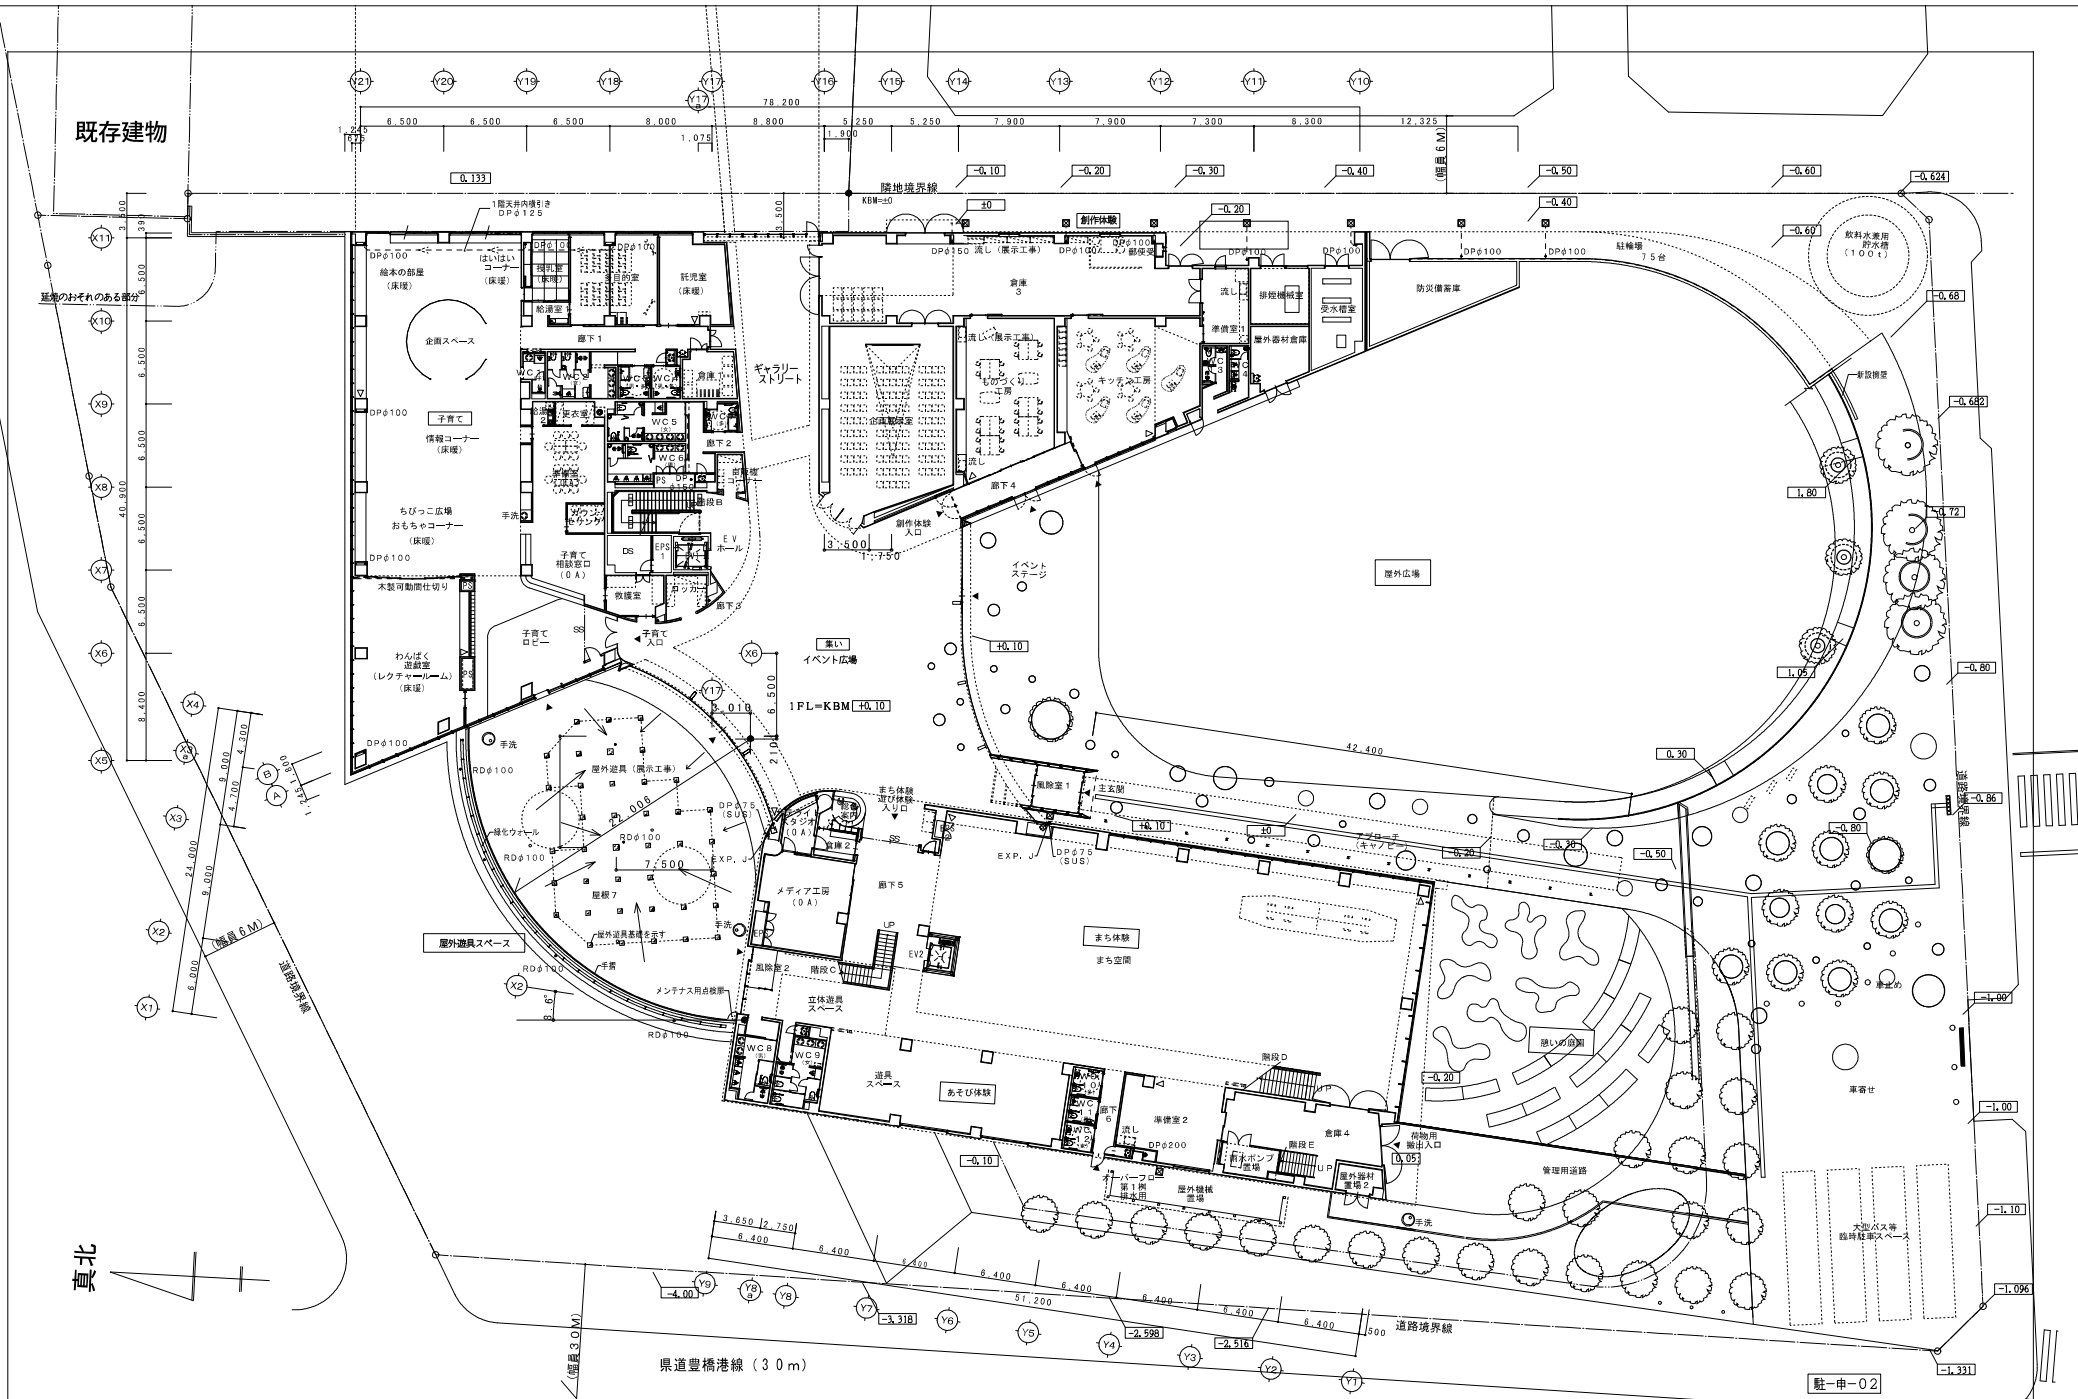

株式会社 山下設計 YAMASHITA SEKKEI INC.	一般建築士第86839号 川 本 博 貴 棟名 事項	特記 1. 特記無き限りDPはSGPとし、室内排水管は全て防露管（溶接継手）とする。 2. []はKBMからの高さとする	凡 例 1. 補助数水栓設備（閉鎖工事）を示す。 2. 雨水排水（雨水管） 3. 外部排水（排水） 4. イベント広場のものはOD-11と同じ枠の中に床タイル敷き込みとする。	5. ▲ 壁埋め込み式消火器置場を示す 6. ▲ 消火器置場自立タイプ位置を示す 7. 子育て等は部門名を示す	こども関連施設等（仮称） 建設工事	図面内容 1階平面図 縮尺 1/200	年度 18年 図面番号 1018 図名 建築意匠図
--	---	---	---	--	------------------------------	--	--

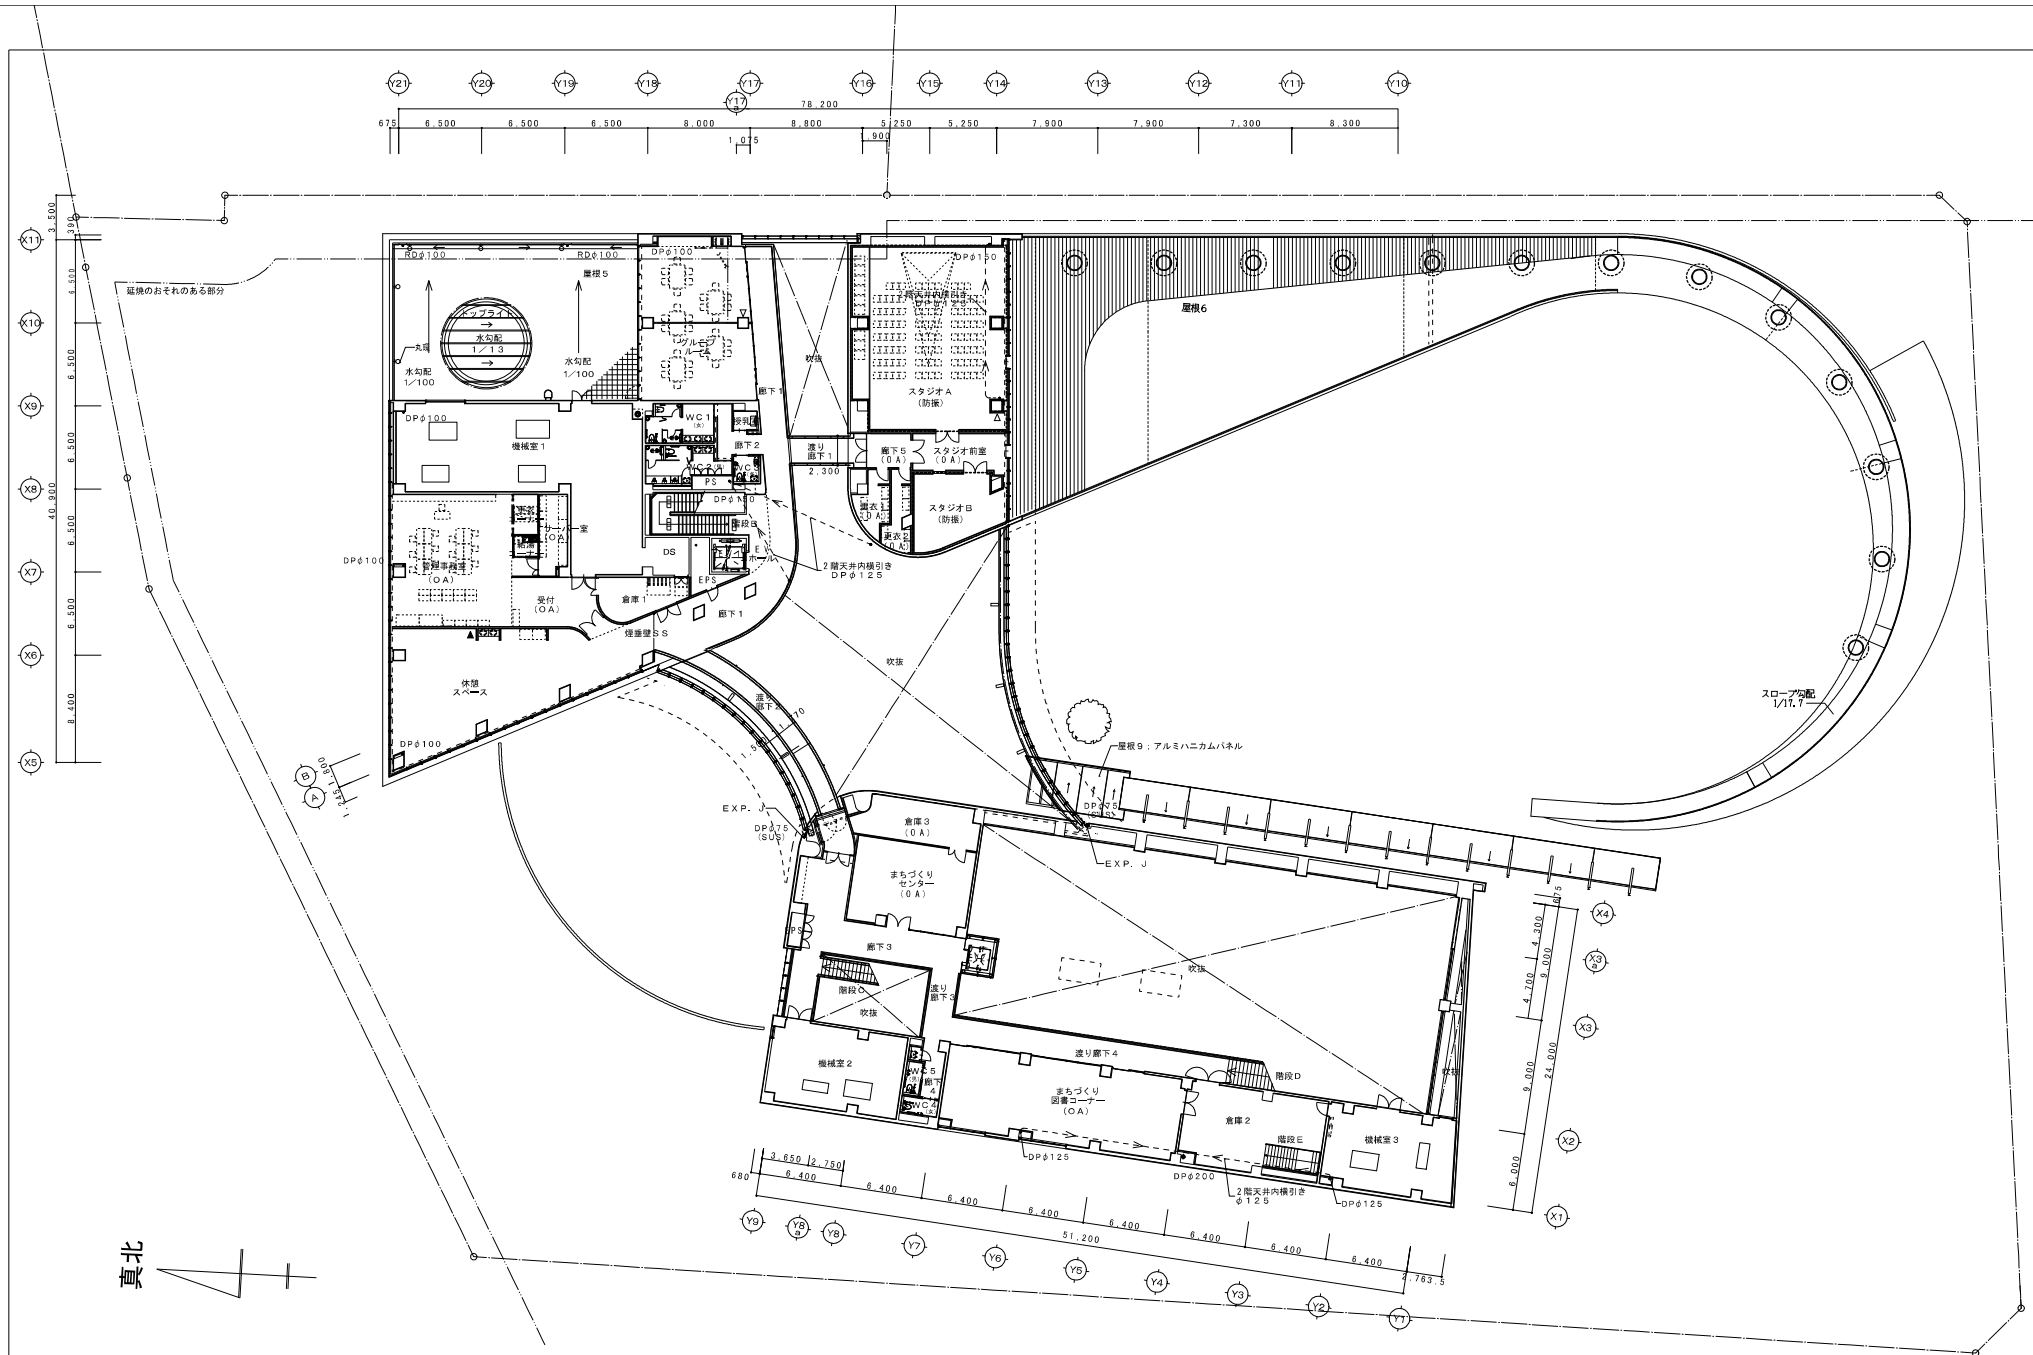

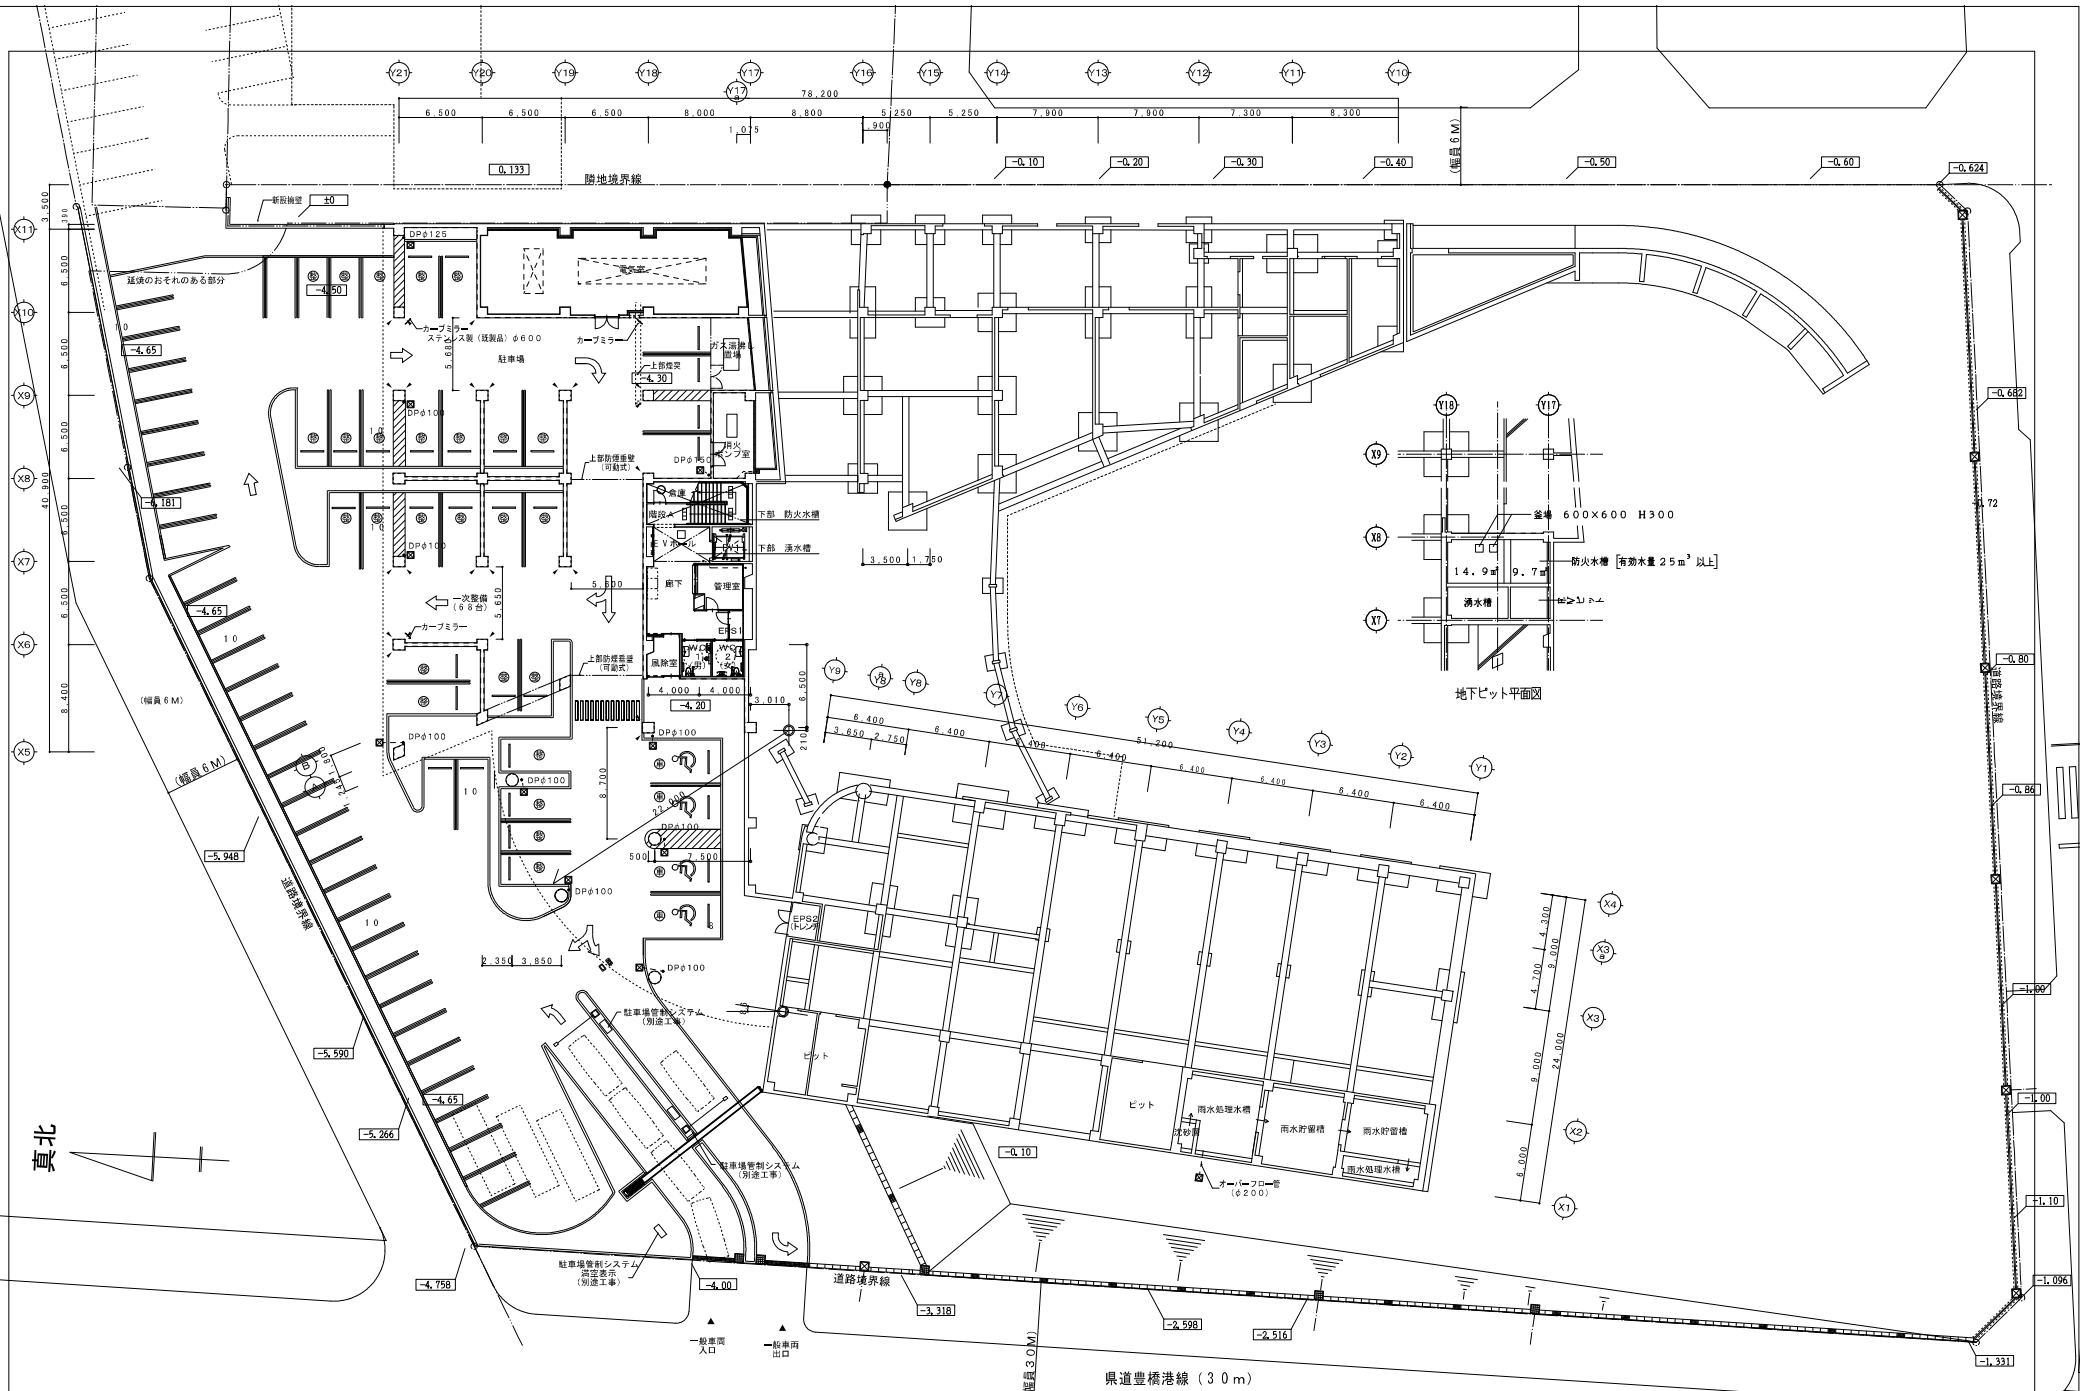

株式会社 山下設計 YAMASHITA SEKKEI INC.	一般建築士第86839号 川本 博 員 棟名 番地	特記 1. 特記無き限りDPはSGPとし、屋内排水管は全て防漏管（浴漏管）とする。 2. []はKBMからの高さを示す。 3. 駐車場整備地区指定の設置基準対象駐車スペース（2500×6000）を示す。 4. 車いす使用専用駐車スペース（3500×6000）を示す。	凡 例 1. 1, 123 補助排水施設（排水工事）を示す。 2. A コーナーガード取付位置を示す。 3. 雨水貯留（第1期）	4. ▲ 壁埋め込み式消火器置庫を示す。 5. △ 消火器置庫自立タイプ位置を示す。	こども関連施設等（仮称） 建設工事	図面内容 地下1階平面図 縮尺 1/200	平成 18 年 2 月 図面番号 1017 名称 建築意匠図
--	--	--	--	---	------------------------------	---	---